



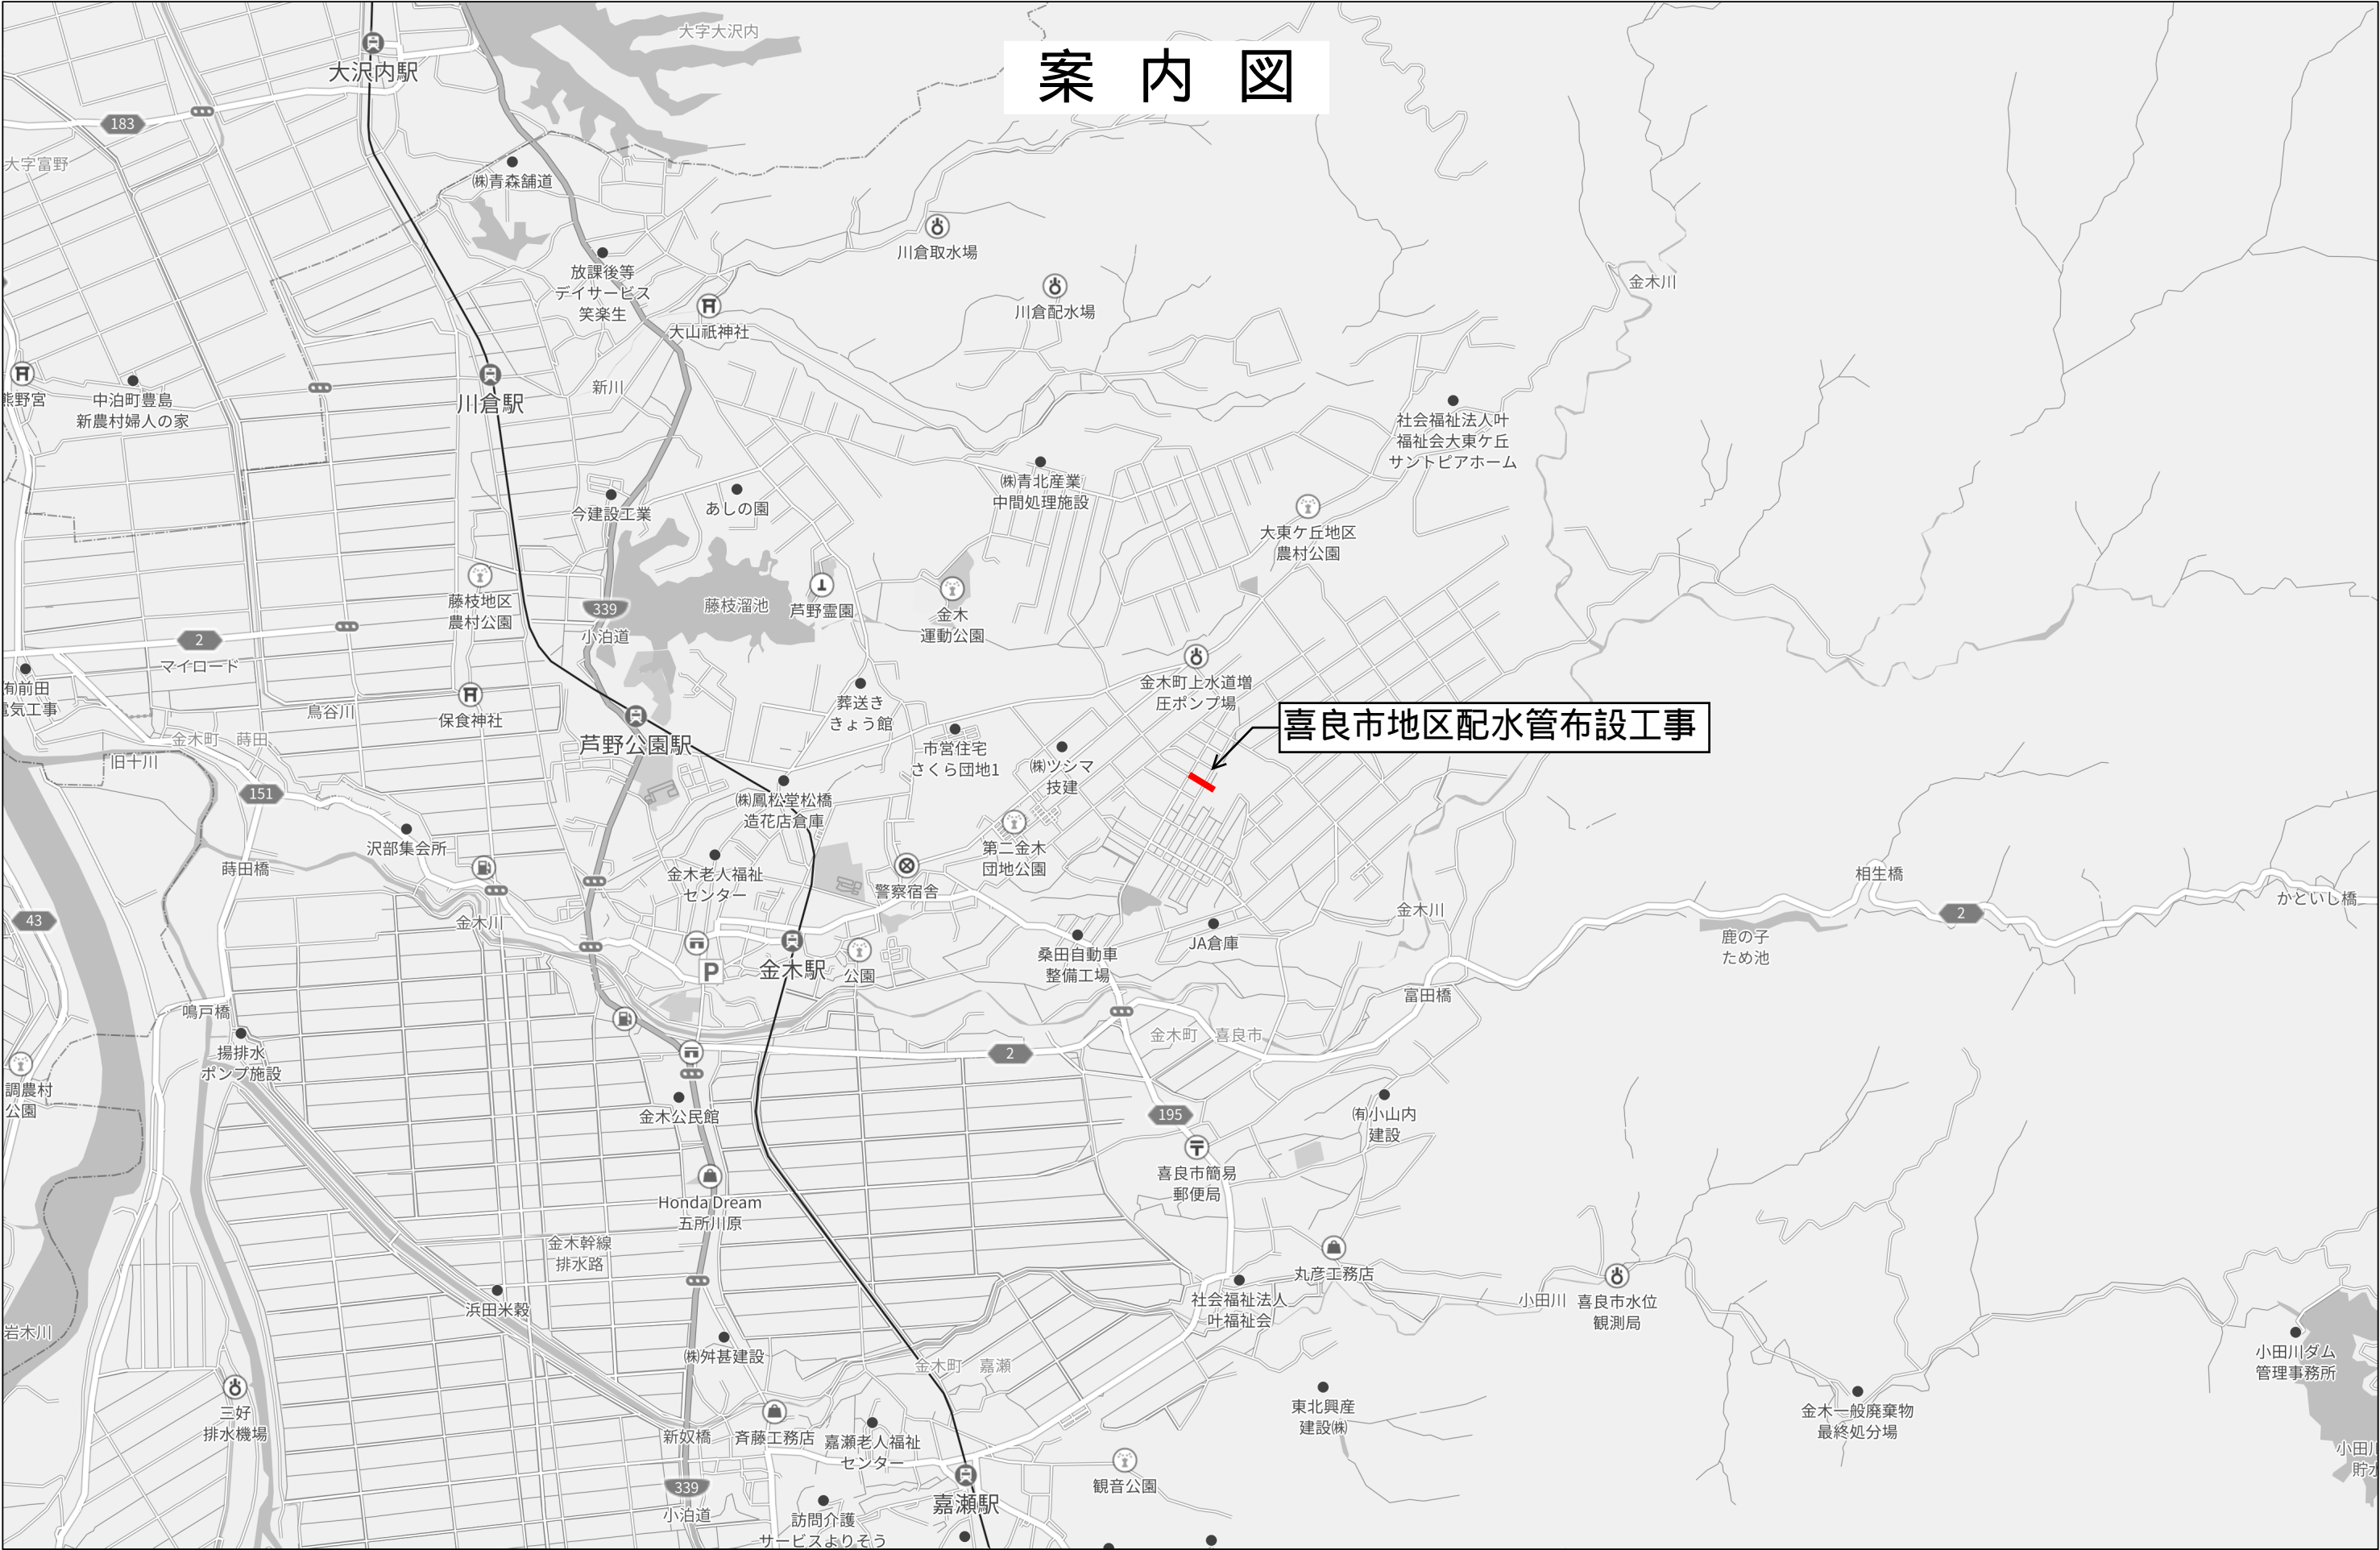


工事名	令和7年度 上水第6号 喜良市地区配水管布設工事		
図面種類	平面図		
縮尺	1:300		
図番	NO. 1 / 3	月	
番	号	日	
五所川原市上下水道部水道課			

平面図 S=1:300

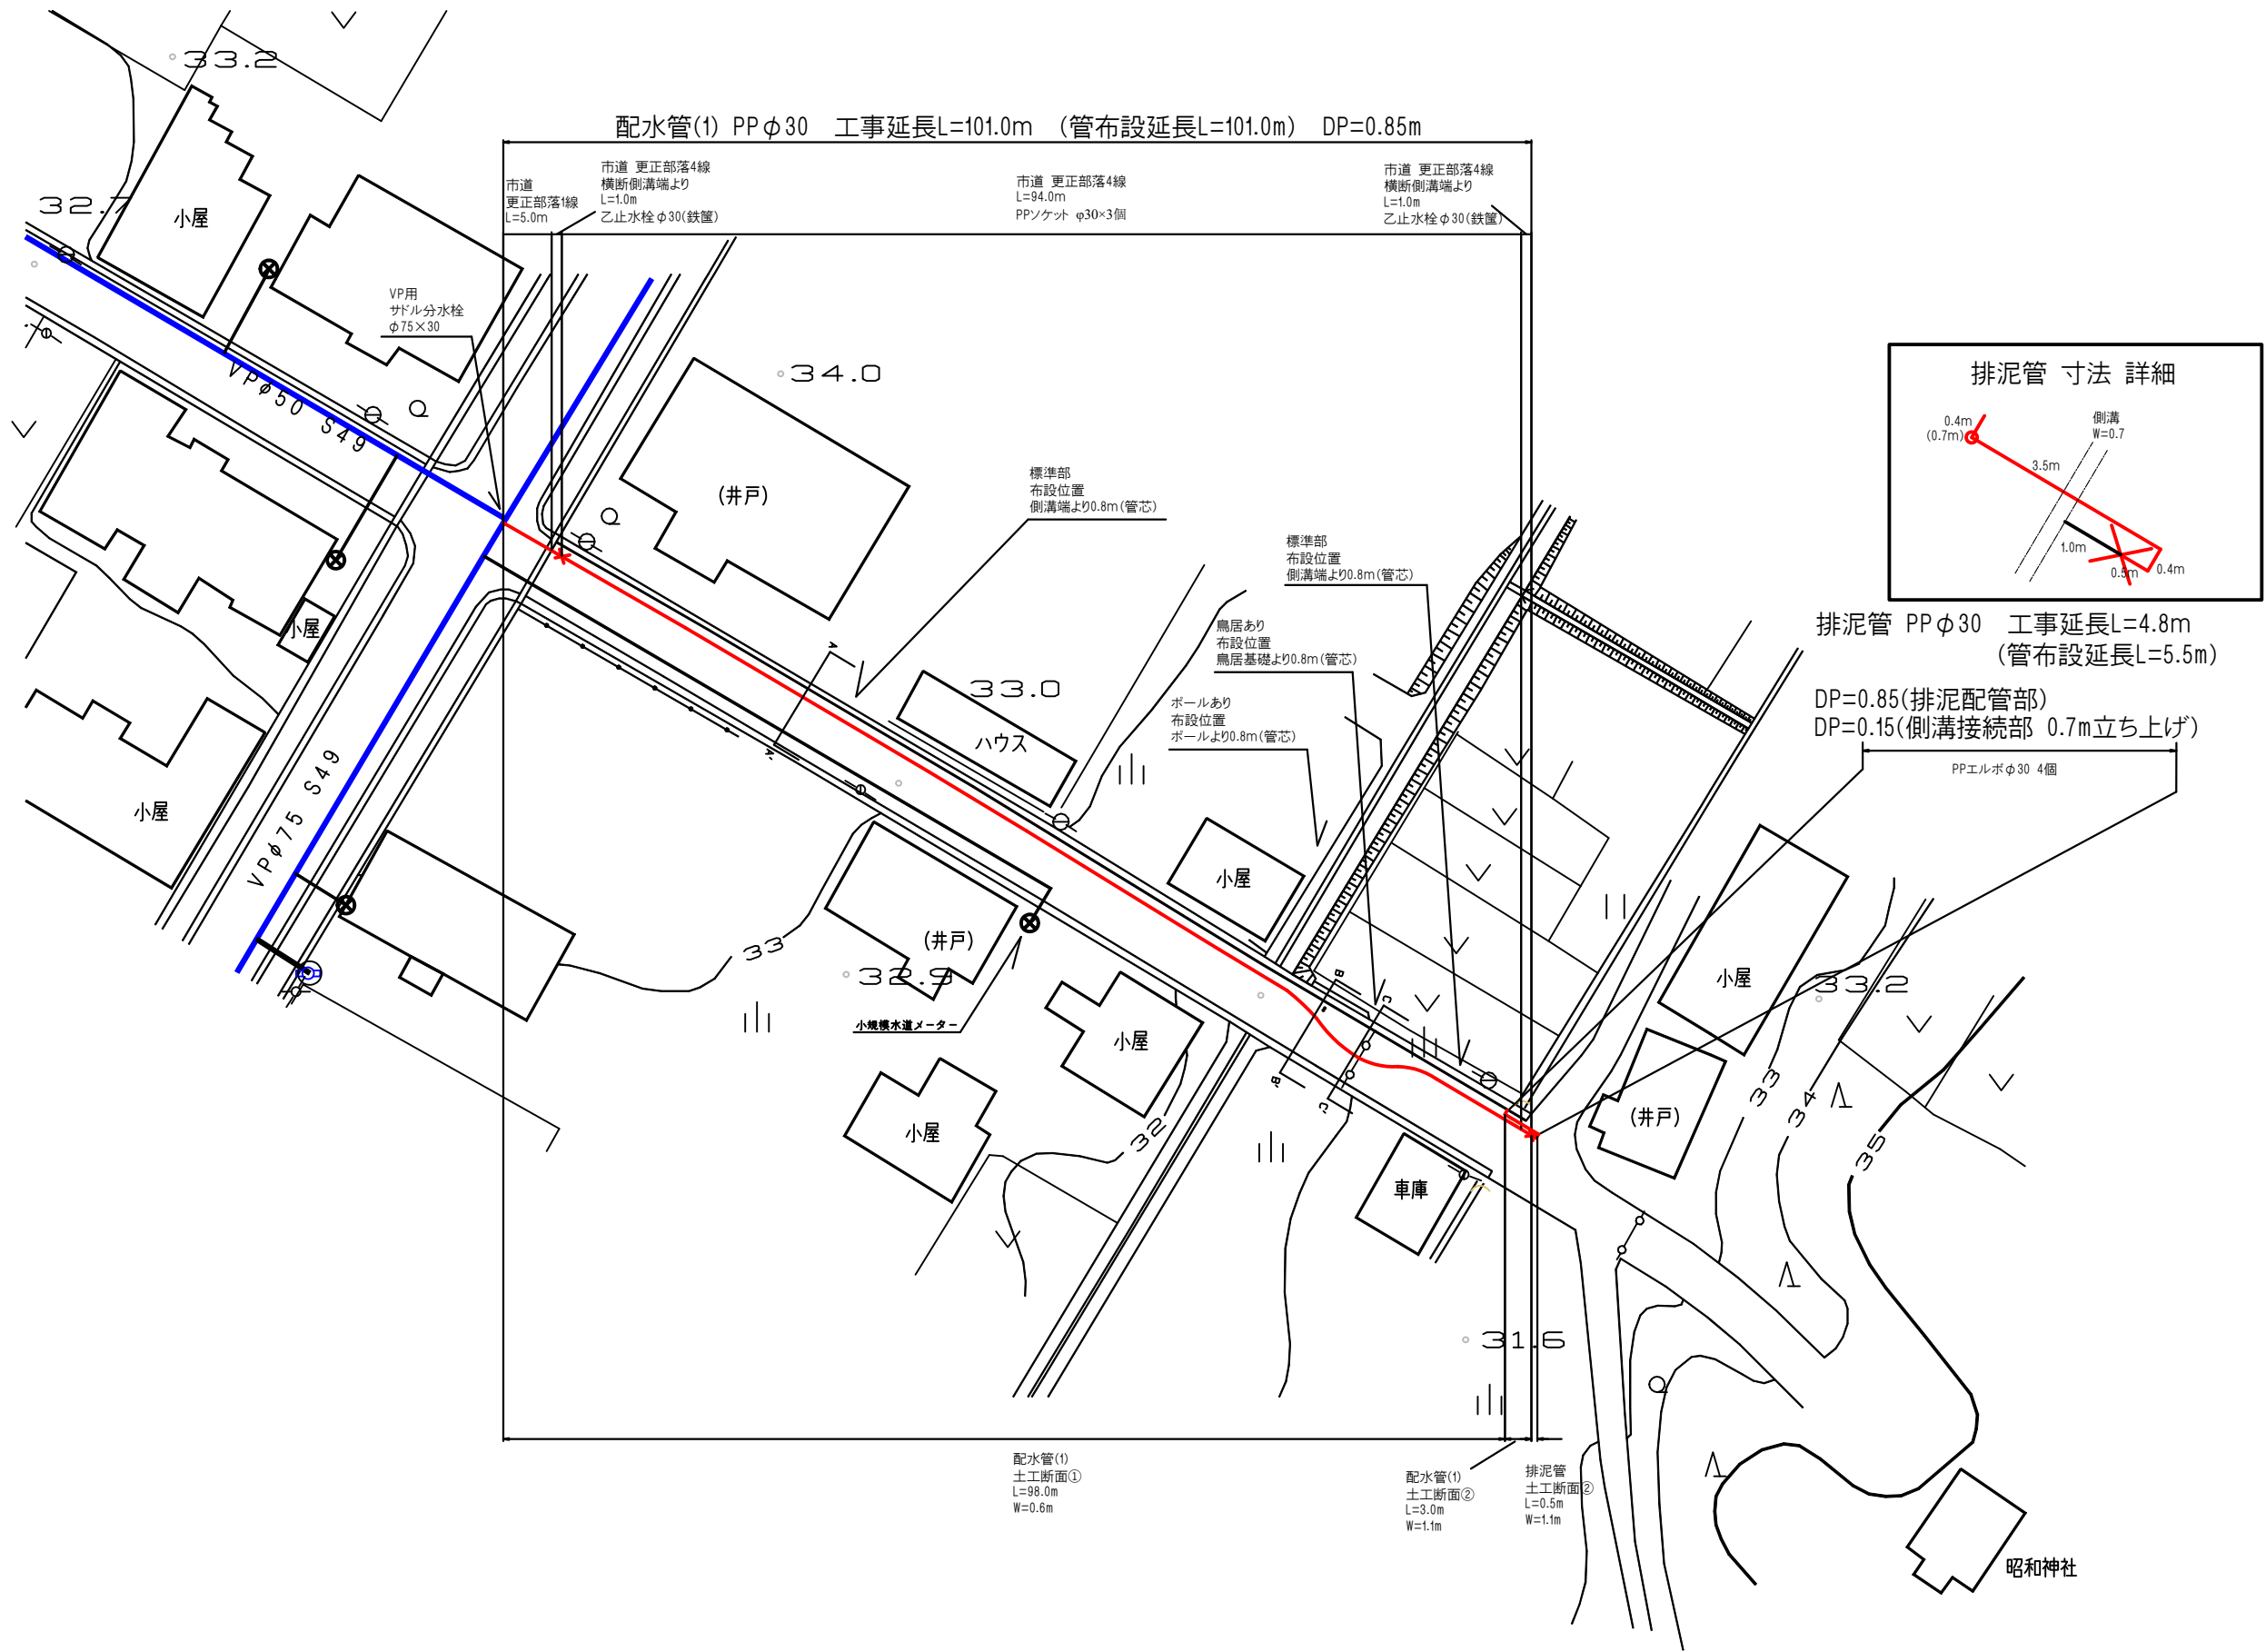

工事名	令和7年度 上水第6号 喜良市地区配水管布設工事				
図面 種 別	横断面				
縮 尺	1:15				
図 面 番 号	NO. 2 / 3	月 日			
五所川原市上下水道部水道課					



横断 ㊦ S=1:15

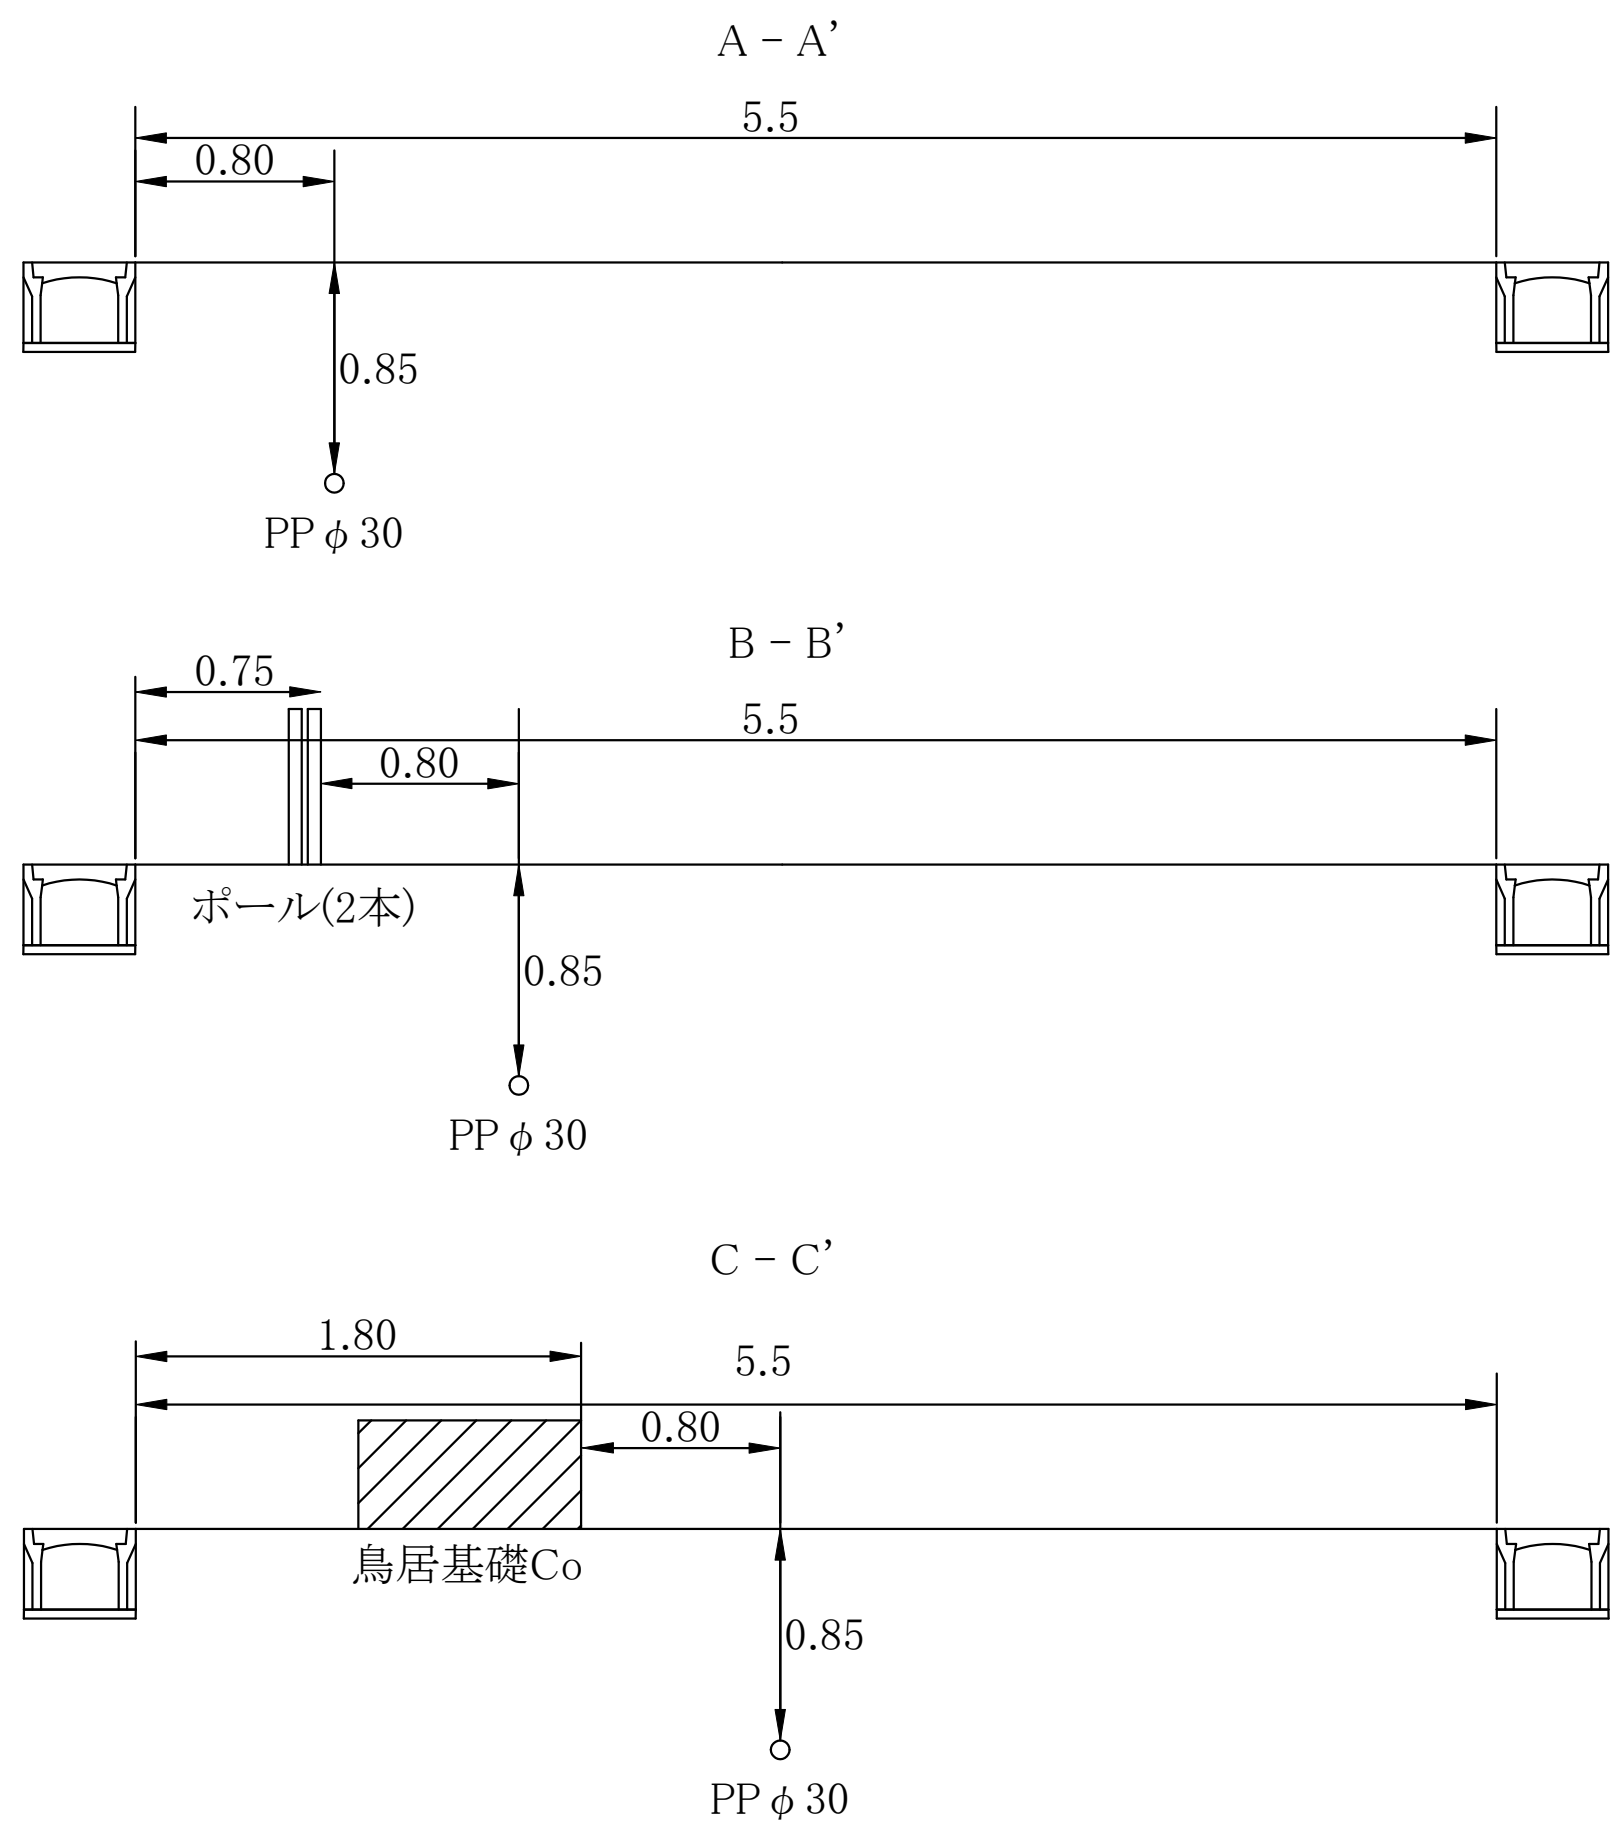


工事名	令和7年度 上水第6号 喜良市地区配水管布設工事				
図面種類	土工標準図・復旧標準図				
縮尺	Free				
図面番号	NO. 3 / 3	月			
五所川原市上下水道部水道課					

土工標準図・復旧標準図 S=Free

市道舗装道
更正部落1線、4線

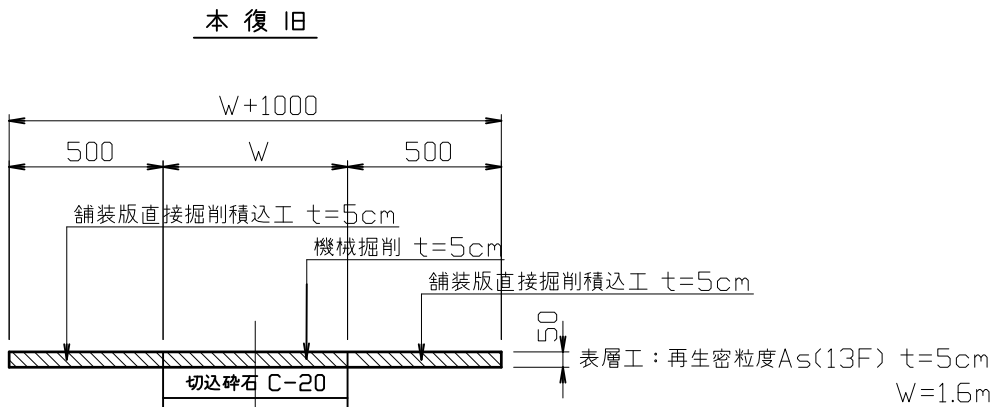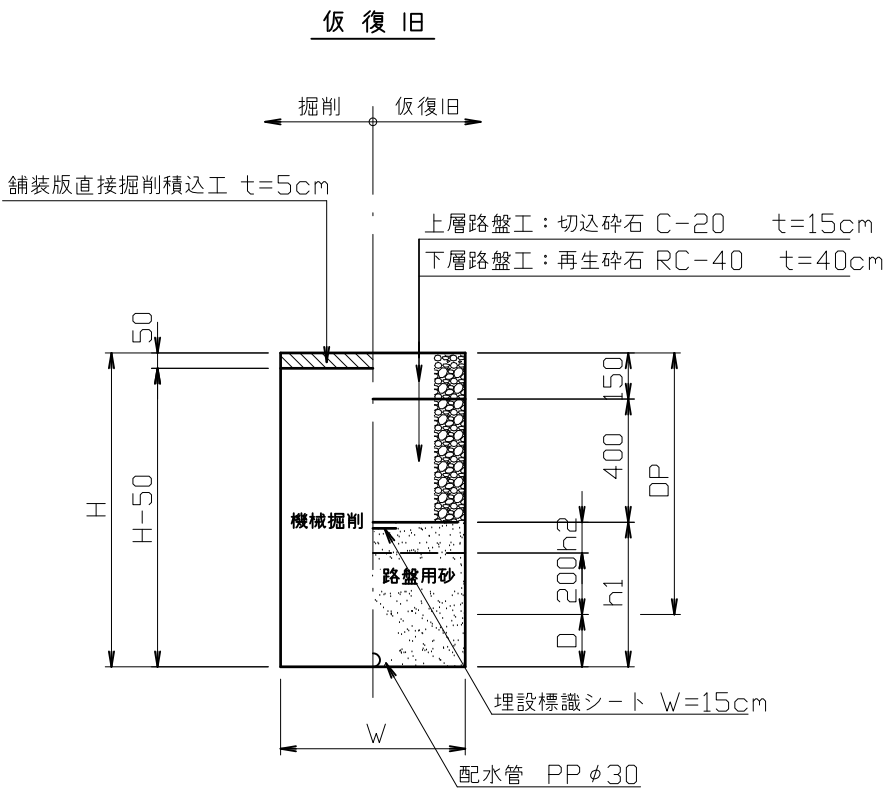

※土工断面①箇所

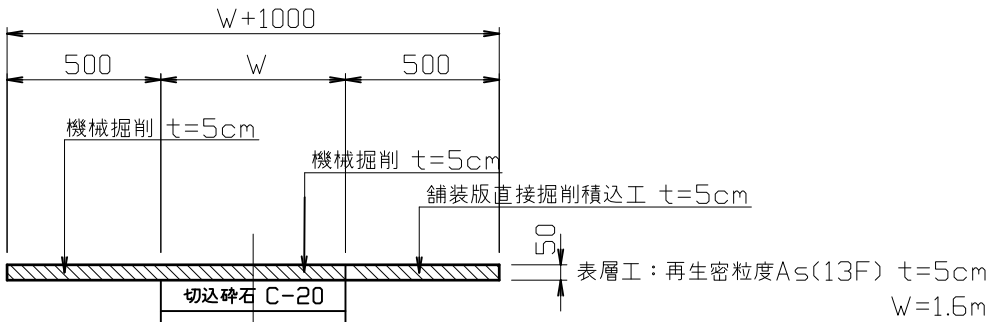

※土工断面②箇所

(単位：mm)

番号	管種	口径	D	DP	H	H-50	h1	h2	W
①	PP	φ30	40	850	890	840	340	100	600
②	PP	φ30	40	850	890	840	340	100	1100

※埋設標識シート W=15cm 管種 PP・・・ポリエチレン製アルミ箔入り 2倍折込

※②本復旧影響は車道側のみ施工