



工事名	令和8年度 横上水第1号 みどり町三丁目地区配水管布設替工事(ゼロ市債)		
図面種別	平面図		
縮尺	1:450		
図面番号	NO. 1 / 7	月	日
五所川原市上下水道部水道課			

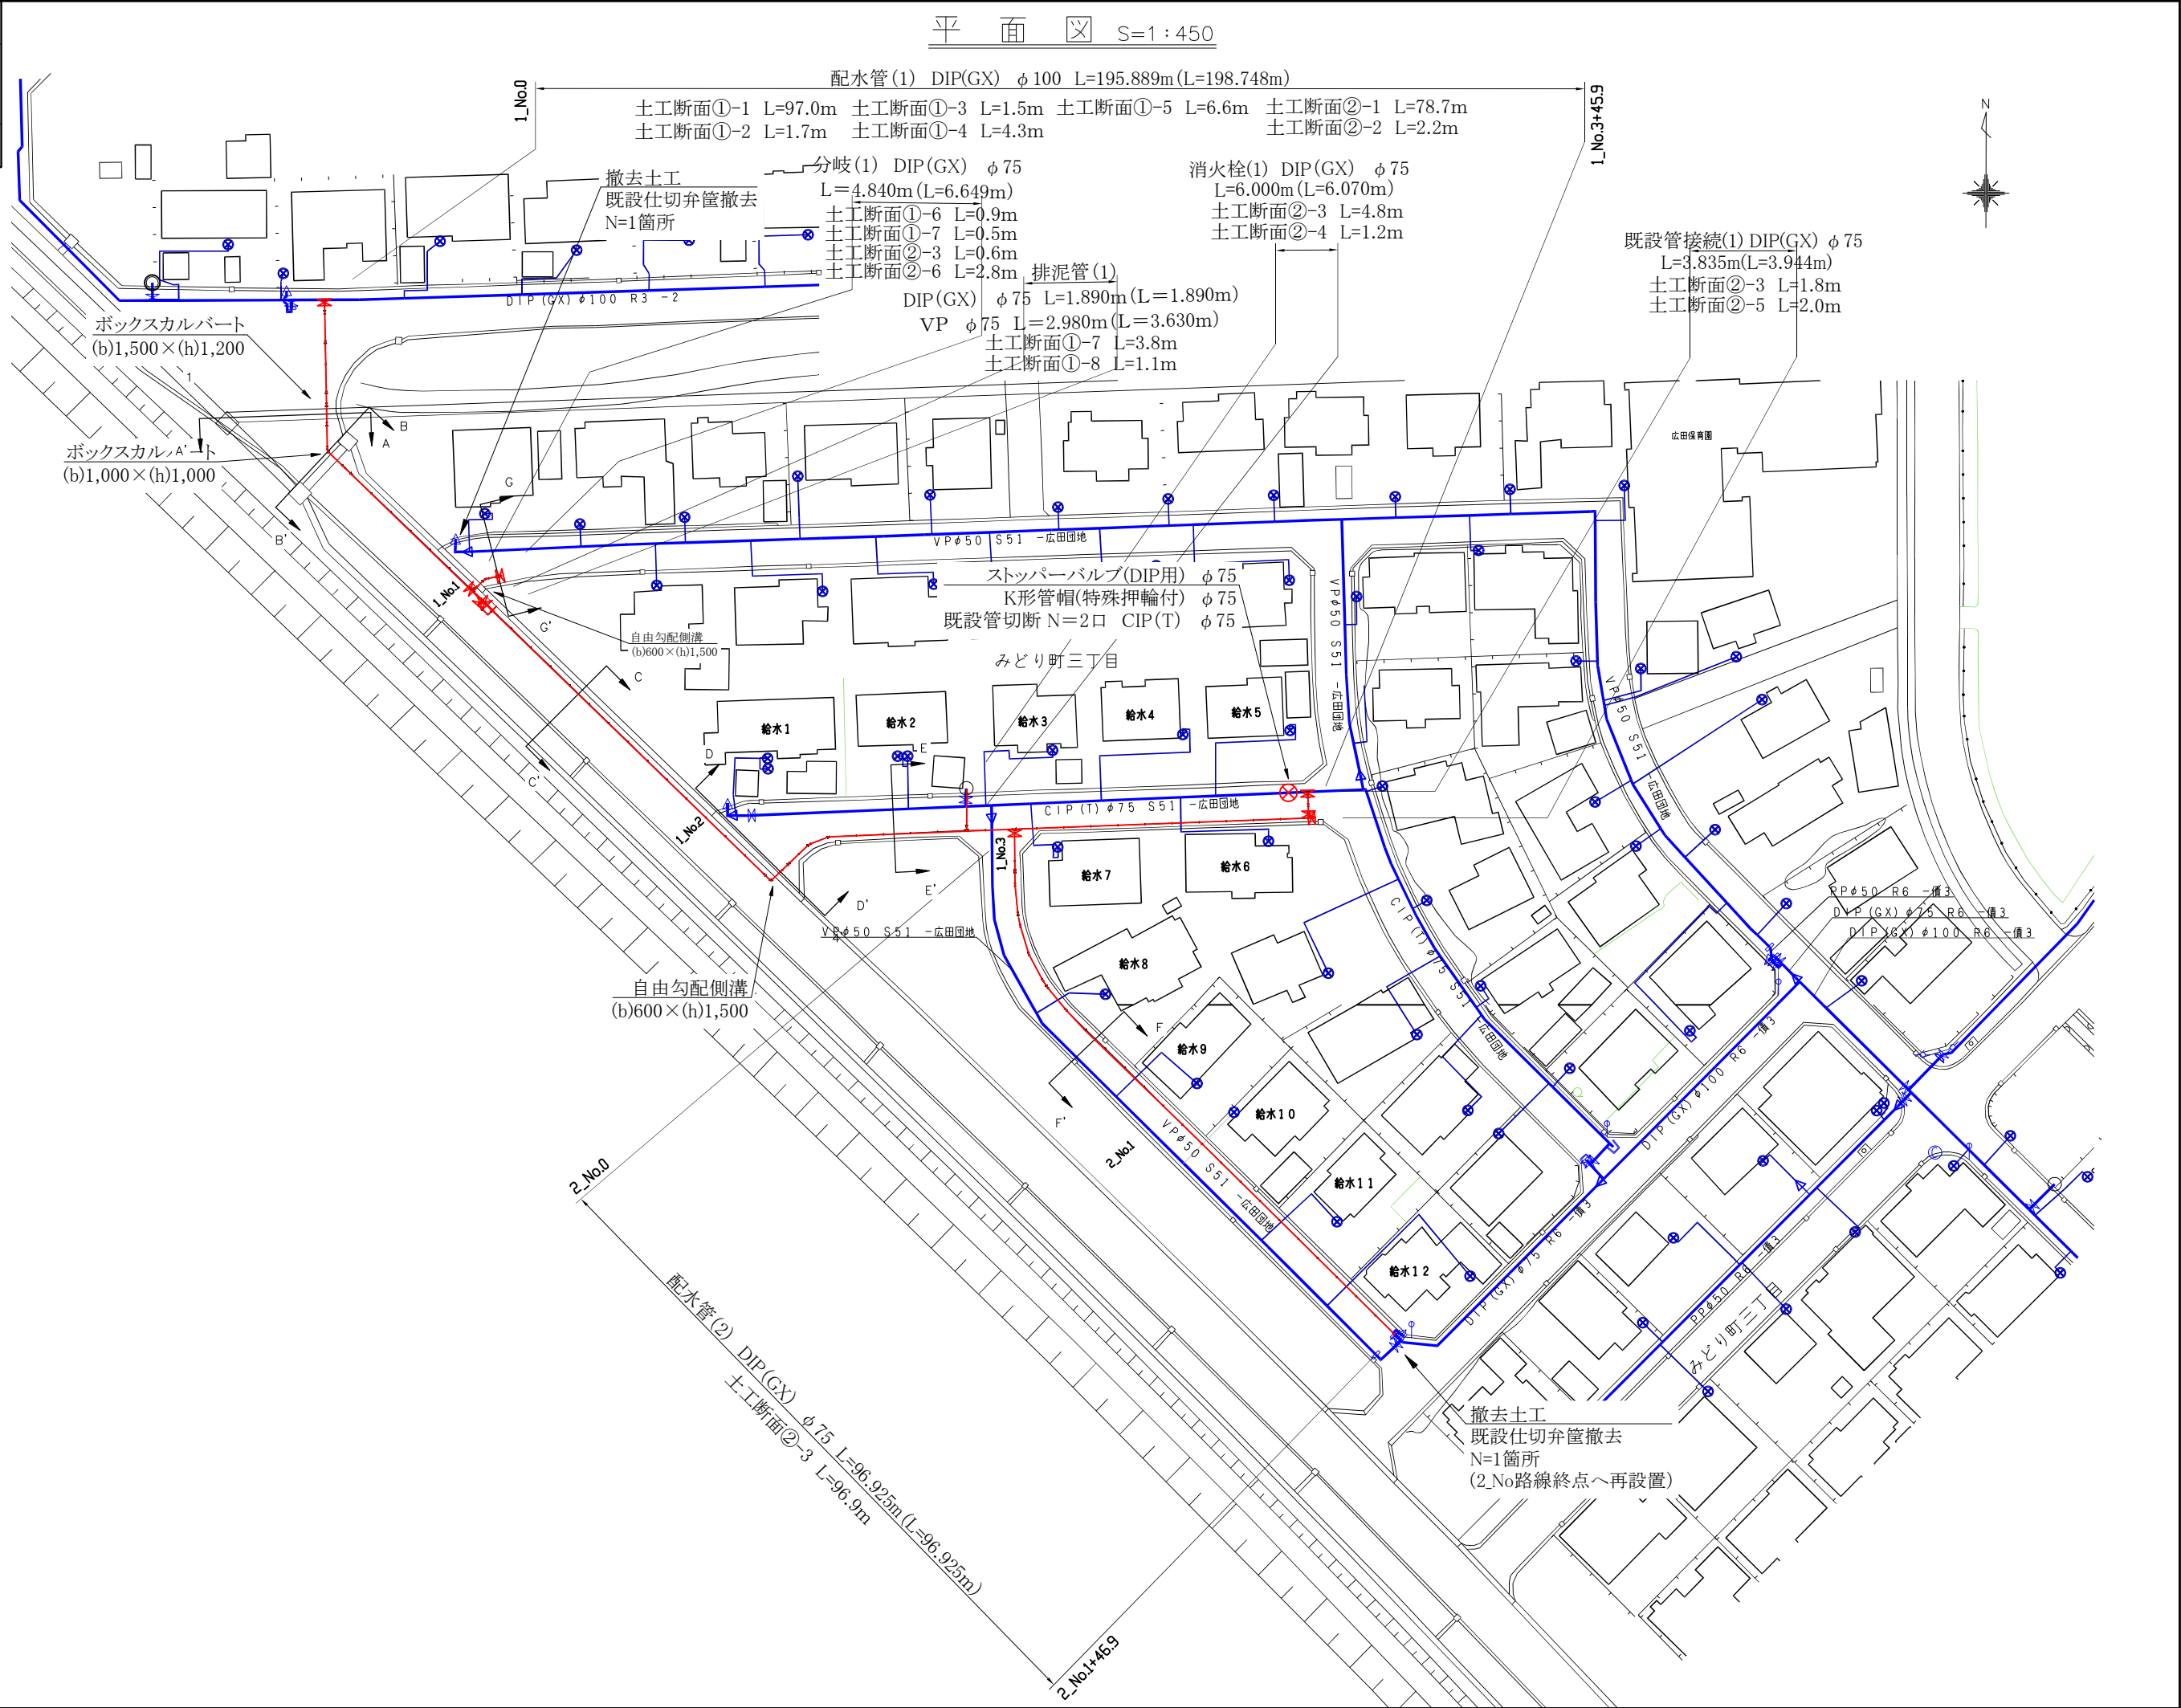

工事名	令和8年度 横上水第1号 みどり町三丁目地区配水管布設替工事(ゼロ市債)				
図面 種別	横断面				
縮尺	1:40				
図面 番号	NO. 2 / 7	月		日	
五所川原市上下水道部水道課					

横断 ☒ S=1 : 40

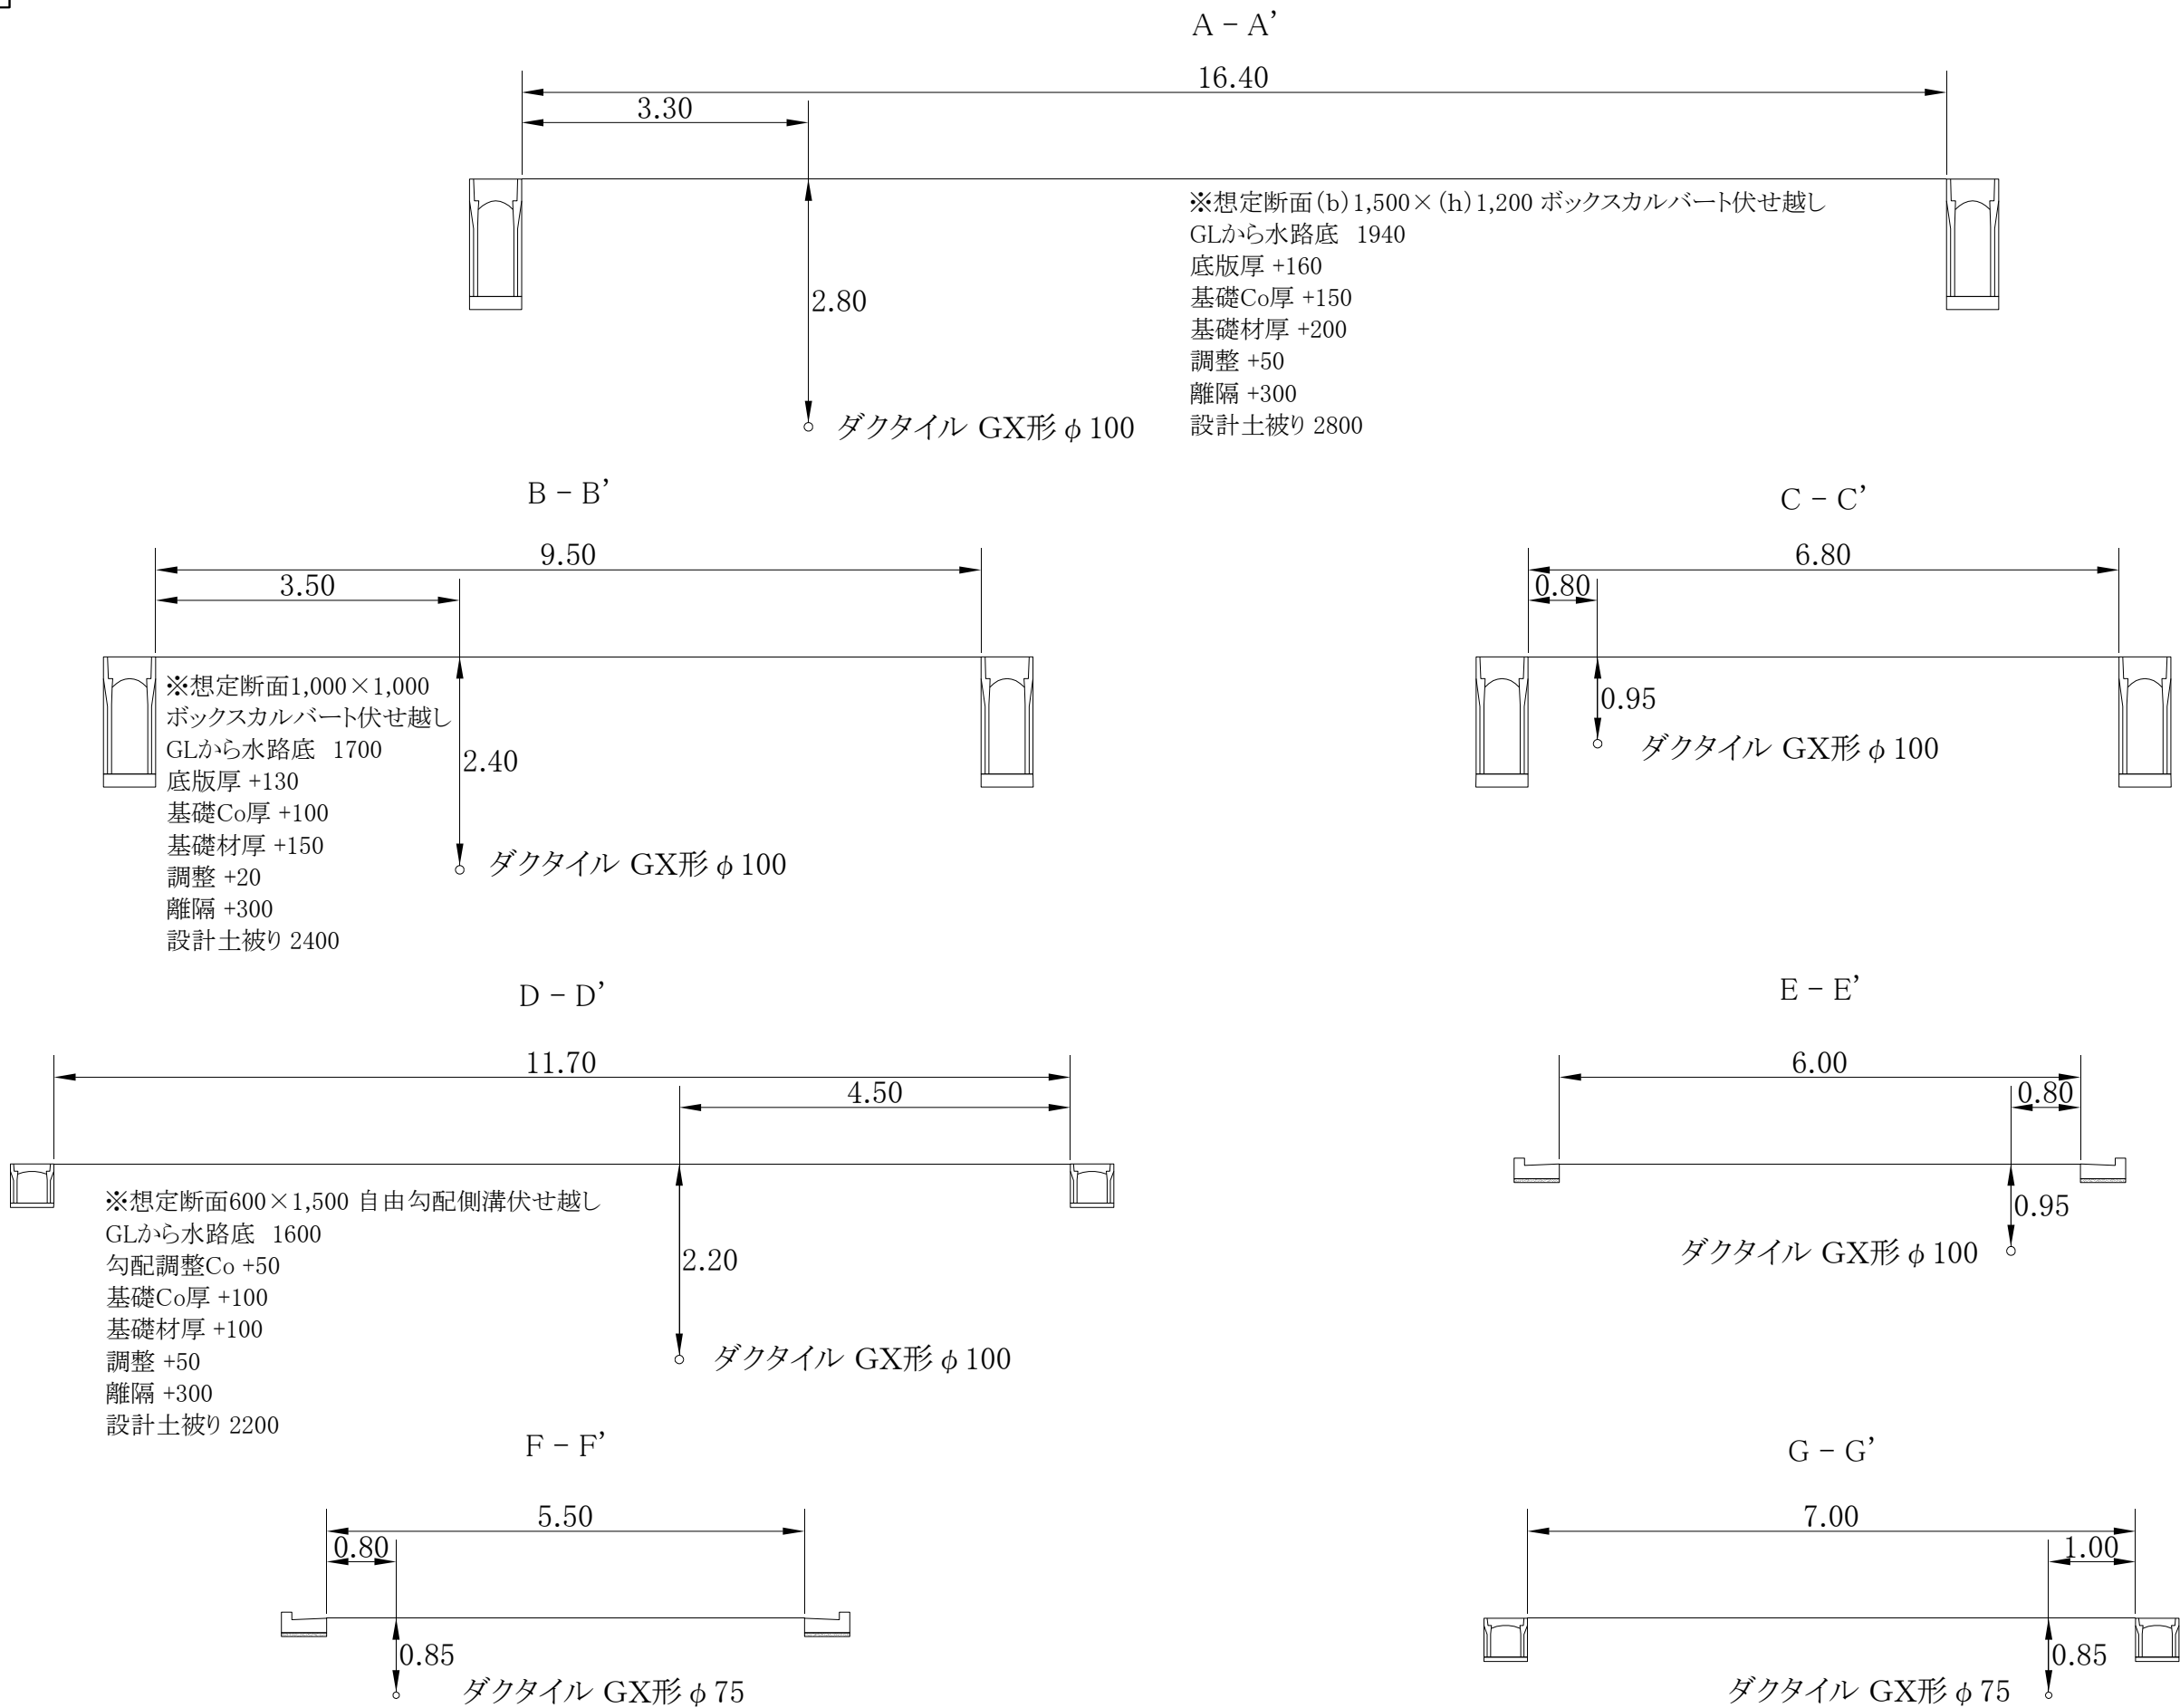


工事名	令和8年度 債上水第1号 みどり町三丁目地区配水管布設替工事(セロ市債)			
図 種 別	管創図 (1)			
縮 尺	free			
図 面 番 号	NO. 3 / 7	月 日		

五所川原市上下水道部水道課


管割図 (1) S=Free

配水管(1) DIP(GX) $\phi 100$ L=195.889m(L=198.748m)

土工断面①-1 L=97.0m 土工断面①-3 L=1.5m 土工断面①-5 L=6.6m 土工断面②-1 L=78.7m
土工断面①-2 L=1.7m 土工断面①-4 L=4.3m 土工断面②-2 L=2.2m

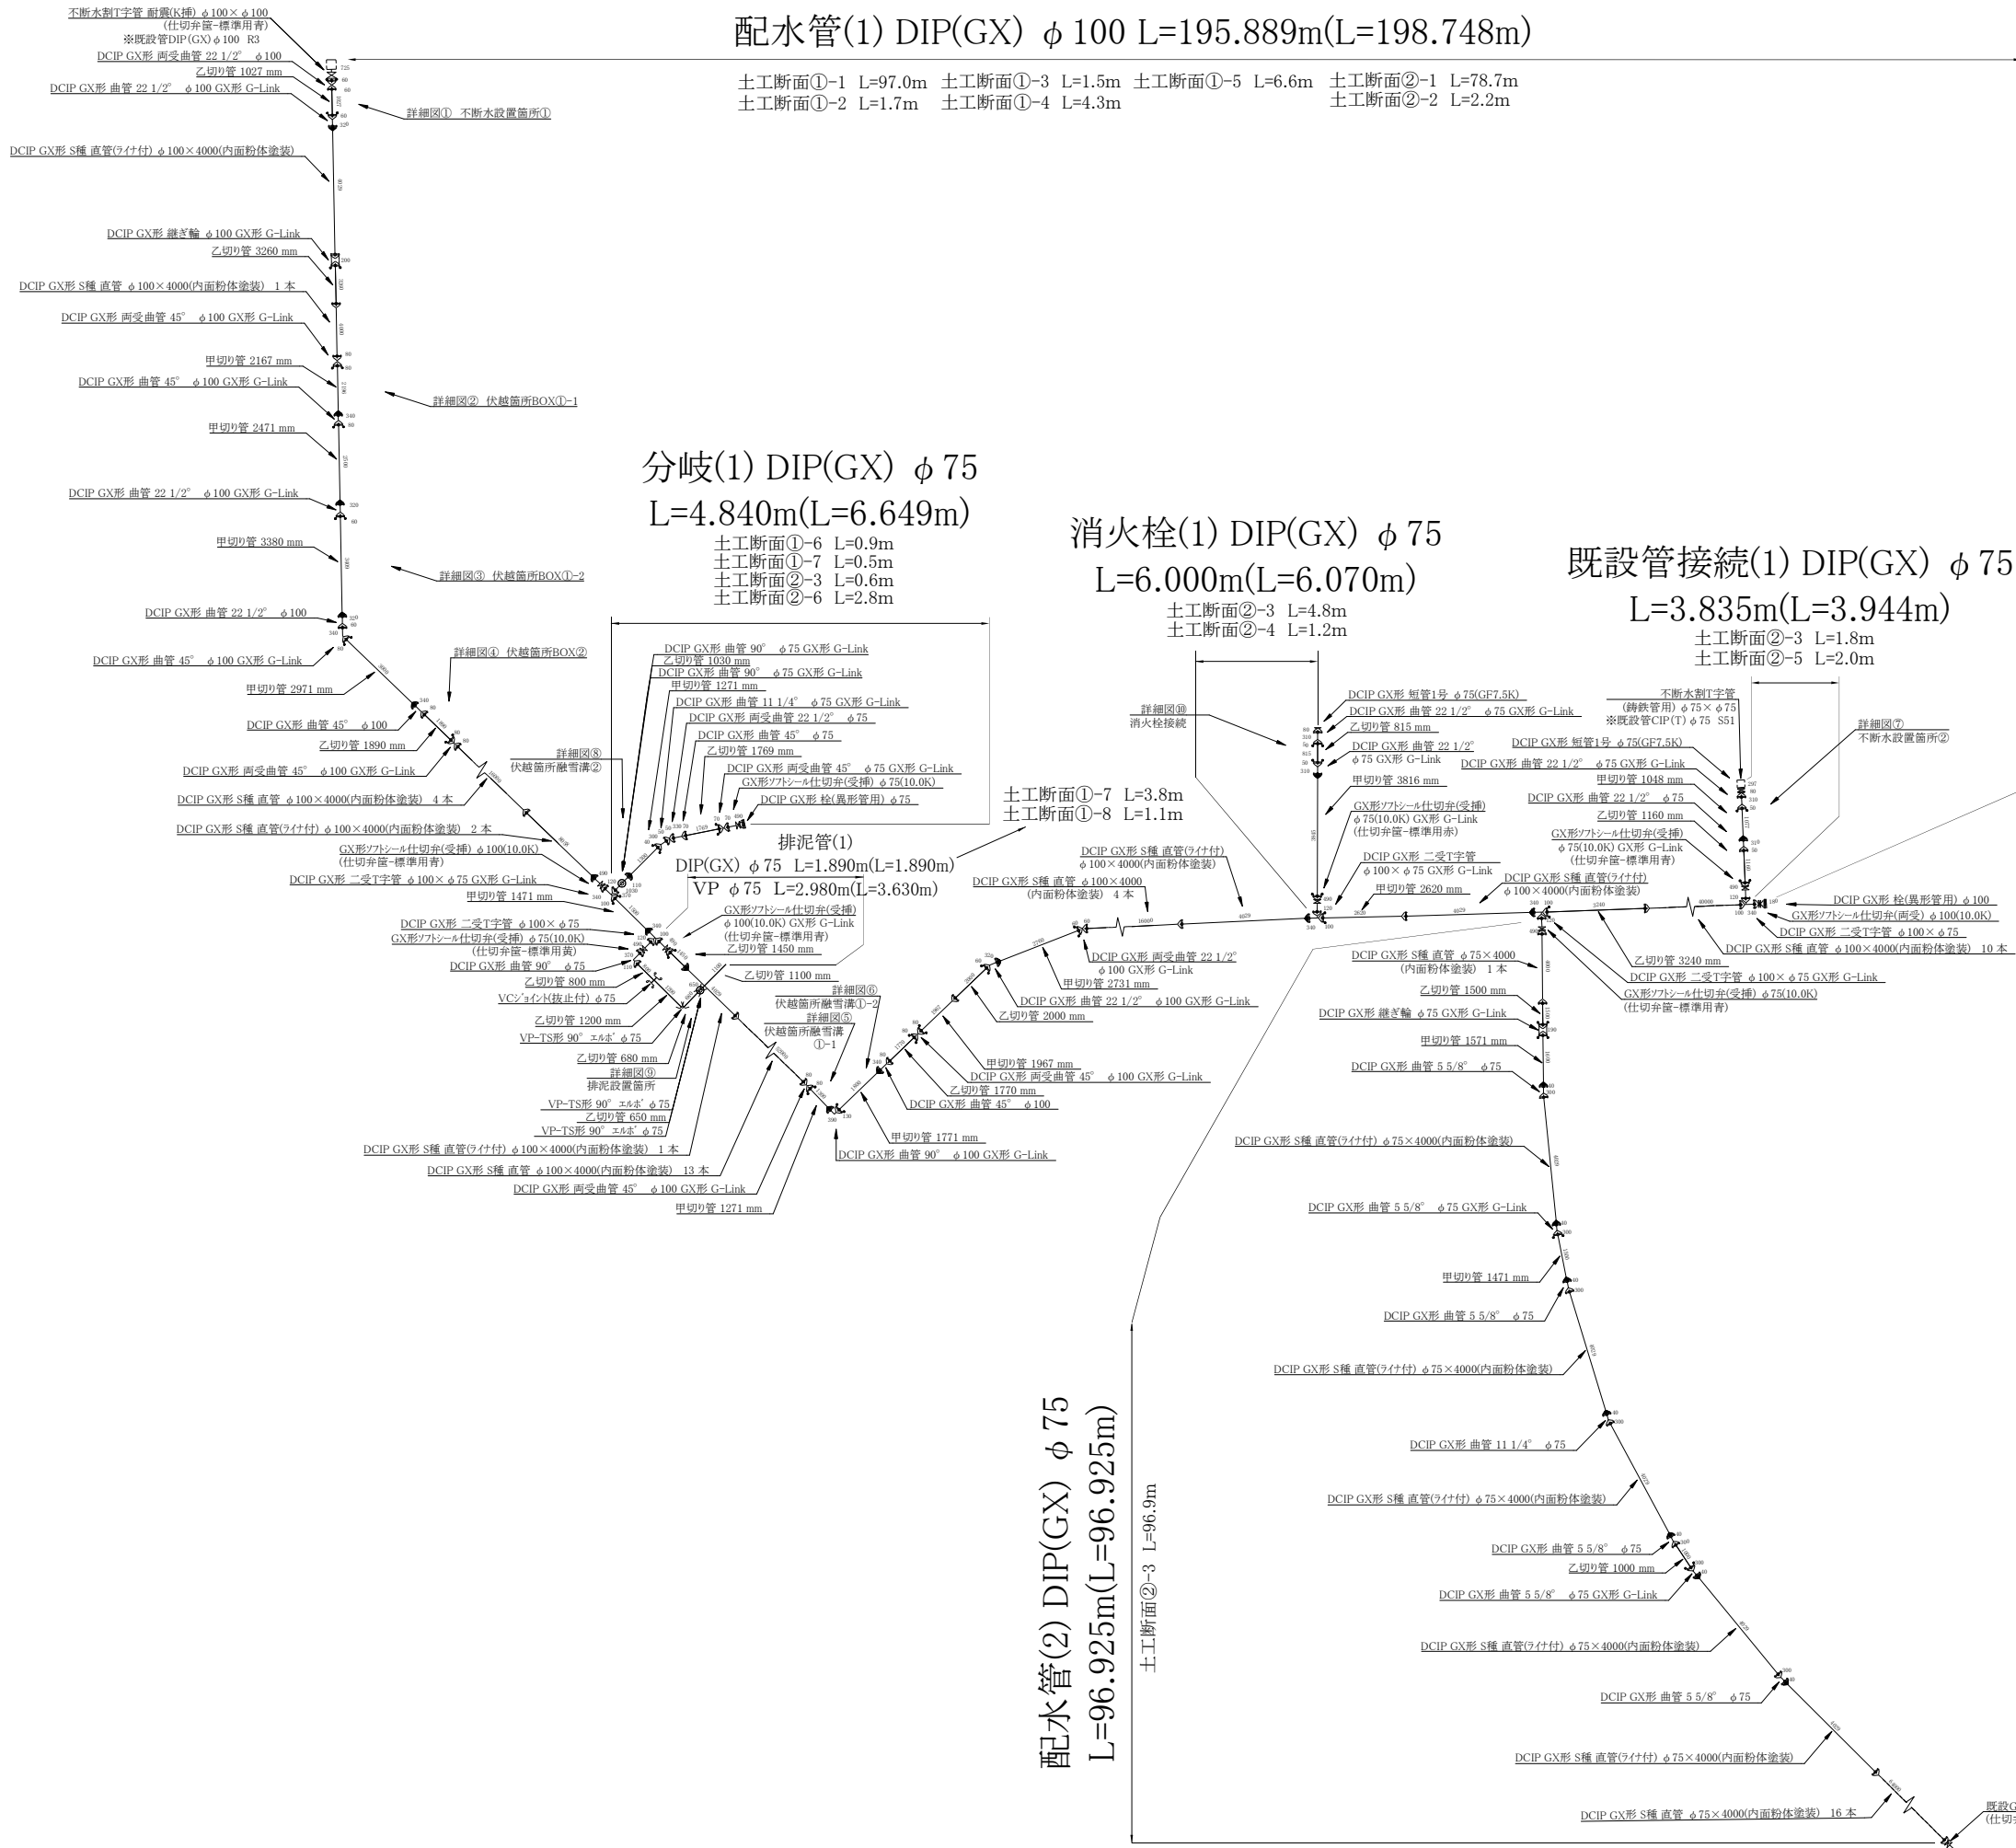


配水管(2) DIP(GX) ϕ 75
L=96.925m(L=96.925m)

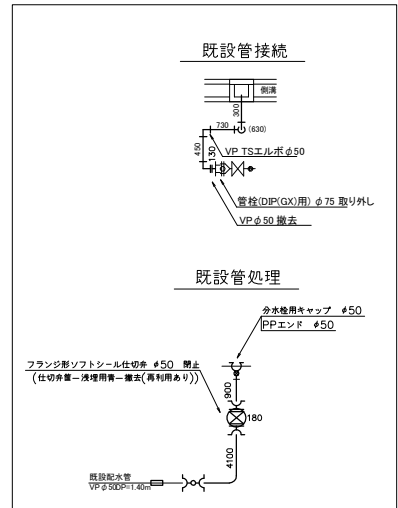

工事名	令和8年度 債上水第1号 みどり町三丁目地区配水管布設替工事(ゼロ市債)			
図面 種別	給水管平面図			
縮尺	1:450			
図面 番号	NO. 5 / 7	月 日		

五所川原市上下水道部水道課

給水管平面図 S=1:450

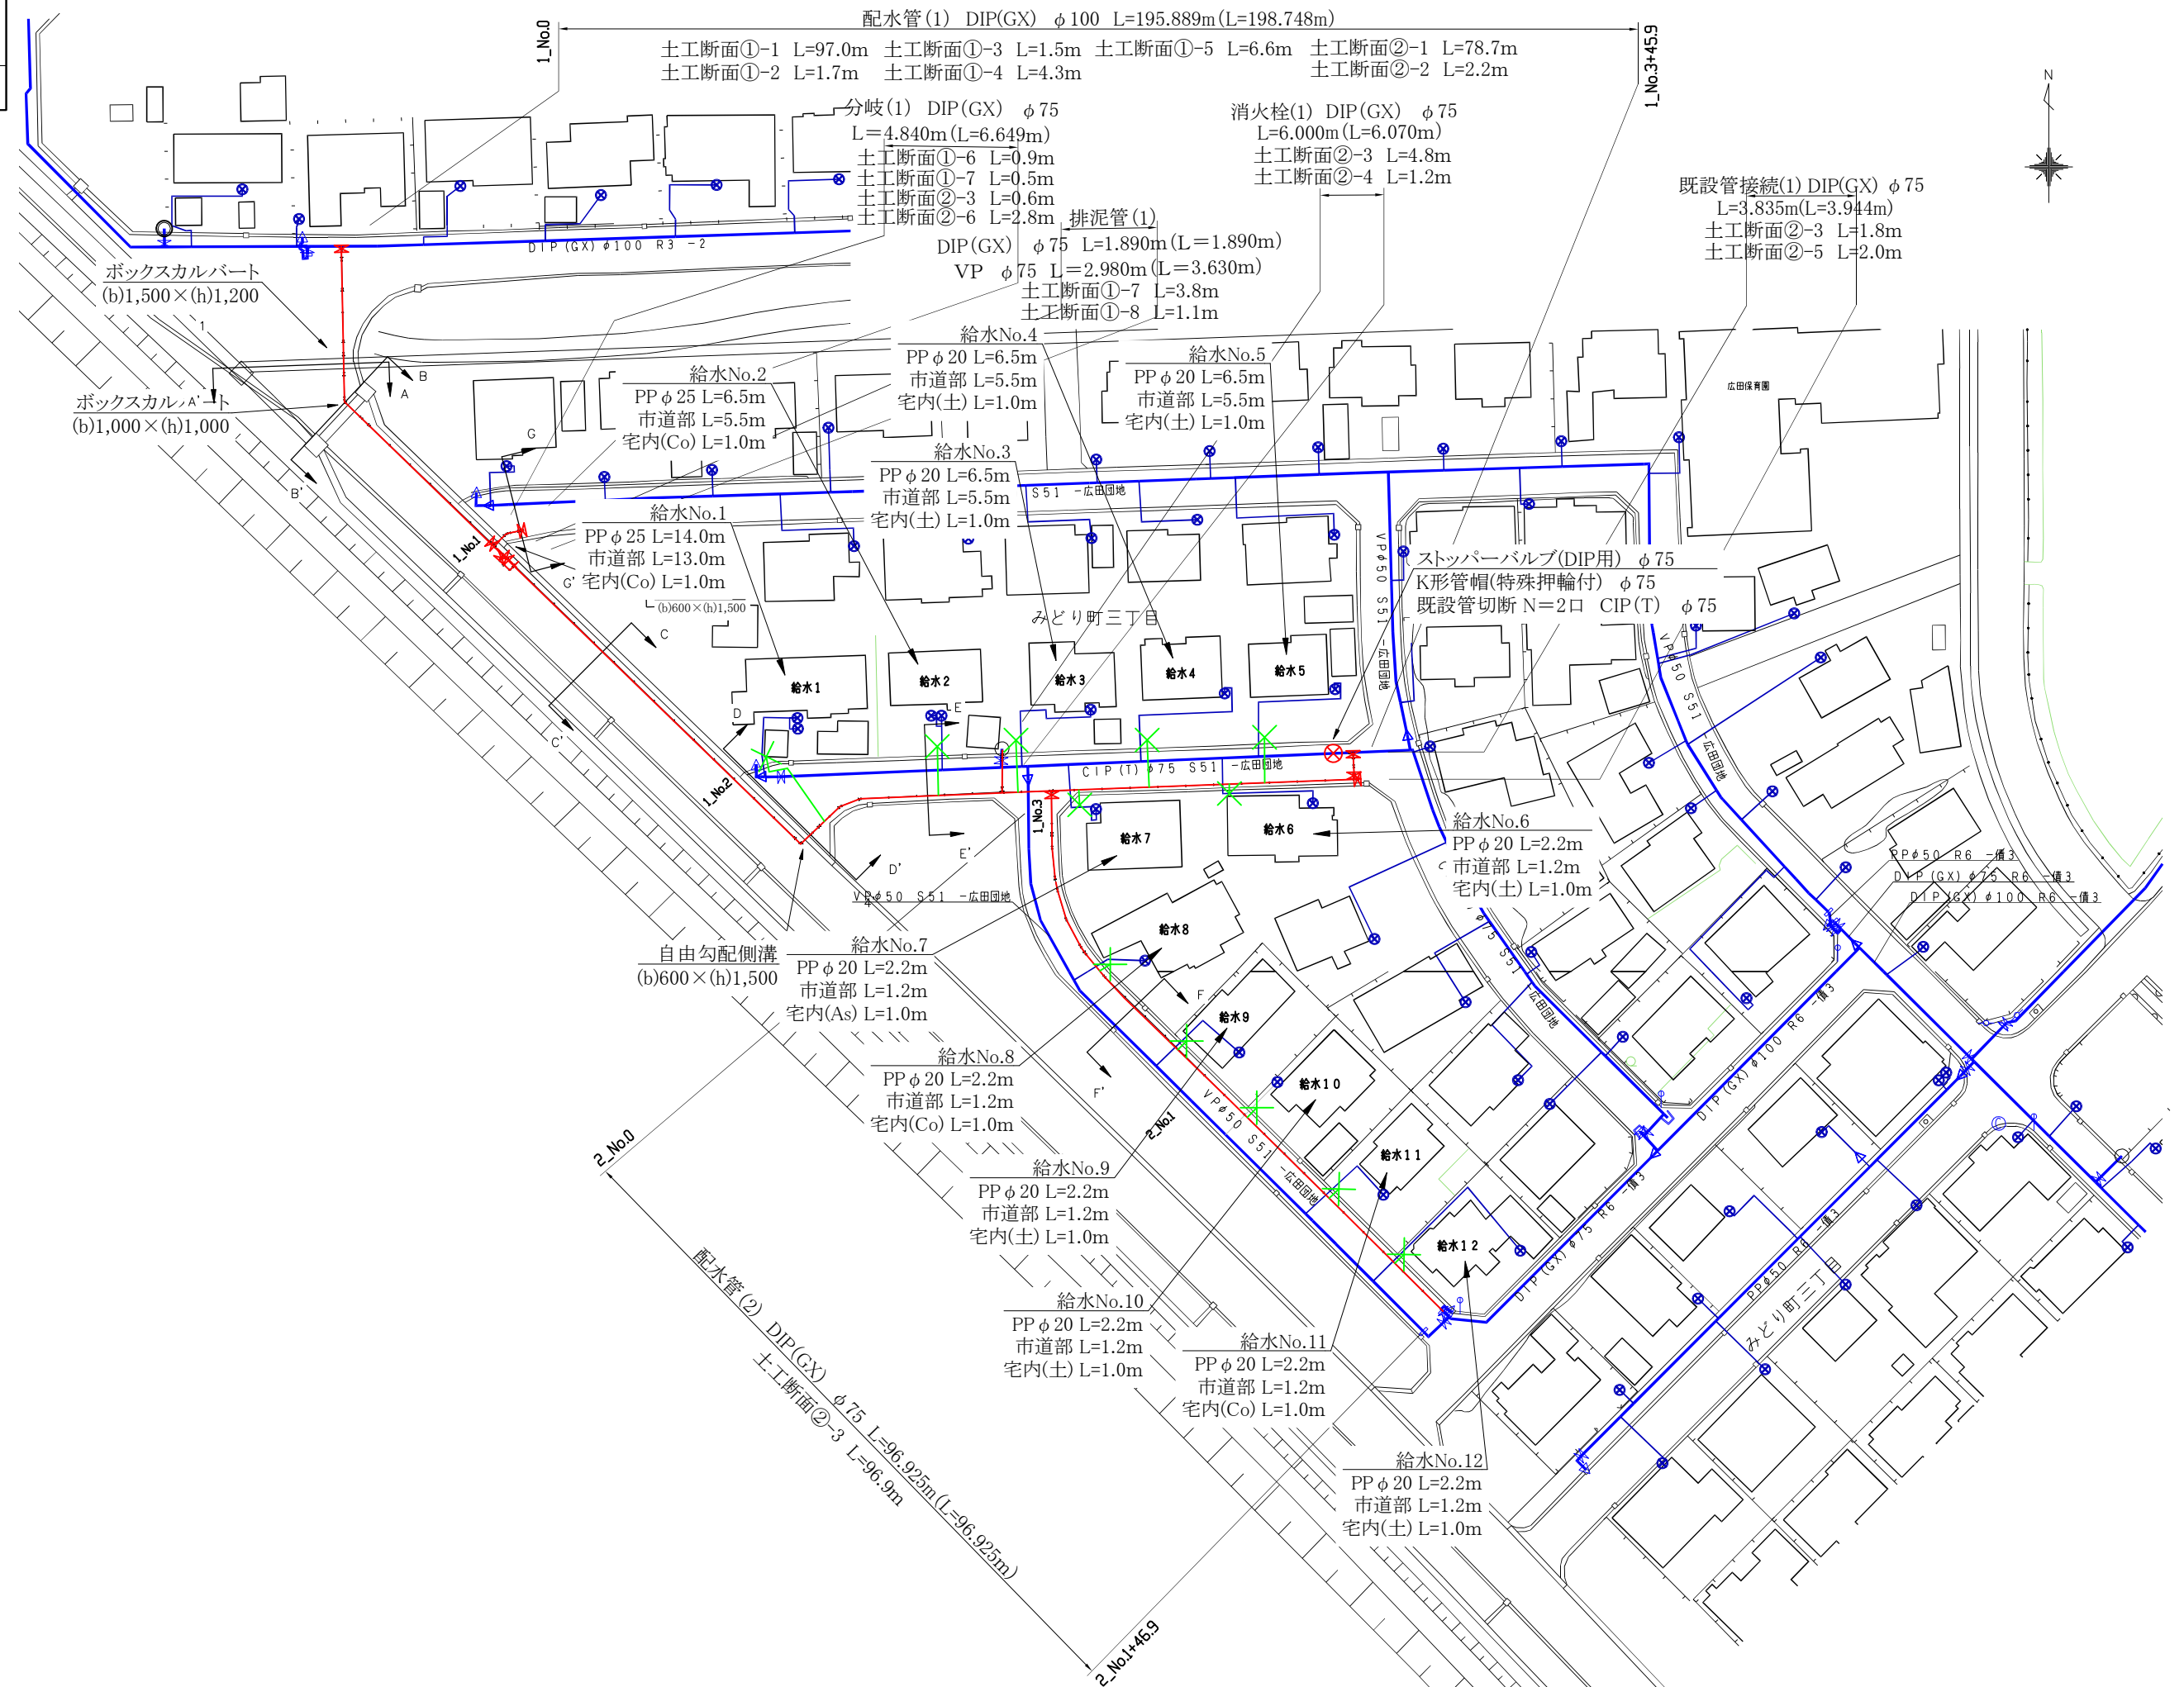


工事名	令和8年度 債上水第1号 みどり町三丁目地区配水管布設替工事(セロ市債)			
図 種 別	土工標準図・復旧標準図 撤去土工標準図・土留標準図			
縮 尺	free			
図 面 番 号	NO. 6 / 7		月 日	

五所川原市上下水道部水道課

土工標準図・復旧標準図 S=Free

市道A交通

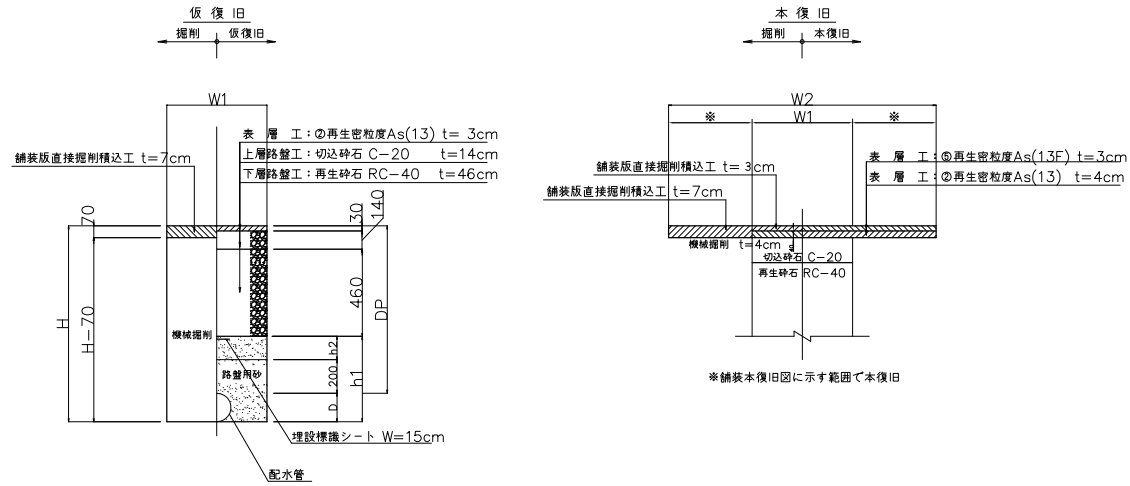


番号	管種	口径	D	DP	H	H-70	h1	h2	W1
Φ-1	DIP(GX)	φ100	120	950	1070	1000	440	120	600
Φ-2	DIP(GX)	φ100	120	1400	1520	1450	890	570	600
Φ-3	DIP(GX)	φ100	120	2200	2320	2250	1690	1370	900
Φ-4	DIP(GX)	φ100	120	2400	2520	2450	1890	1570	900
Φ-5	DIP(GX)	φ100	120	2800	2920	2850	2290	1970	900
Φ-6	DIP(GX)	φ75	90	2200	2290	2220	1660	1370	900
Φ-7	DIP(GX): VP	φ75	90	950	1040	970	410	120	600
Φ-8	VP	φ75	90	300	390	320	—	—	600

※埋設標準シート W=15cmは、管種によって使い分けをすること。
 管種 DIP . . . ポリエチレン製 2倍折込
 管種 PP,VP . . . ポリエチレン製アルミ箔入り 2倍折込

土留工標準図 S=Free

市道舗装道

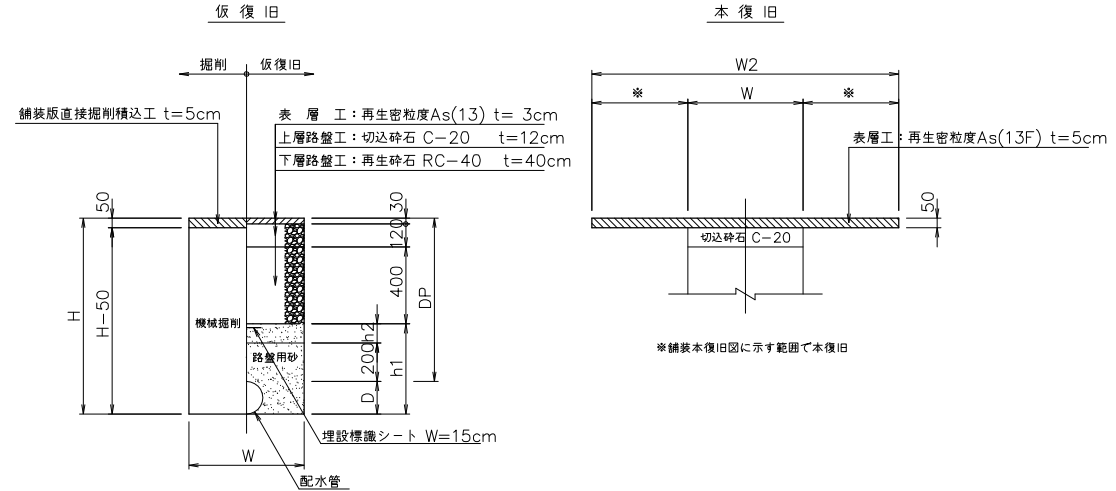


番号	管種	口径	D	DP	H	H-50	h1	h2	W
㊦-1	DIP(GX)	φ100	120	850	970	920	420	100	600
㊦-2	DIP(GX)	φ100	120	2200	2320	2270	1770	1450	900
㊦-3	DIP(GX)	φ75	90	850	940	890	390	100	600
㊦-4	DIP(GX)	φ75	90	1200	1290	1240	740	450	600
㊦-5	DIP(GX)	φ75	90	1400	1490	1440	940	650	600
㊦-6	DIP(GX)	φ75	90	2200	2290	2240	1740	1450	900

※埋設標識シート W=15cmは、管種によって使い分けをすること。
管種 DIP・・・ ポリエチレン製 2倍折込

撤去土工標準図 S=Free


市道舗装道

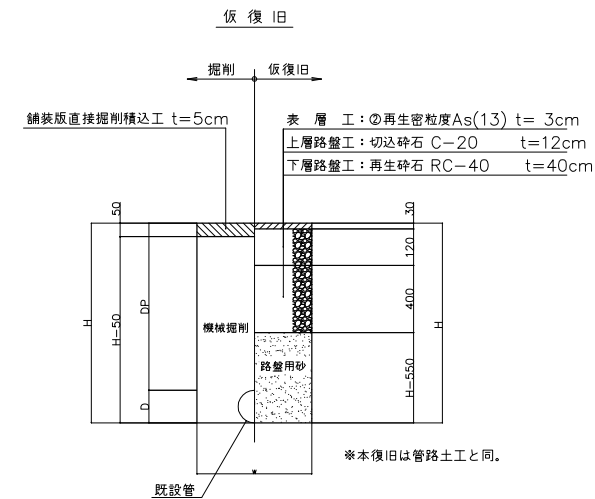

(単位: mm)								
番号	管種	口径	D	DP	H	H-50	H-550	W
撤去土工	仕切弁撤去			850	850	800	300	600

工事名	令和8年度 債上水第1号 みどり町三丁目地区配水管布設替工事(ゼロ市債)				
図面種別	給水管土工標準図 給水管接続標準図				
縮尺	free				
図面番号	NO. 7 / 7		月	日	
五所川原市上下水道部水道課					

給水管土工標準図・復旧標準図 S=Free

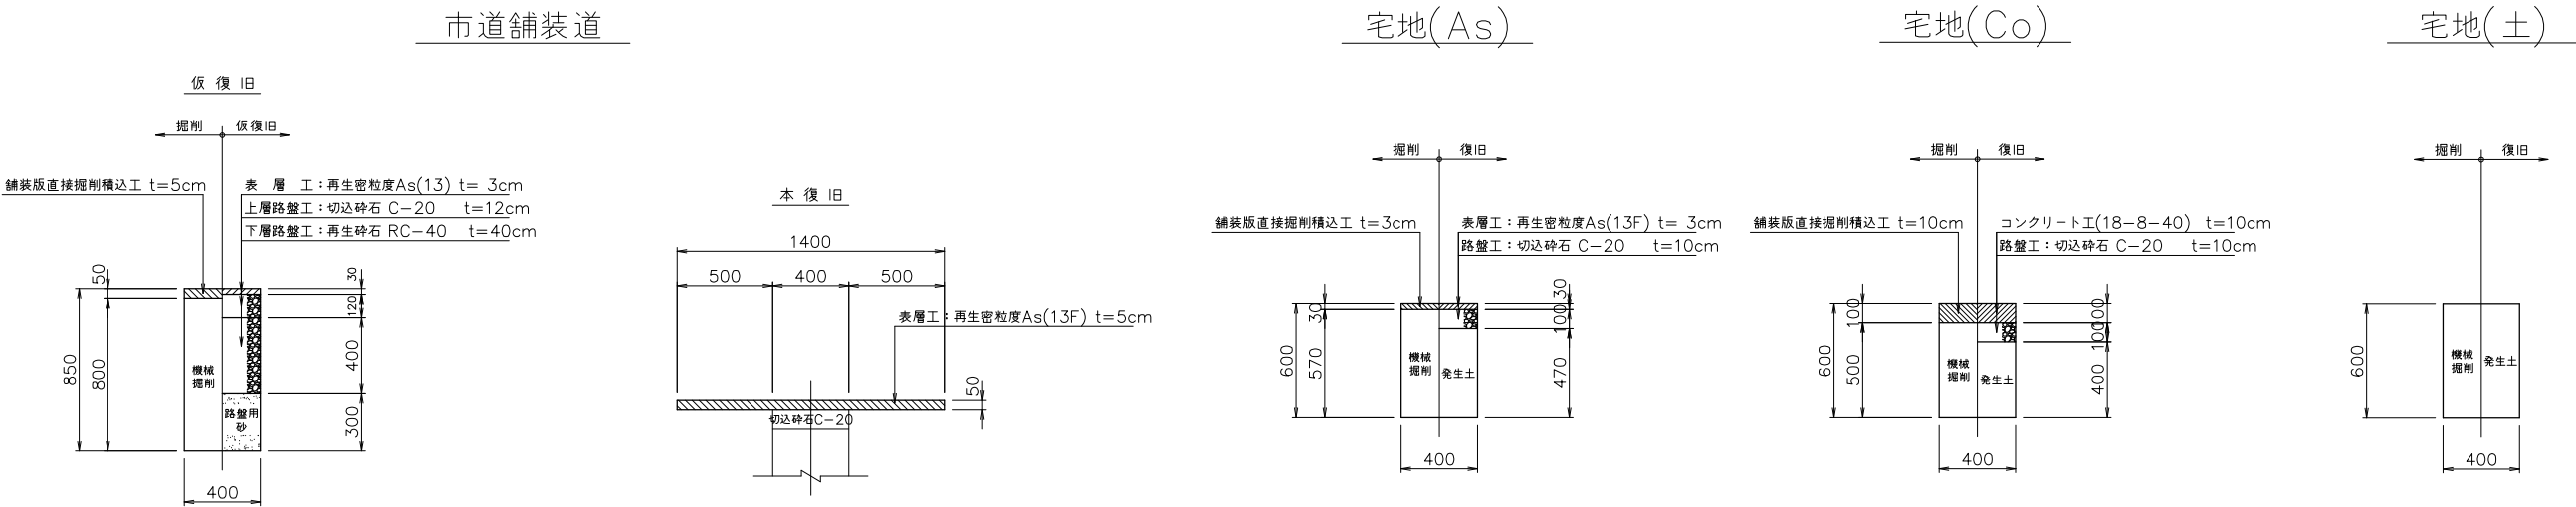

給水管接続標準図 S=Free

