



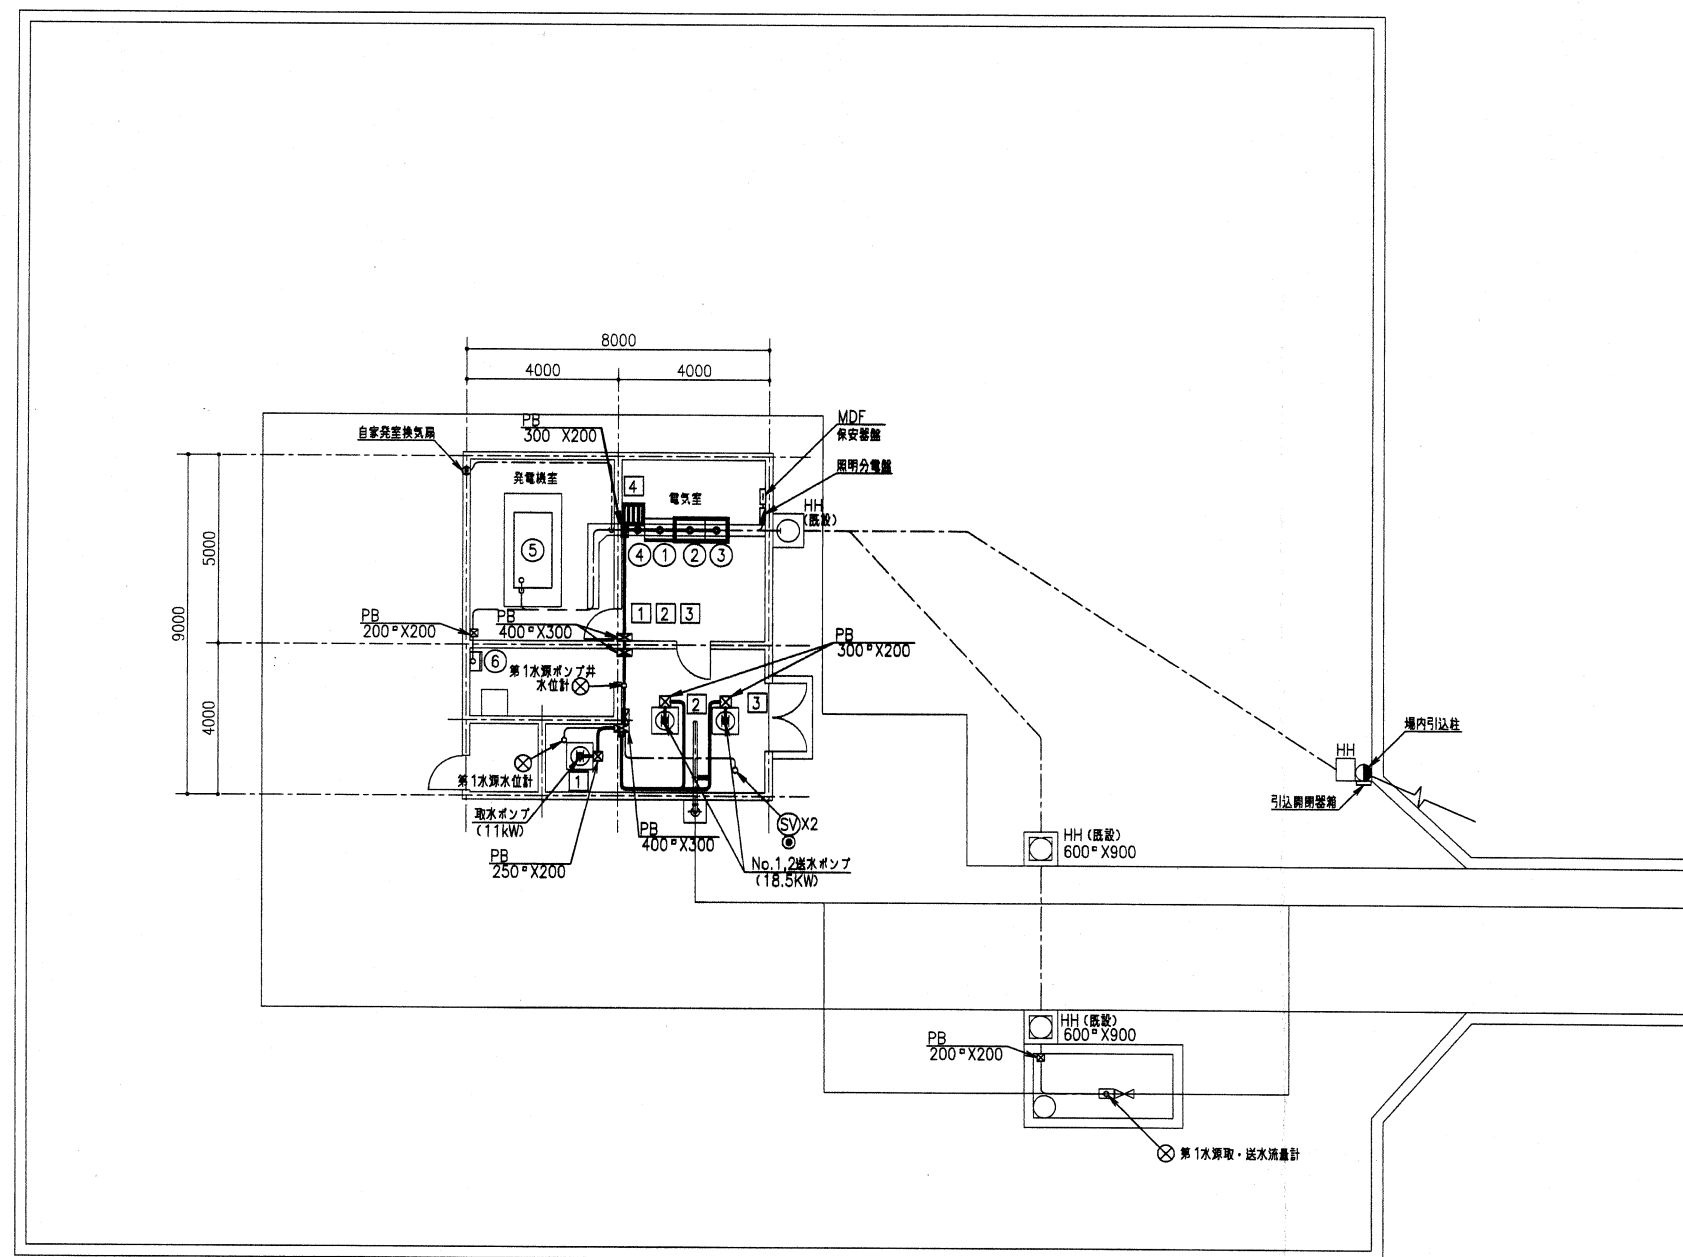


機器表

No.	名 称	記 号	備 考
①	低圧動力盤	S11	既 設
②	ポンプ操作盤	P11N	更 新
③	計装制御メータ盤	K11N	更 新
④	ミニUPS	UPS	更 新
⑤	自家発電装置 (50KVA)		既 設
⑥	兼注制御盤		既 設

配線表

No.	自	至	ケーブル電圧	屋 地	備 考
1	ポンプ操作盤	取水ポンプ	600V EM-CE22SQ-3C×2	IE 8SQ	電線管更新 G54
2	ポンプ操作盤	No.1排水ポンプ	600V EM-CE38SQ-3C×2	IE 14SQ	電線管更新 G54
3	ポンプ操作盤	No.2排水ポンプ	600V EM-CE38SQ-3C×2	IE 14SQ	電線管更新 G54
4	低圧動力盤	ミニUPS	600V EM-CE25Q-2C	IE 25Q	ビッド内配線
	計装テレメータ盤	ミニUPS	600V EM-CE25Q-2C	IE 25Q	

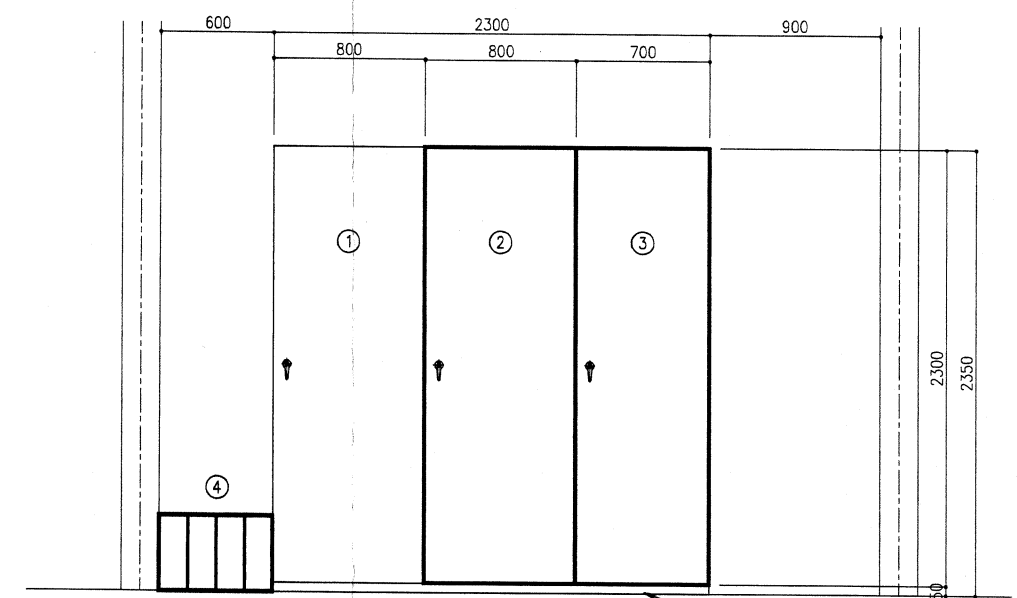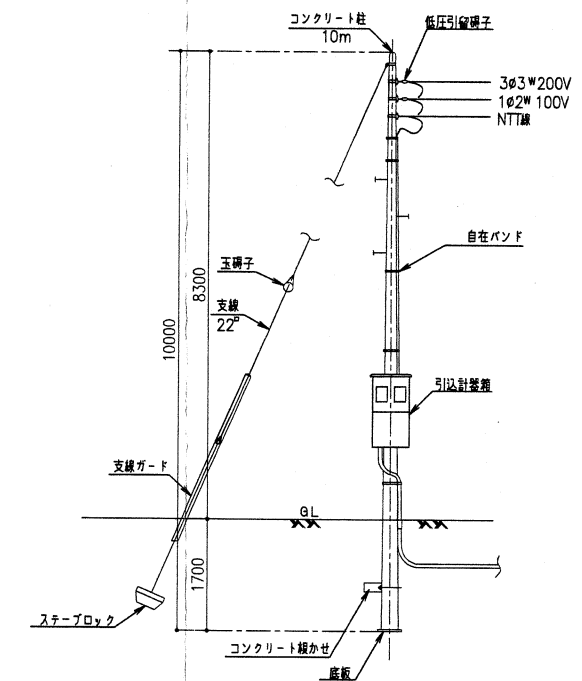


既設CB流用
盤のみ更新

電気室断面図 (S=1/20)


注 記

1. ☐ は今回を示す。
2. ☐ は既設を示す。
3. 送水ポンプに至る電線管は露出を新設とする。


訂正日付	内 容				製図	検図	承認		
顧客名	五所川原市上下水道部水道課								
工事名	金木地区中央監視システム設備更新工事								
図面名	川倉取水場 第1水源場内平面図 (更新)								
作成年月日	平成 30年 6月								
縮尺	1/100		図面番号		E-7				
会社名	富士古河E&C株式会社								
承認			検図				製図		

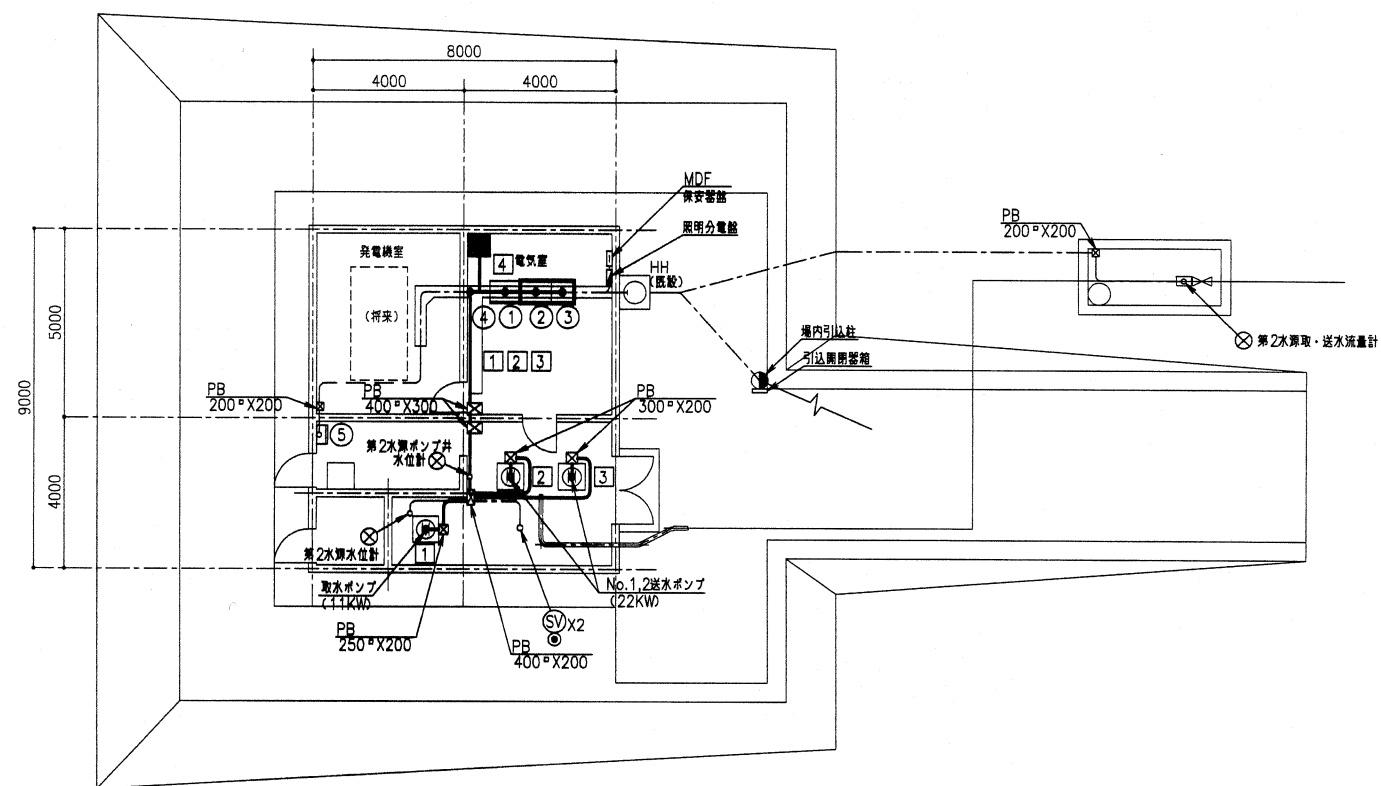

金木取水場
第2水源場内平面図 S=1/100

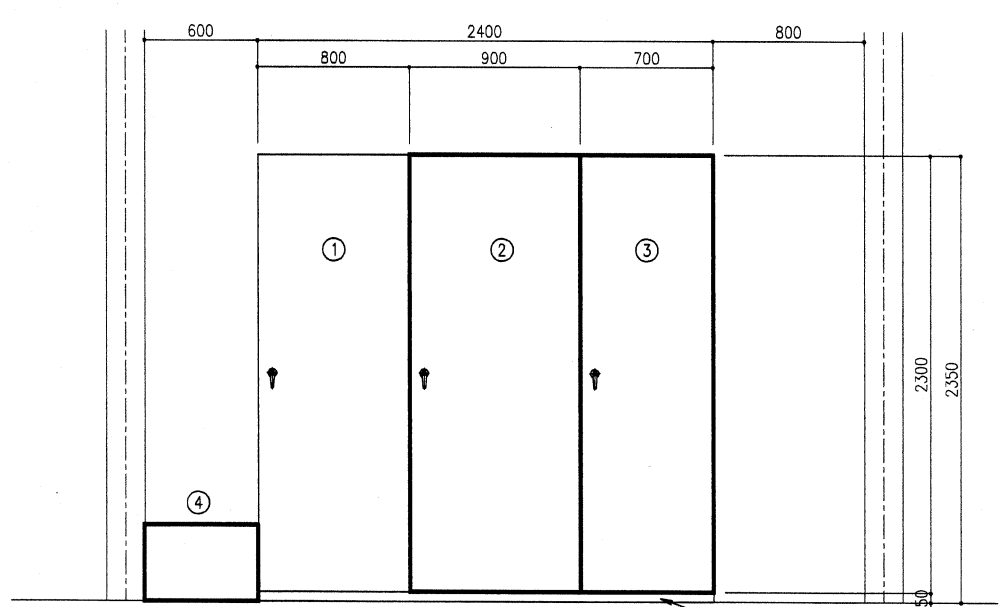

電気室断面図 (S=1/20)

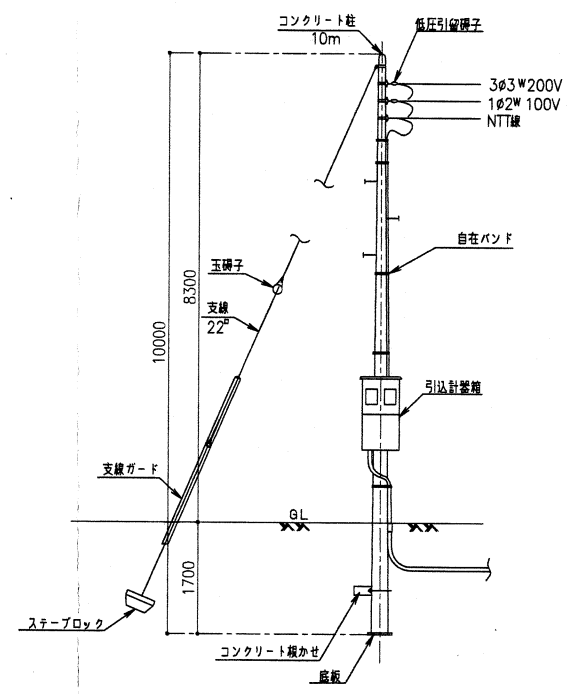

引込装柱図 (S=NONE)

機器表

No.	名 称	記 号	備 考
①	低圧動力盤	S12	既 設
②	ポンプ操作盤	P12N	更 新
③	計装テレメータ盤	K12N	更 新
④	ミニUPS	UPS	更 新
⑤	兼注制御盤		既 設


配線表

No.	自	至	ケーブル種類	接 地	備 考
①	ポンプ操作盤	取水ポンプ	600V EM-CE22SQ-3C×2	IE 8SQ	電線管更新 G54
②	ポンプ操作盤	No.1送水ポンプ	600V EM-CE38SQ-3C×2	IE 14SQ	電線管更新 G54
③	ポンプ操作盤	No.2送水ポンプ	600V EM-CE38SQ-3C×2	IE 14SQ	電線管更新 G54
④	低圧動力盤	ミニUPS	600V EM-CE2SQ-2C	IE 2SQ	ビッド内配線
	計装テレメータ盤	ミニUPS	600V EM-CE2SQ-2C	IE 2SQ	

注 記

1. は今回を示す。
2. は既設を示す。
3. 送水ポンプに至る電線管は露出を新設とする。


訂正日付	内 容	製図検図承認
顧客名	五所川原市上下水道部水道課	
工事名	金木地区中央監視システム設備更新実施設計	
図面名	金木取水場 第2水源場内平面図 (更新)	
作成年月日	平成 30年 6月	
縮尺	1/100	図面番号 E-9
会社名	富士古河E&C株式会社	
承認	検図	製図

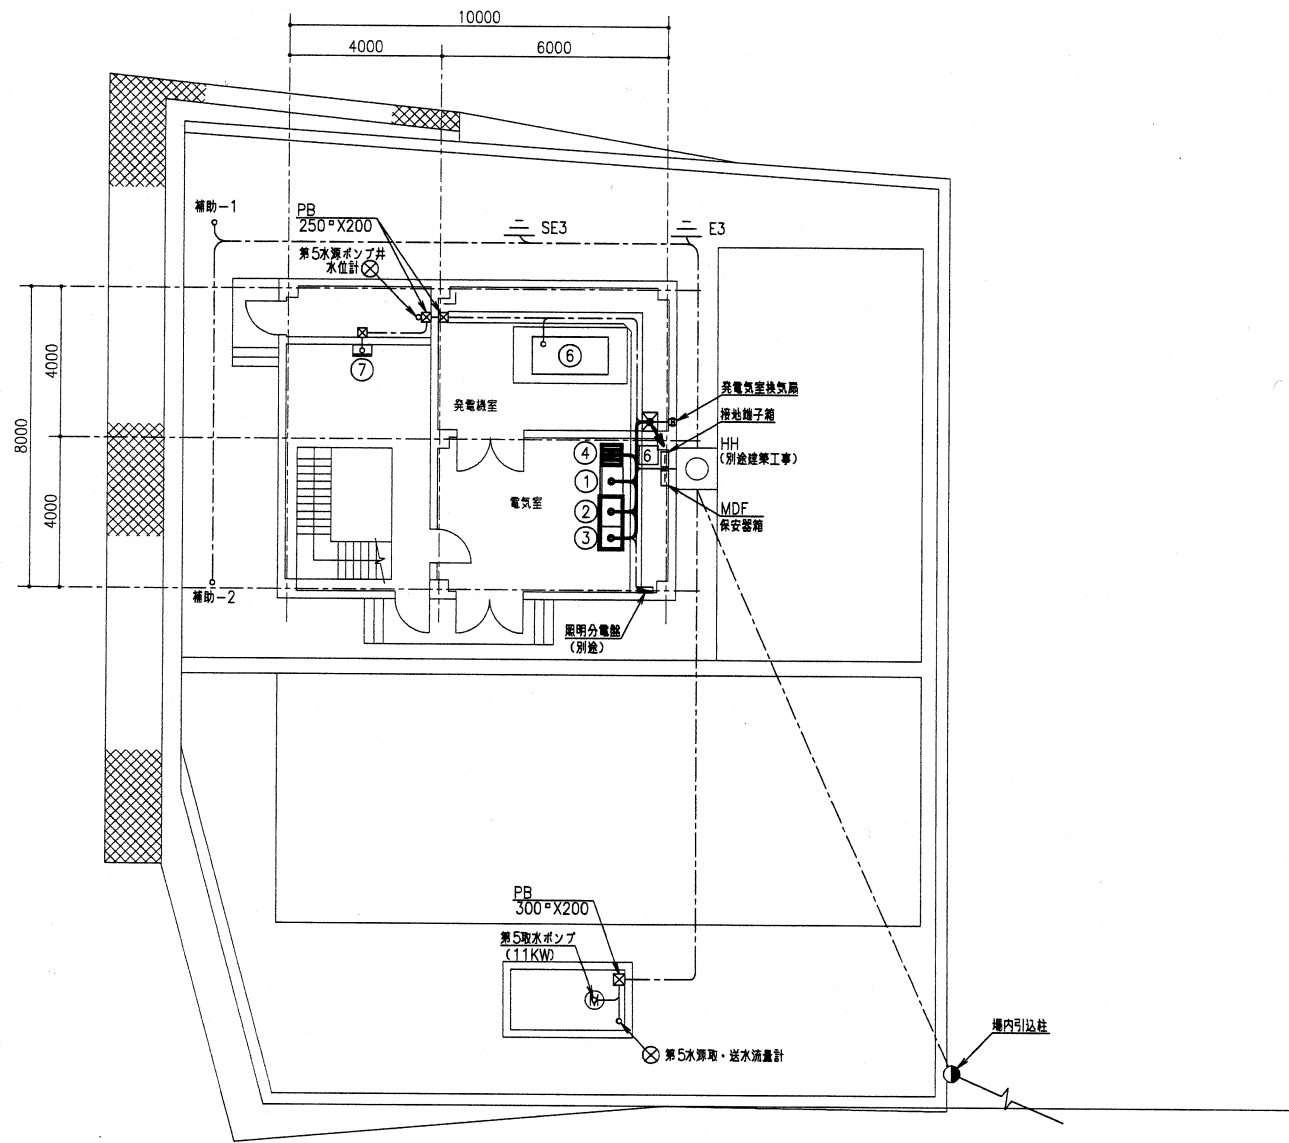


七夕野取水場
第5水源場内平面図 S=1/100

配線表


No.	自	至	ケーブル種類	接地	備考
1	ポンプ操作盤	No.1送水ポンプ	600V EM-CE60SQ-3C×2	IE 22SQ	電線管更新 G70
2	ポンプ操作盤	No.1送水ポンプ 吐出弁	600V EM-CE 2SQ-3C	IE 2SQ	電線管更新 G28
			EM-CEE 2SQ-10C		電線管更新 G28
			EM-CEE 2SQ-2C		電線管更新 G28
3	ポンプ操作盤	No.2送水ポンプ	600V EM-CE60SQ-3C×2	IE 22SQ	電線管更新 G70
4	ポンプ操作盤	No.2送水ポンプ 吐出弁	600V EM-CE 2SQ-3C	IE 2SQ	電線管更新 G28
			EM CEE 2SQ-10C		電線管更新 G28
			EM-CEE 2SQ-2C		電線管更新 G28
5	ポンプ操作盤	送水ポンプ 現場盤	600V EM-CE 3.5SQ-2C	IE 2SQ	電線管更新 G70
6	低圧動力盤	ミニUPS	600V EM-CE 2SQ-2C	IE 2SQ	ビッド内配線
			600V EM-CE 2SQ-2C	IE 2SQ	

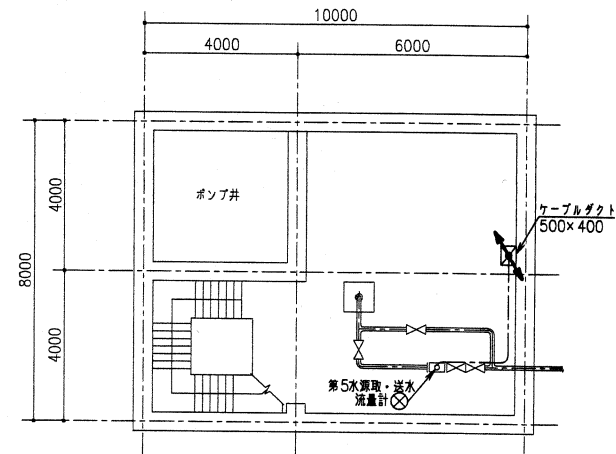

七夕野取水場
第5水源地下1階平面図 S=1/100

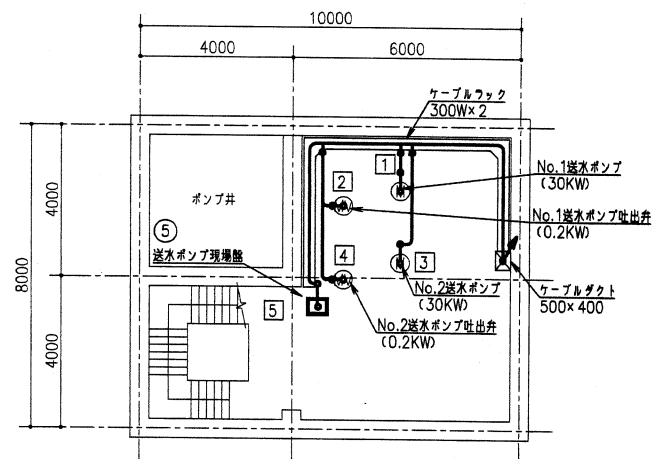

七夕野取水場
第5水源地下2階平面図 S=1/100

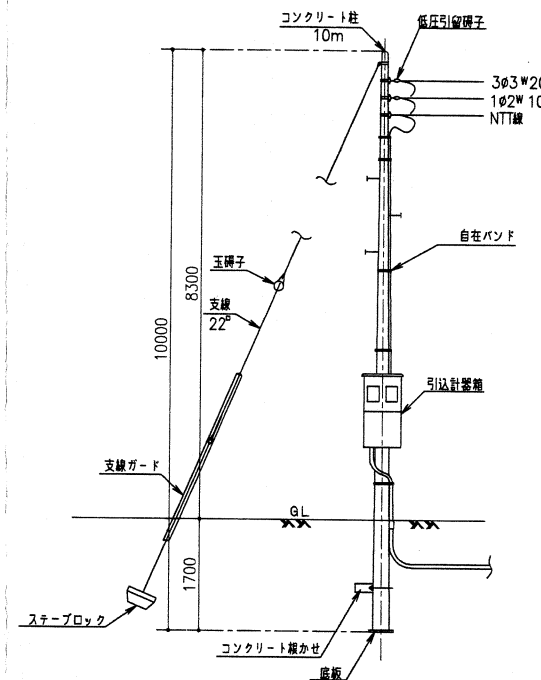

引込装柱図 (S=NONE)


機器表

No.	名 称	記 号	備 考
①	低圧動力盤	S21	既 設
②	ポンプ操作盤	P21N	更 新
③	計装テレメータ盤	K21N	更 新
④	ミニUPS	UPS	更 新
⑤	送水ポンプ現場操作盤	L21N	更 新
⑥	自家発電装置 (85KVA)		既 設
⑦	兼注制御盤		既 設


注 記

1. ☐ は今回を示す。
2. ☐ は既設を示す。
3. 送水ポンプに至る電線管は露出を新設とする。
4. 送水ポンプ現場盤の基礎は新設する。


訂正日付	内 容	製図検図承認
顧客名	五所川原市上下水道部水道課	
工事名	金木地区中央監視システム設備更新工事	
図面名	七夕野取水場 第5水源場内平面図 (更新)	
作成年月日	平成 30年 6月	
縮尺	1/100	図面番号 E-13
会社名	富士古河E&C株式会社	
承認	検図	製図

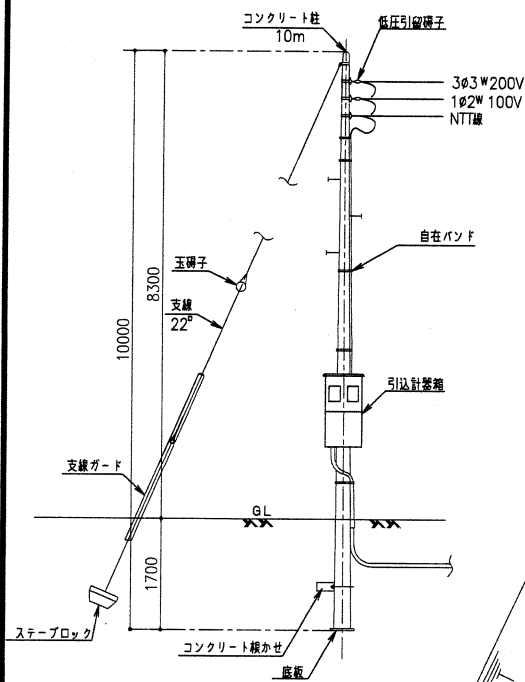

引込装柱図 (S=NONE)

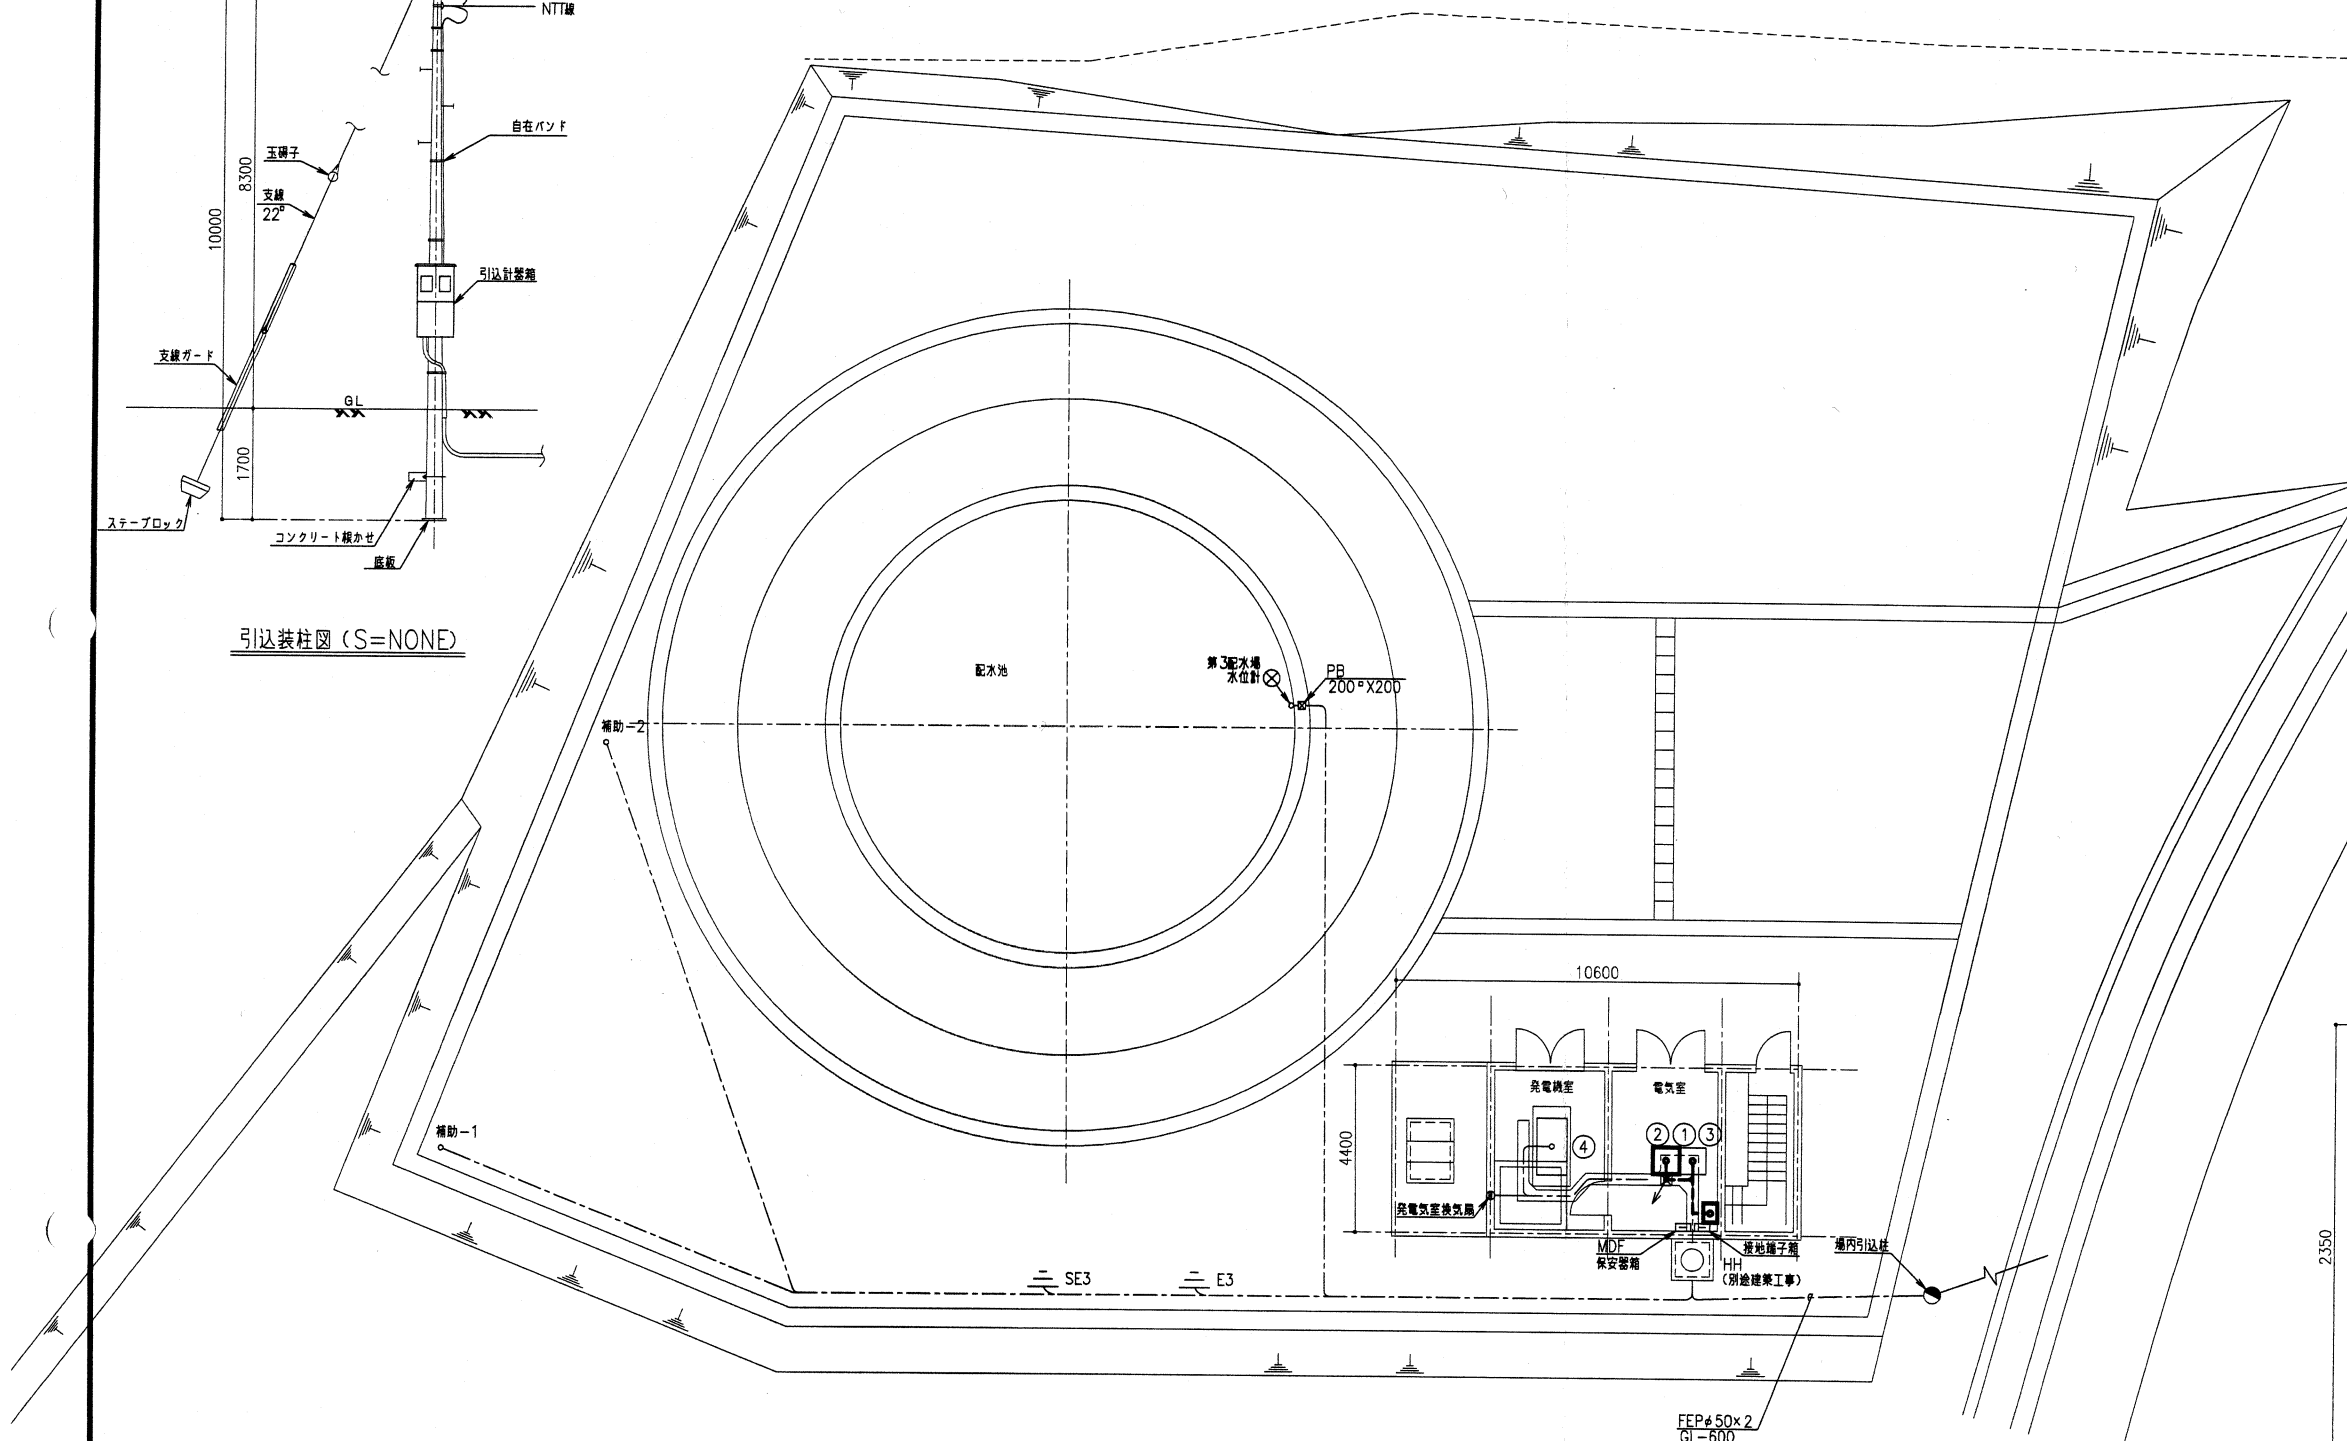

大東ヶ丘配水池
第3配水場内平面図 S=1/100

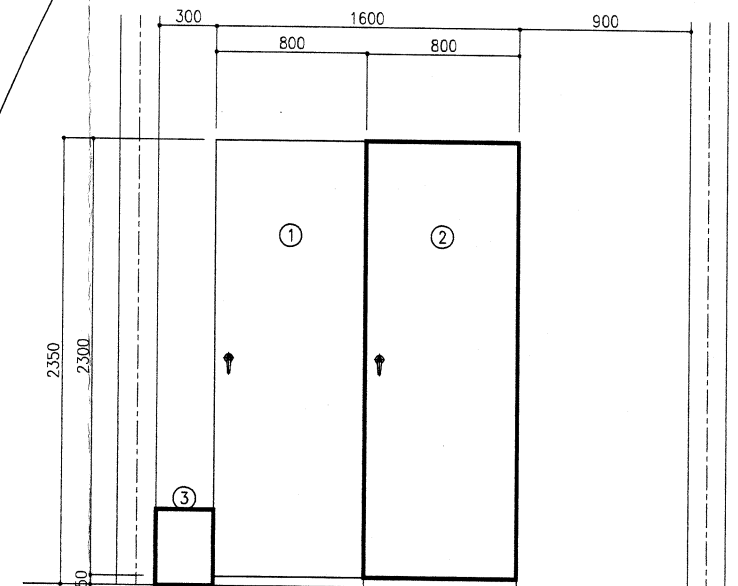


既設CB流用
盤のみ更新
電気室断面図 (S=1/20)

機器表

No.	名 称	記 号	備 考
①	低圧動力盤	S22	既 設
②	計装テレメータ盤	K22N	更 新
③	ミニUPS	UPS	更 新
④	自家発電装置 (18KVA)		既 設

配線表

No.	自	至	ケーブル種類	接 地	備 考
①	低圧動力盤	ミニUPS	600V EM-CE2SQ-2C	IE 2SQ	ビッド内配線
	計装テレメータ盤	ミニUPS	600V EM-CE2SQ-2C	IE 2SQ	

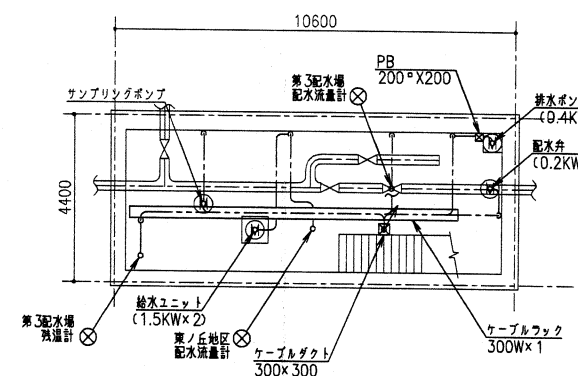

第3配水場地下1階平面図 S=1/100

注 記

1. は今回を示す。
2. は既設を示す。
3. 発電機室換気扇に至る配線は更新とする。

訂正日付	内 容	製図	検図	承認
顧客名	五所川原市上下水道部水道課			
工事名	金木地区中央監視システム設備更新工事			
図面名	大東ヶ丘配水池 第3配水場内平面図 (更新)			
作成年月日	平成 30年 6月			
縮尺	1/100	図面番号	E-20	
会社名	富士古河E&C株式会社			
承認	検図	製図		