


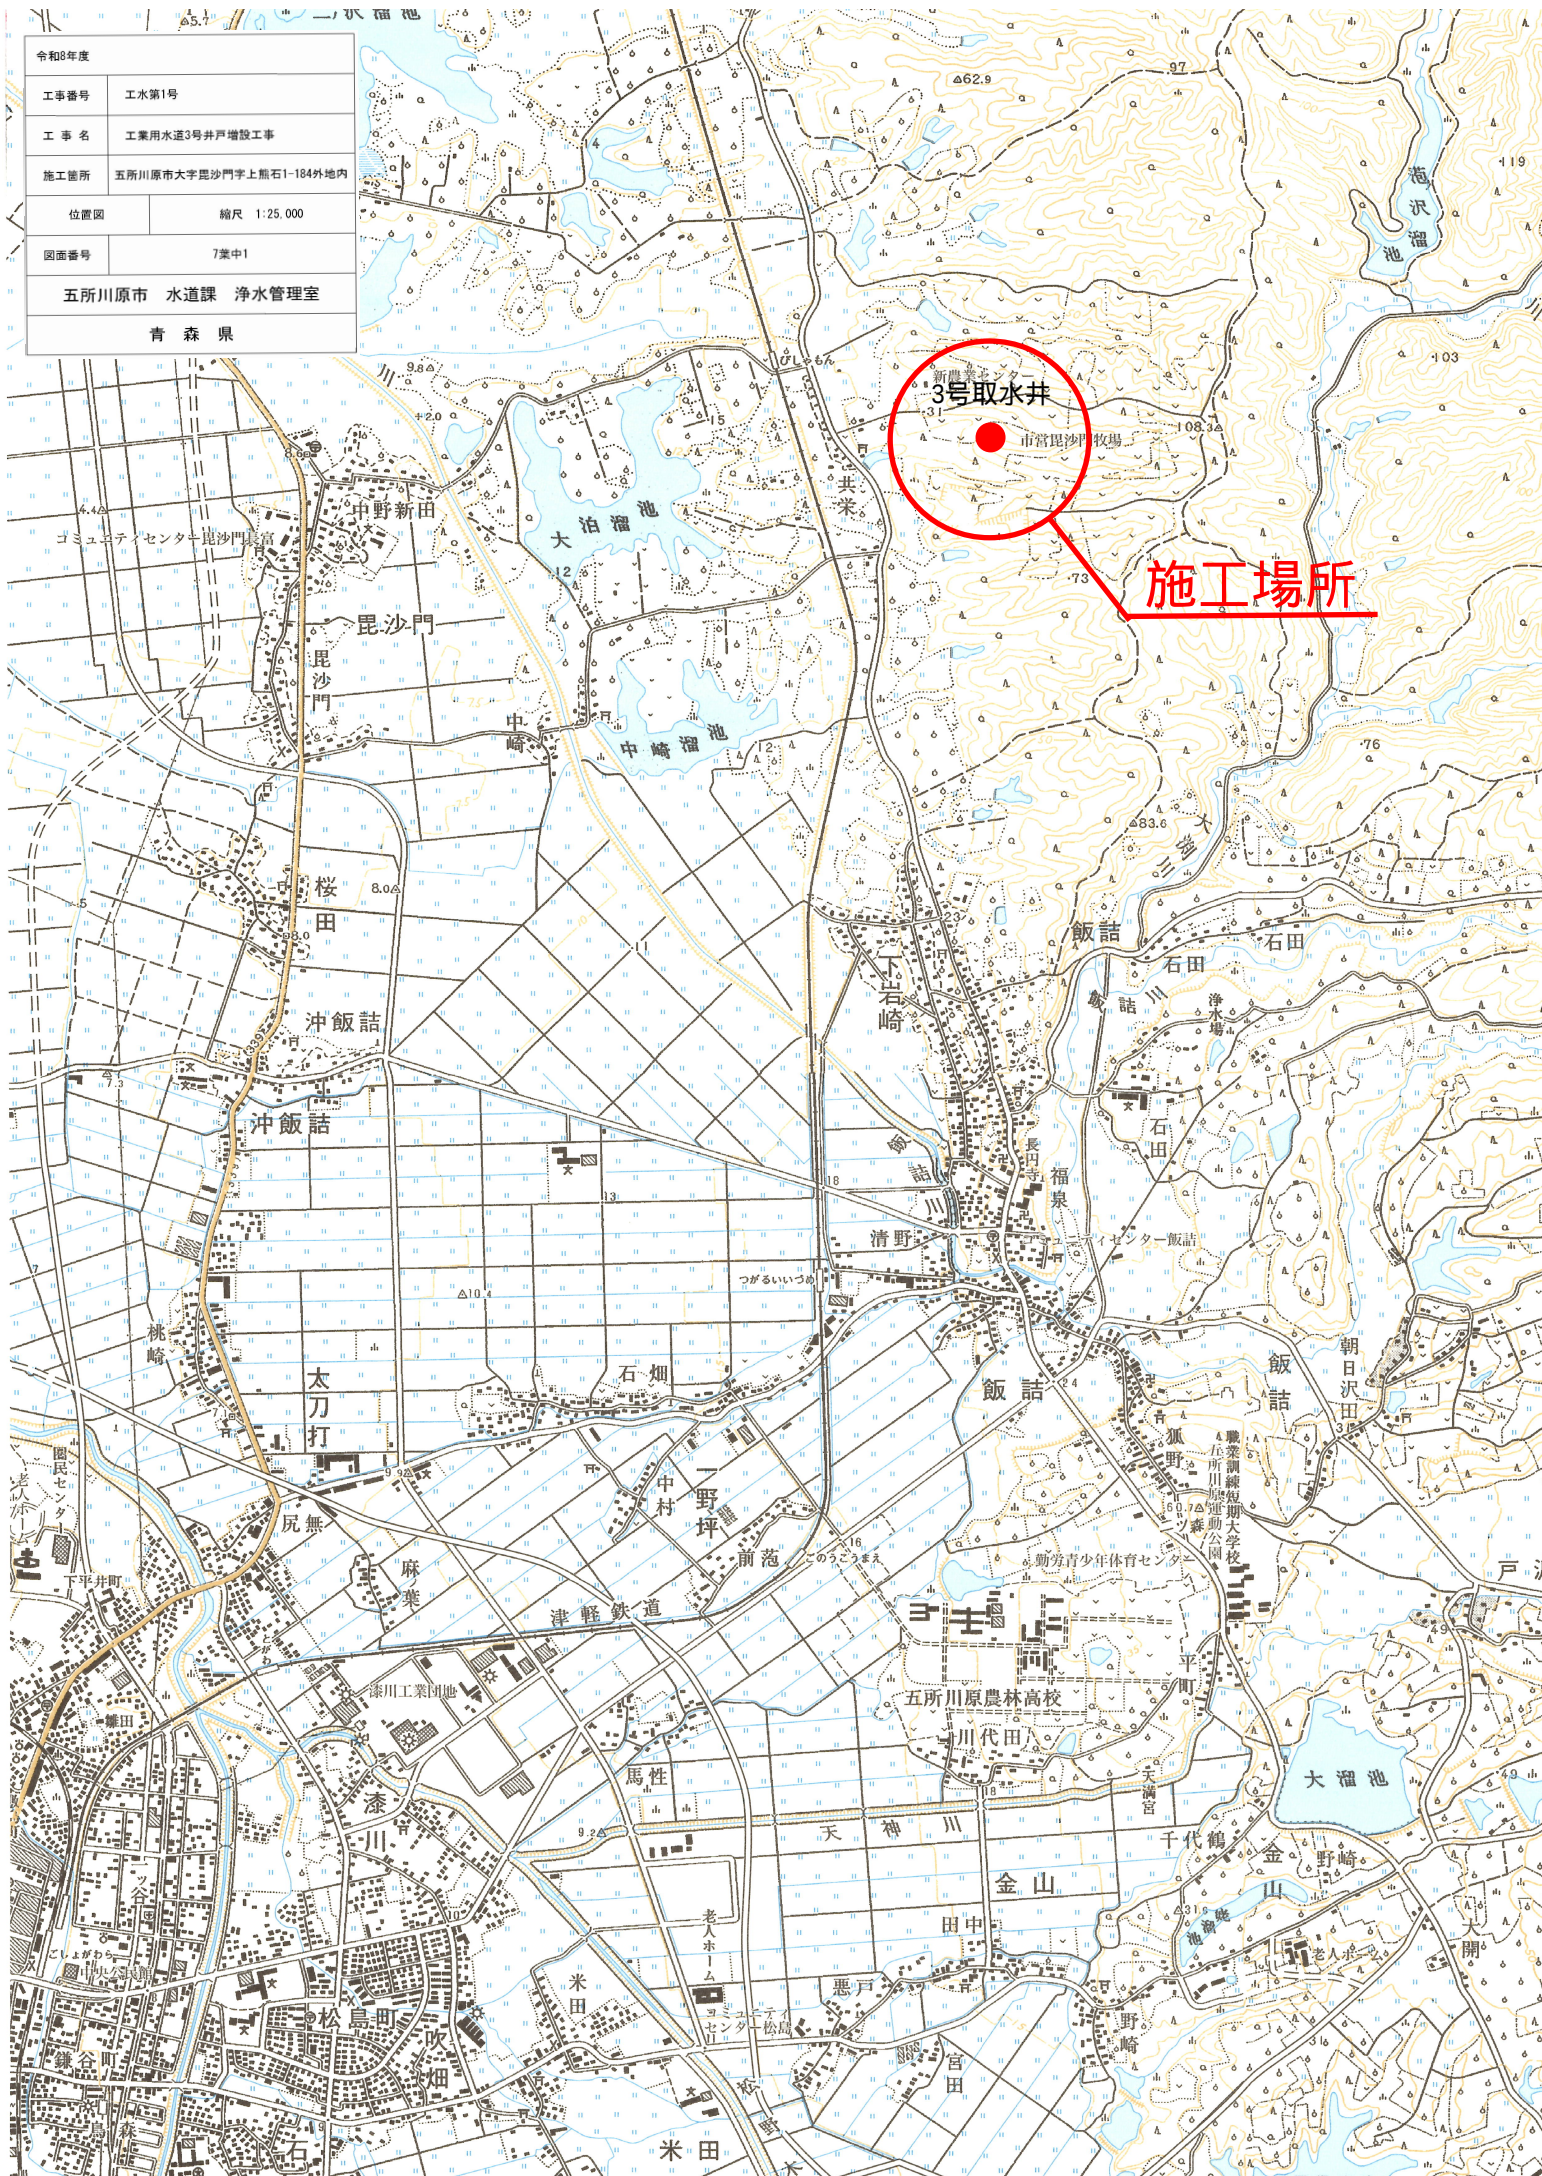


令和8年度	
工事番号	工水第1号
工事名	工業用水道3号井戸増設工事
施工箇所	五所川原市大字昆沙門字上熊石1-184外地利
位置図	縮尺 1:25,000
図面番号	7葉中1
五所川原市 水道課 浄水管理室	
青 森 県	

3号取水井

施工場所


令和8年度	
工事番号	工水第1号
工 事 名	工業用水道3号井戸増設工事
施工箇所	五所川原市大字毘沙門字上熊石1-184外地内
井戸位置図	縮尺 FREE
図面番号	7葉中2
五所川原市 水道課 浄水管理室	
青 森 県	

井戸位置図

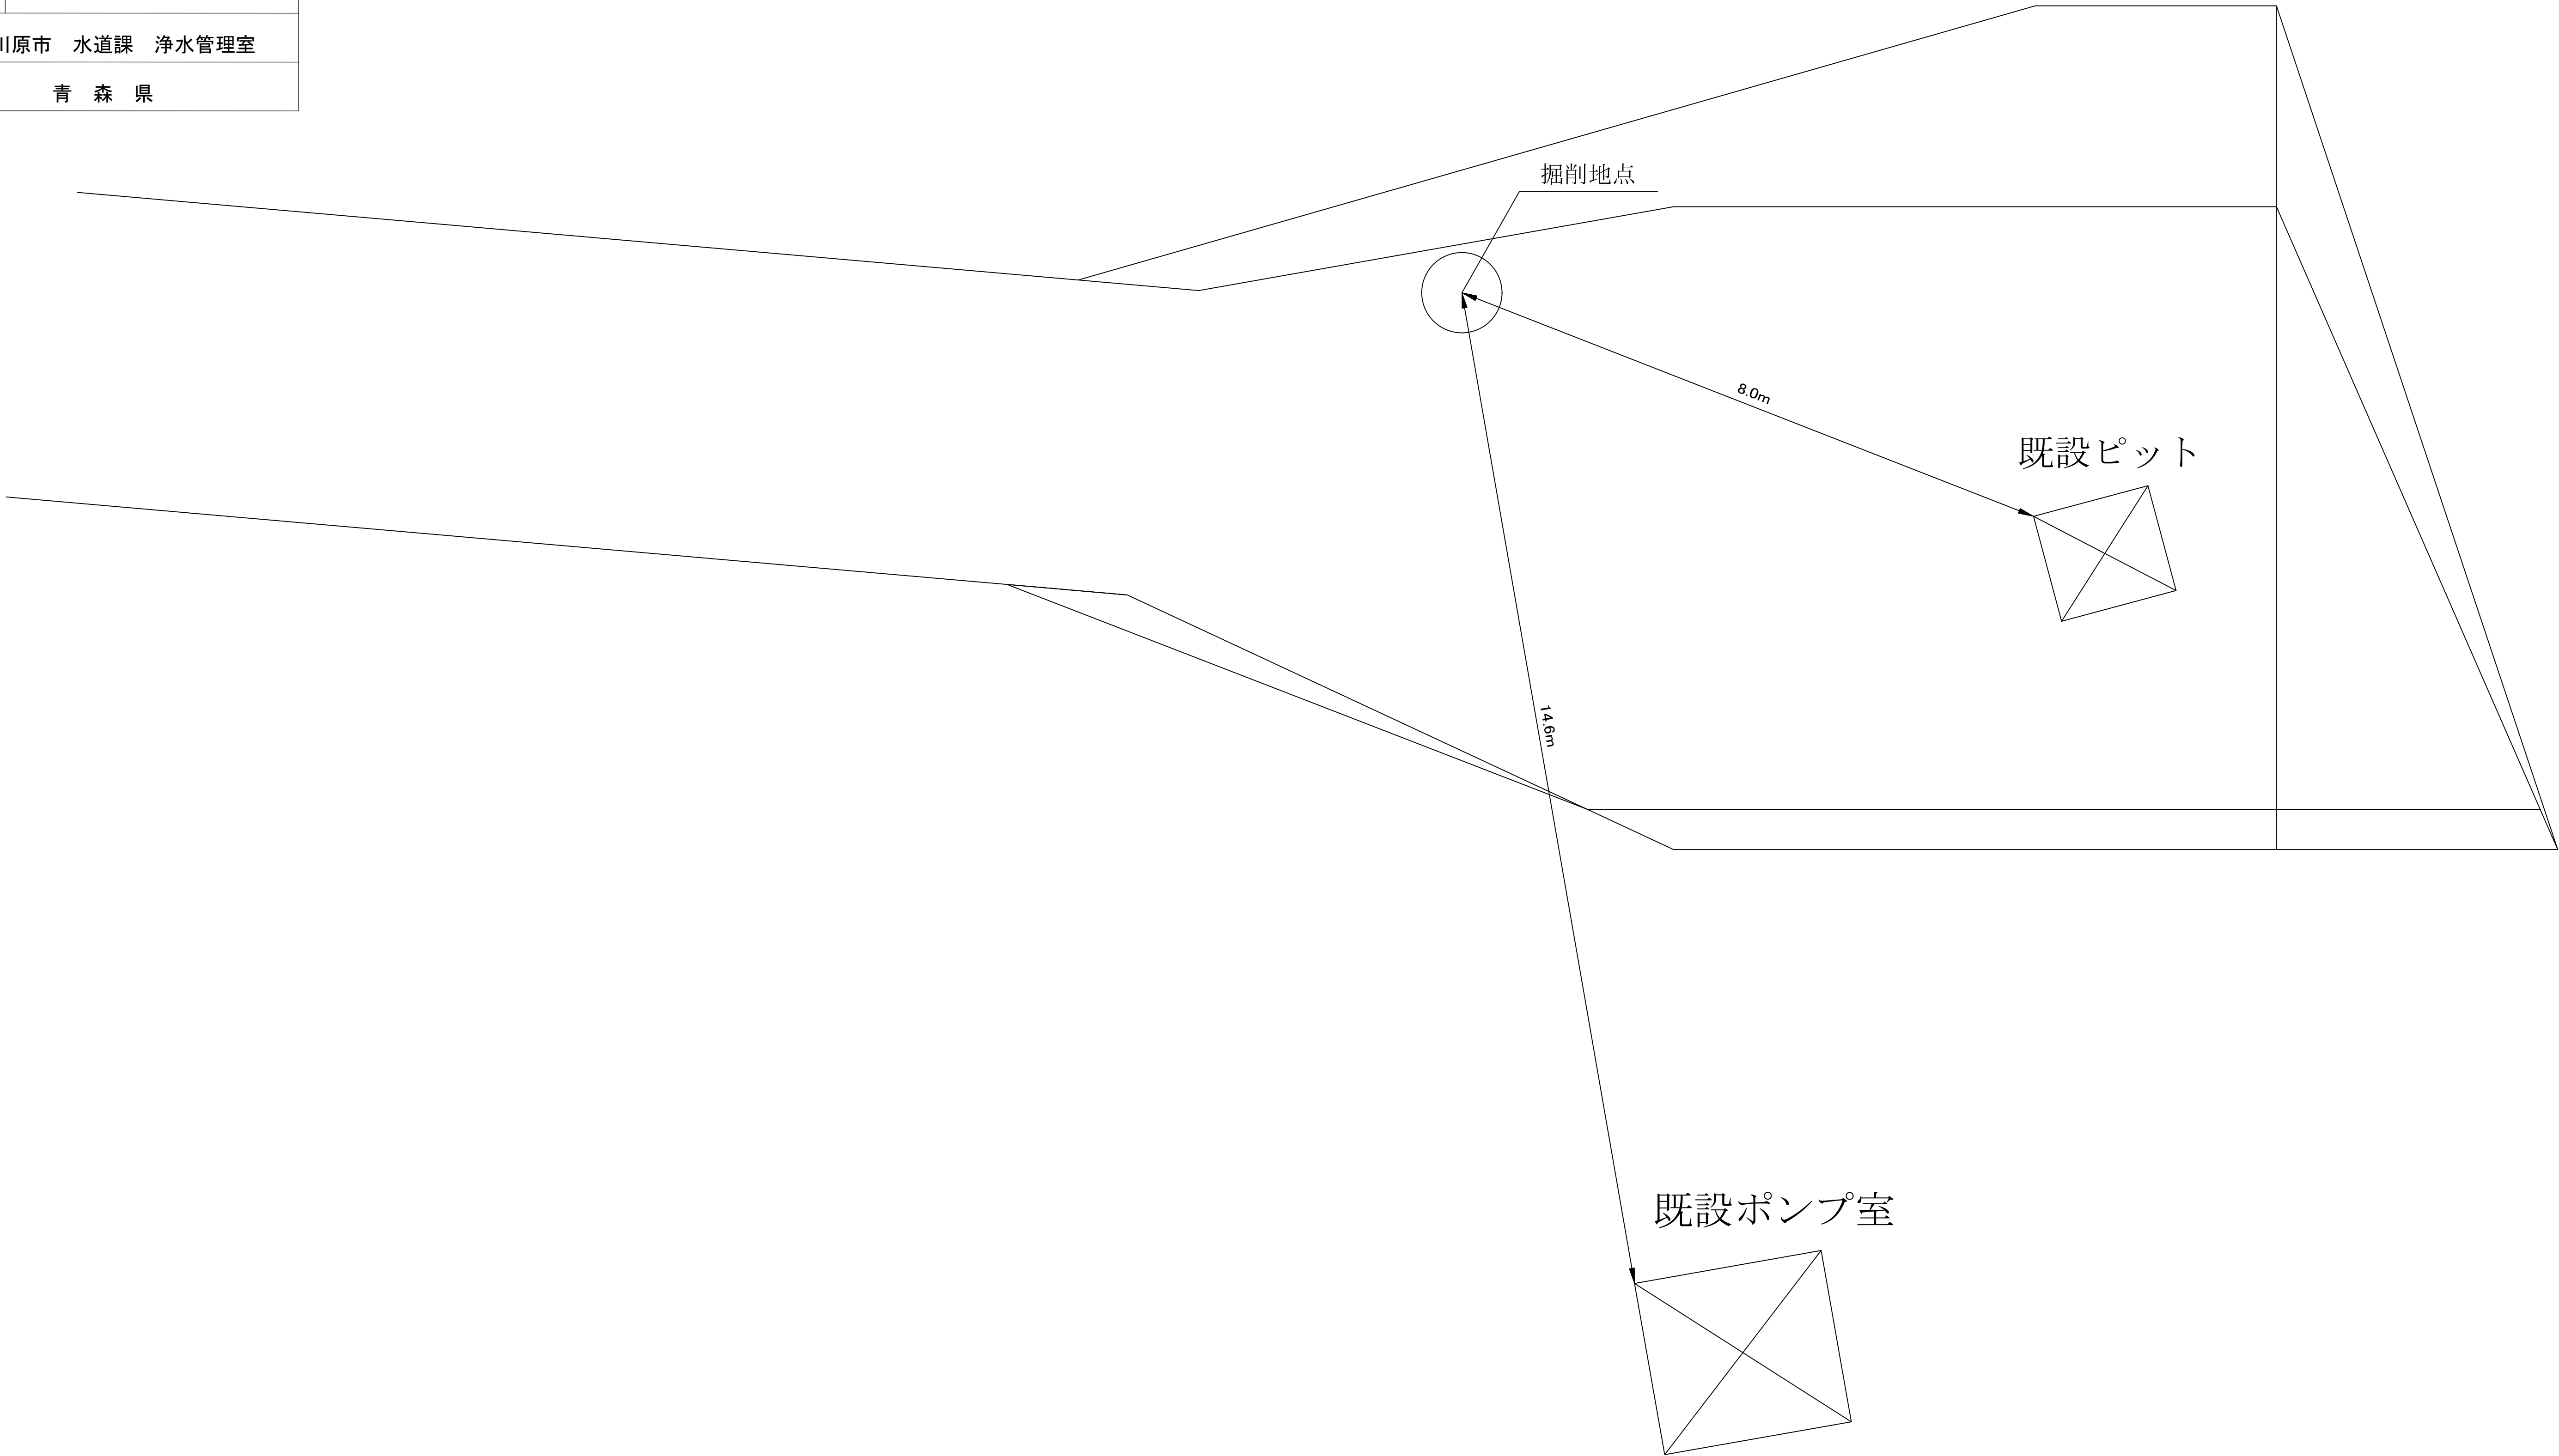


令和8年度	
工事番号	工水第1号
工 事 名	工業用水道3号井戸増設工事
施工箇所	五所川原市大字毘沙門字上熊石1-184外地利
推定柱状図・井戸断面図 ビット図	縮尺 FREE
図面番号	7葉中3
五所川原市 水道課 浄水管理室	
青 森 県	



推定孔内地質及び電気検層図 S=free

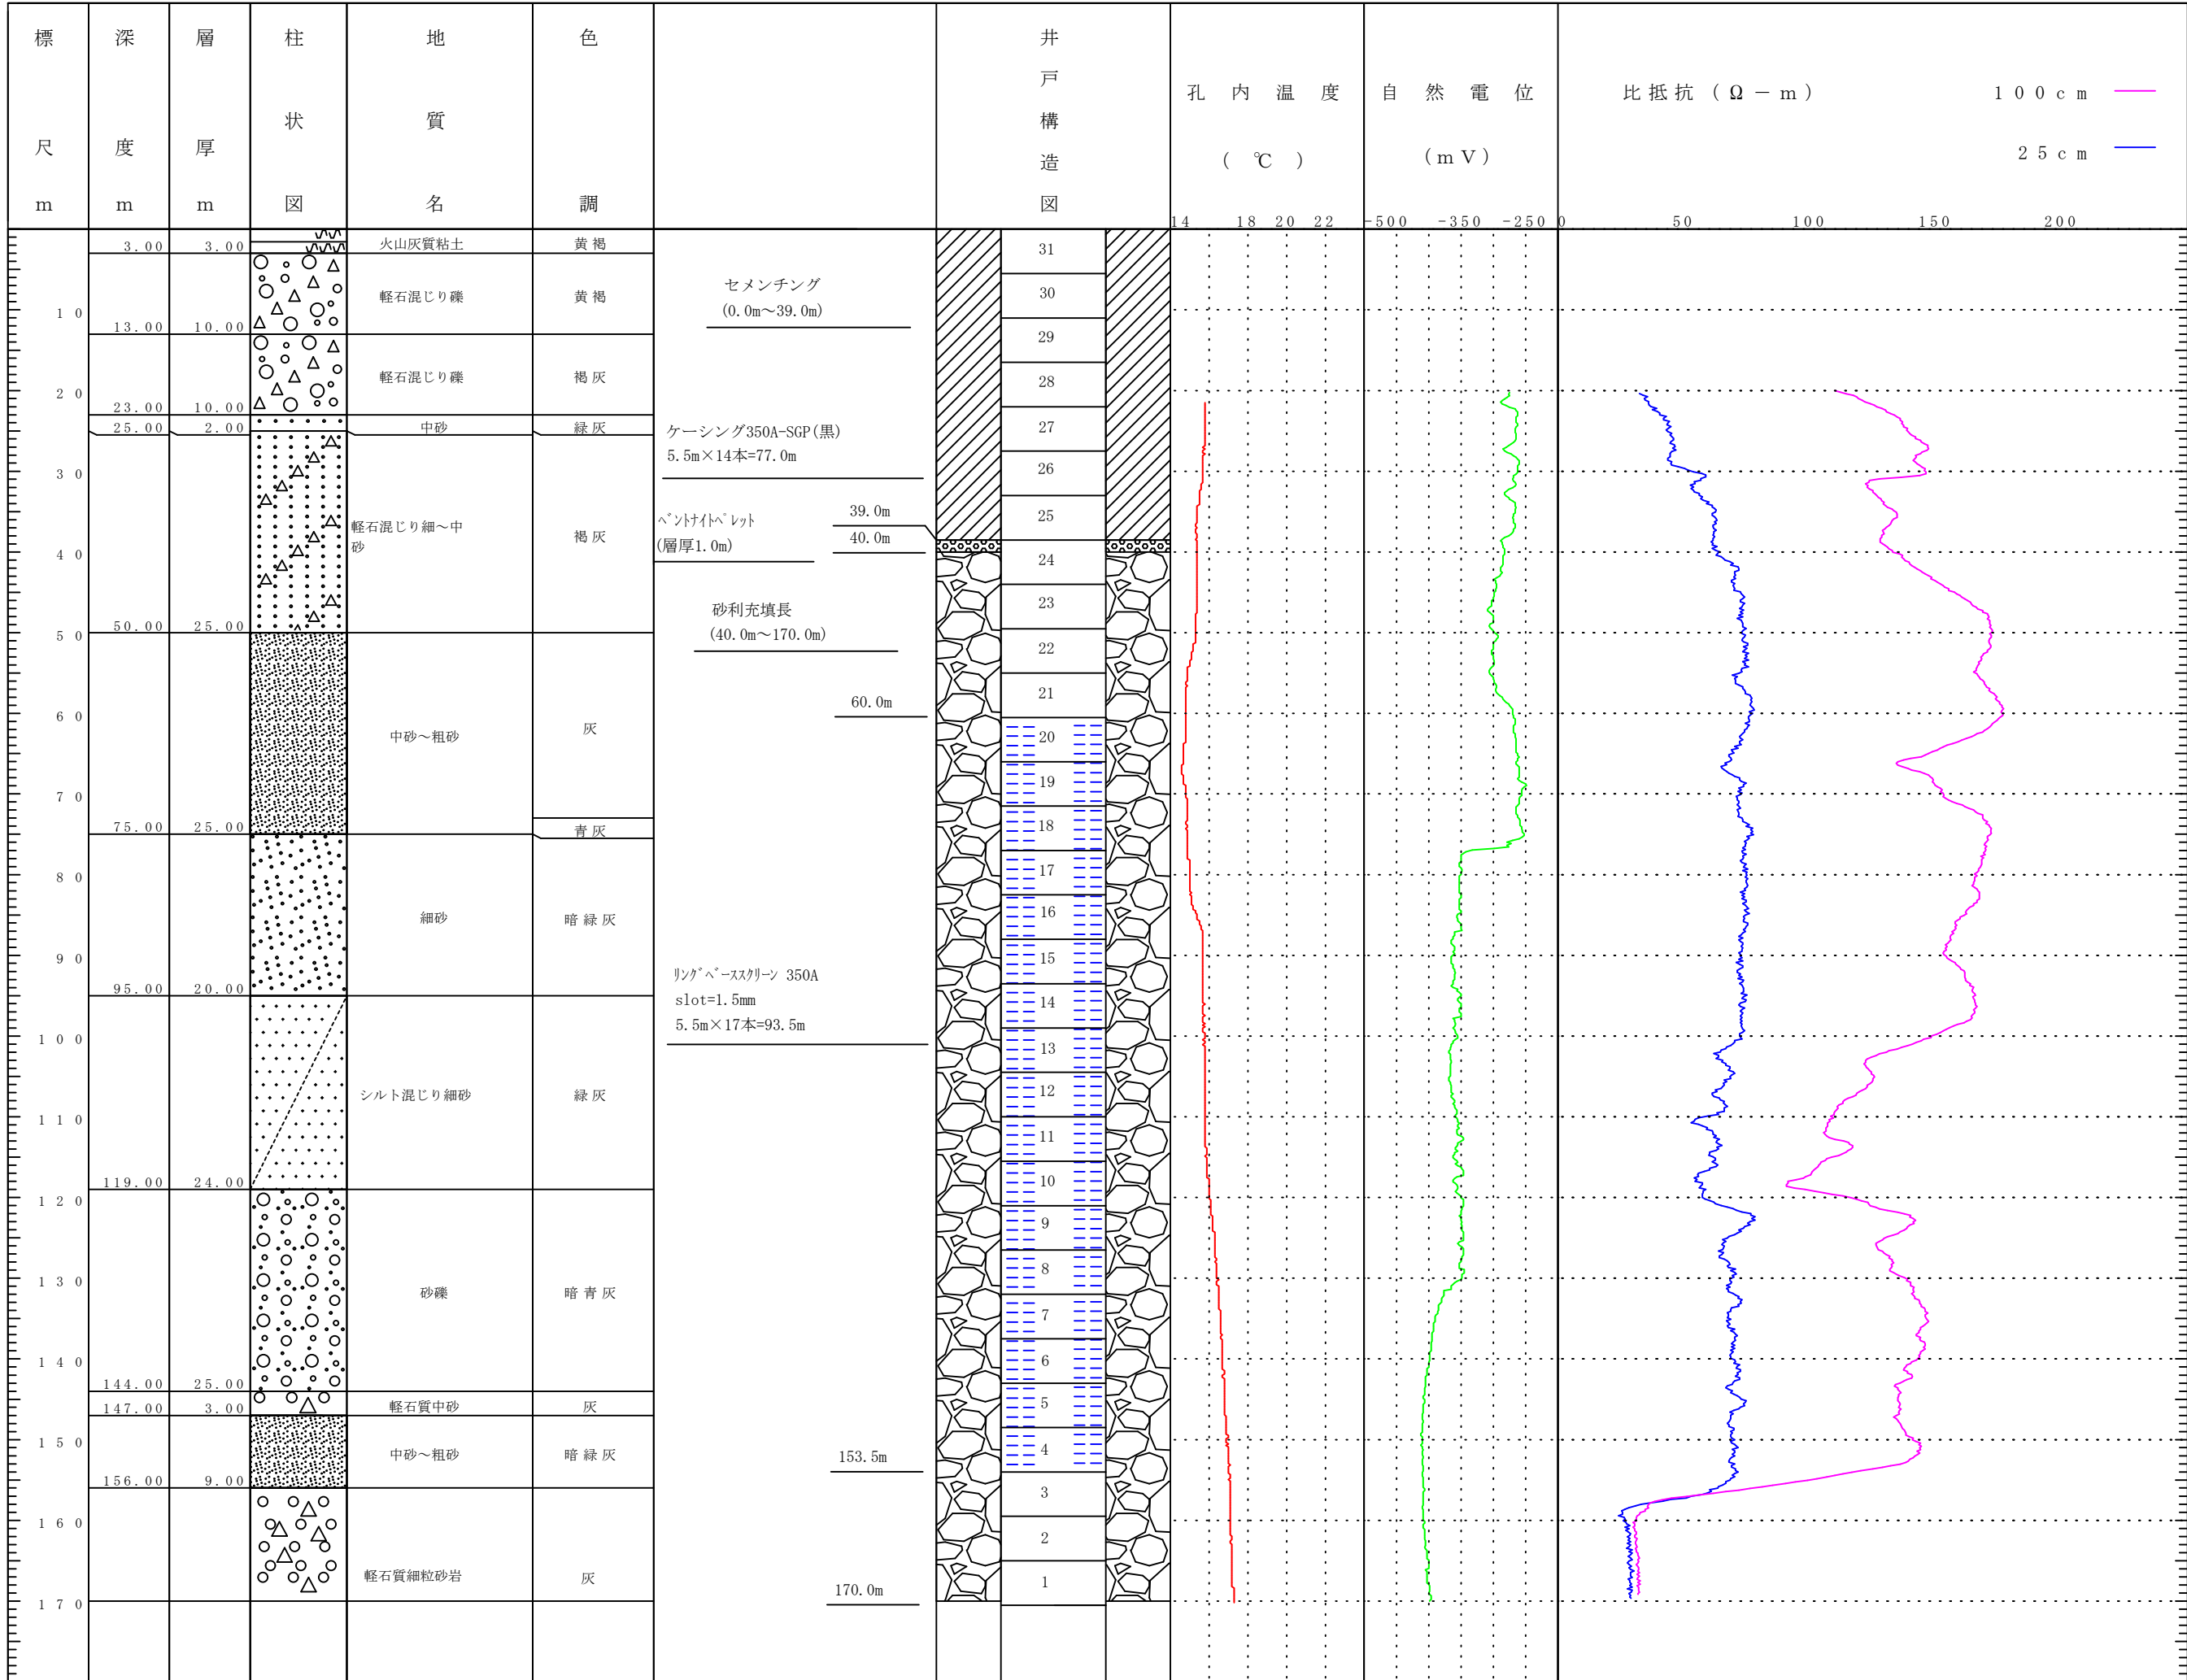


井戸断面図 S=free

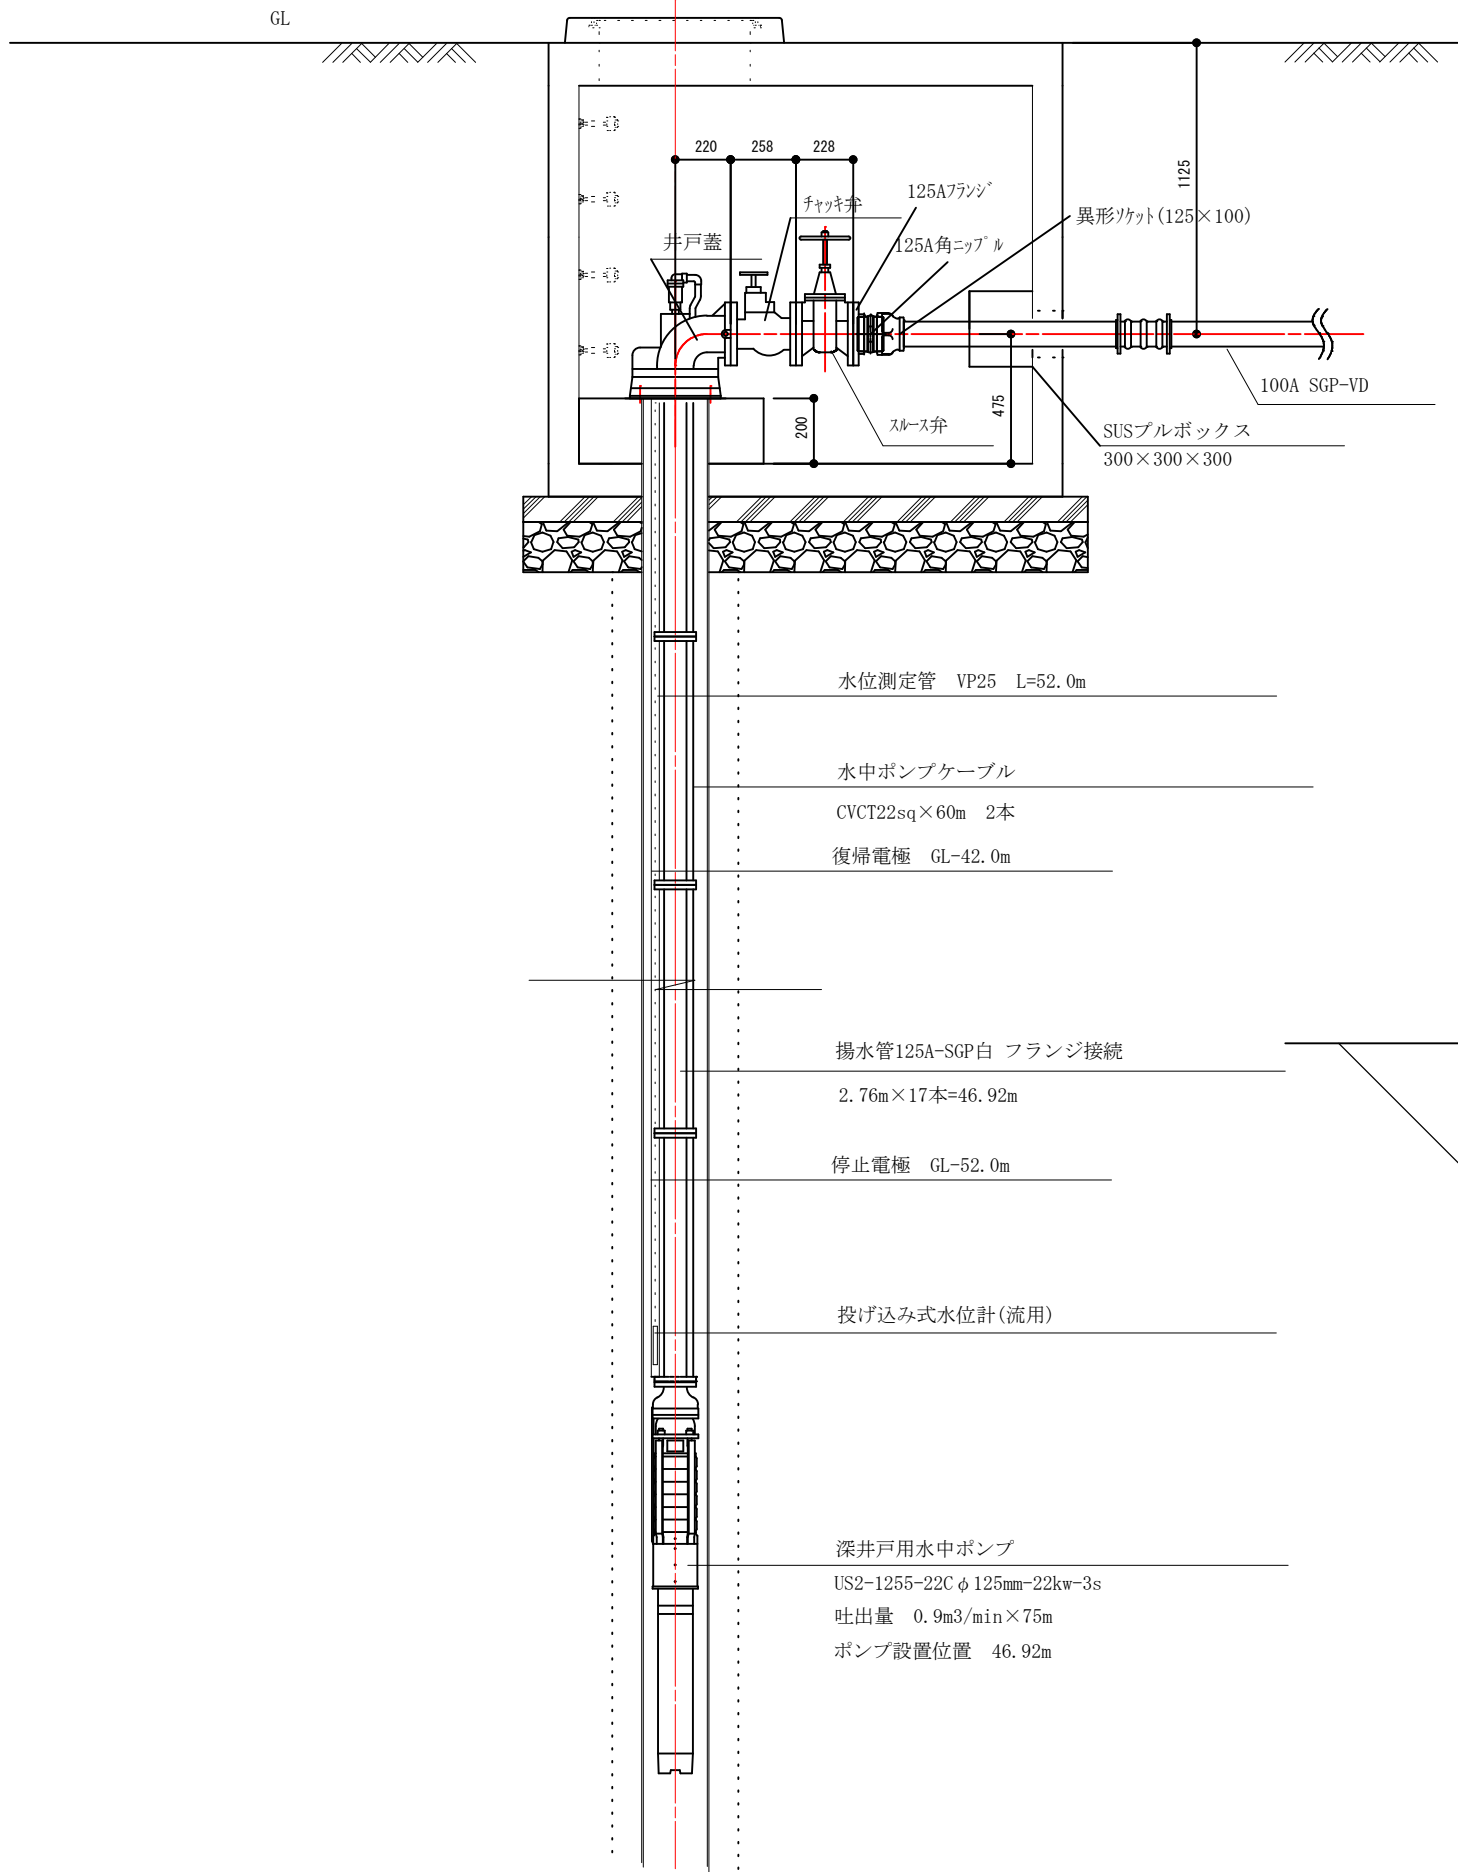

ビット平面図 S=free

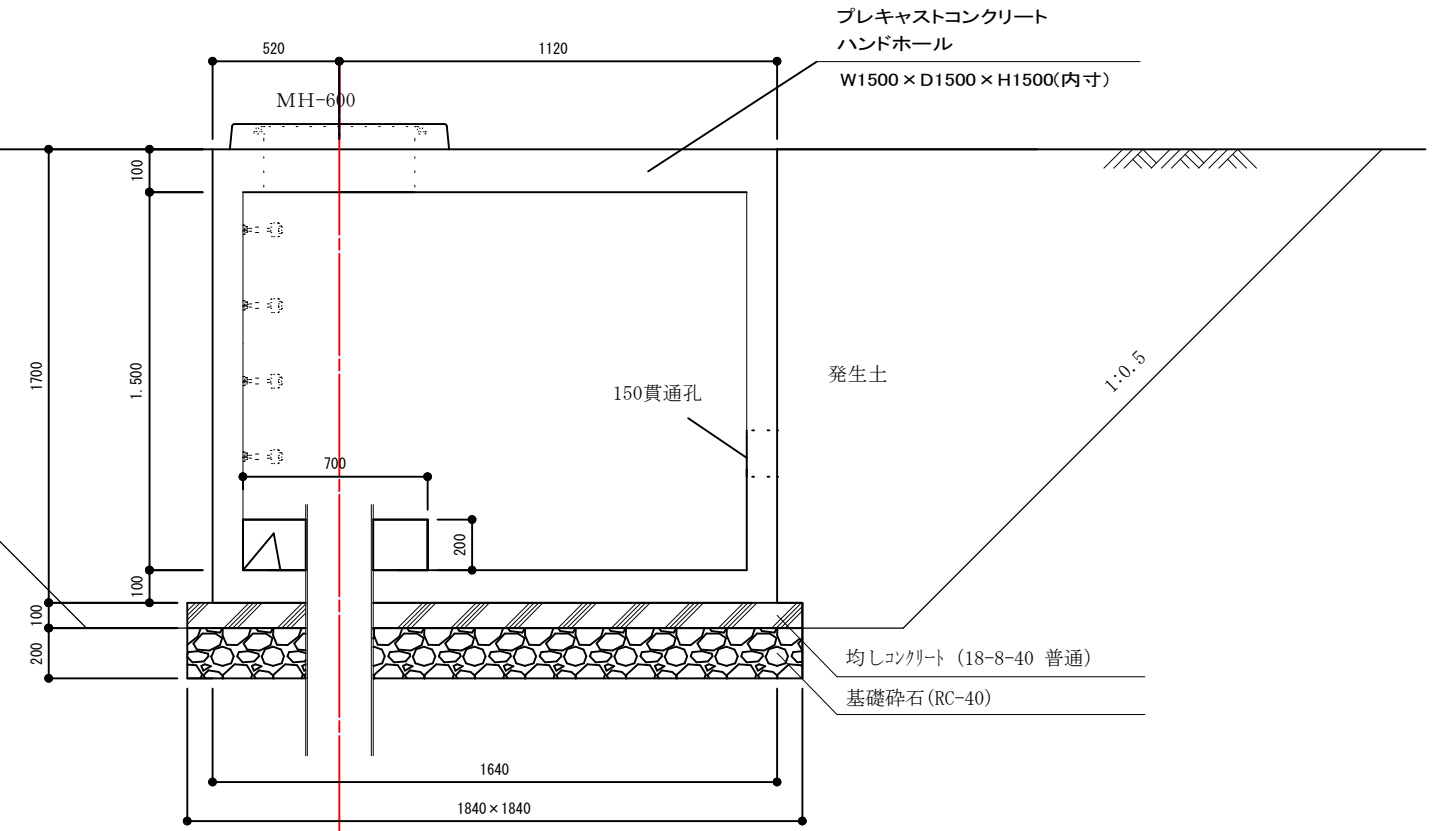
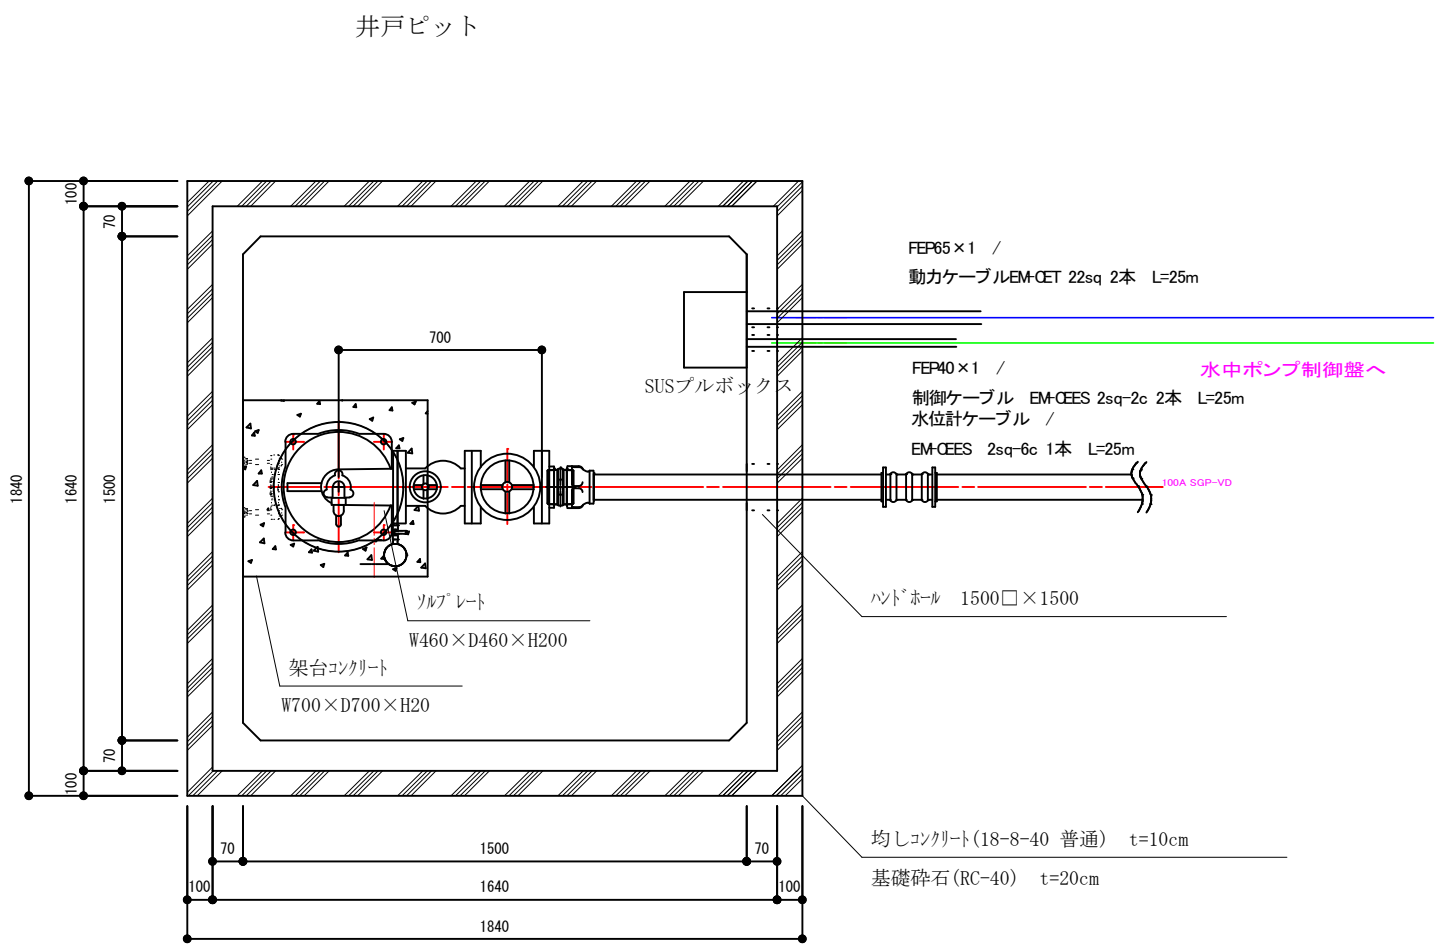


350Aリングベーススクリーン詳細図 S=Free

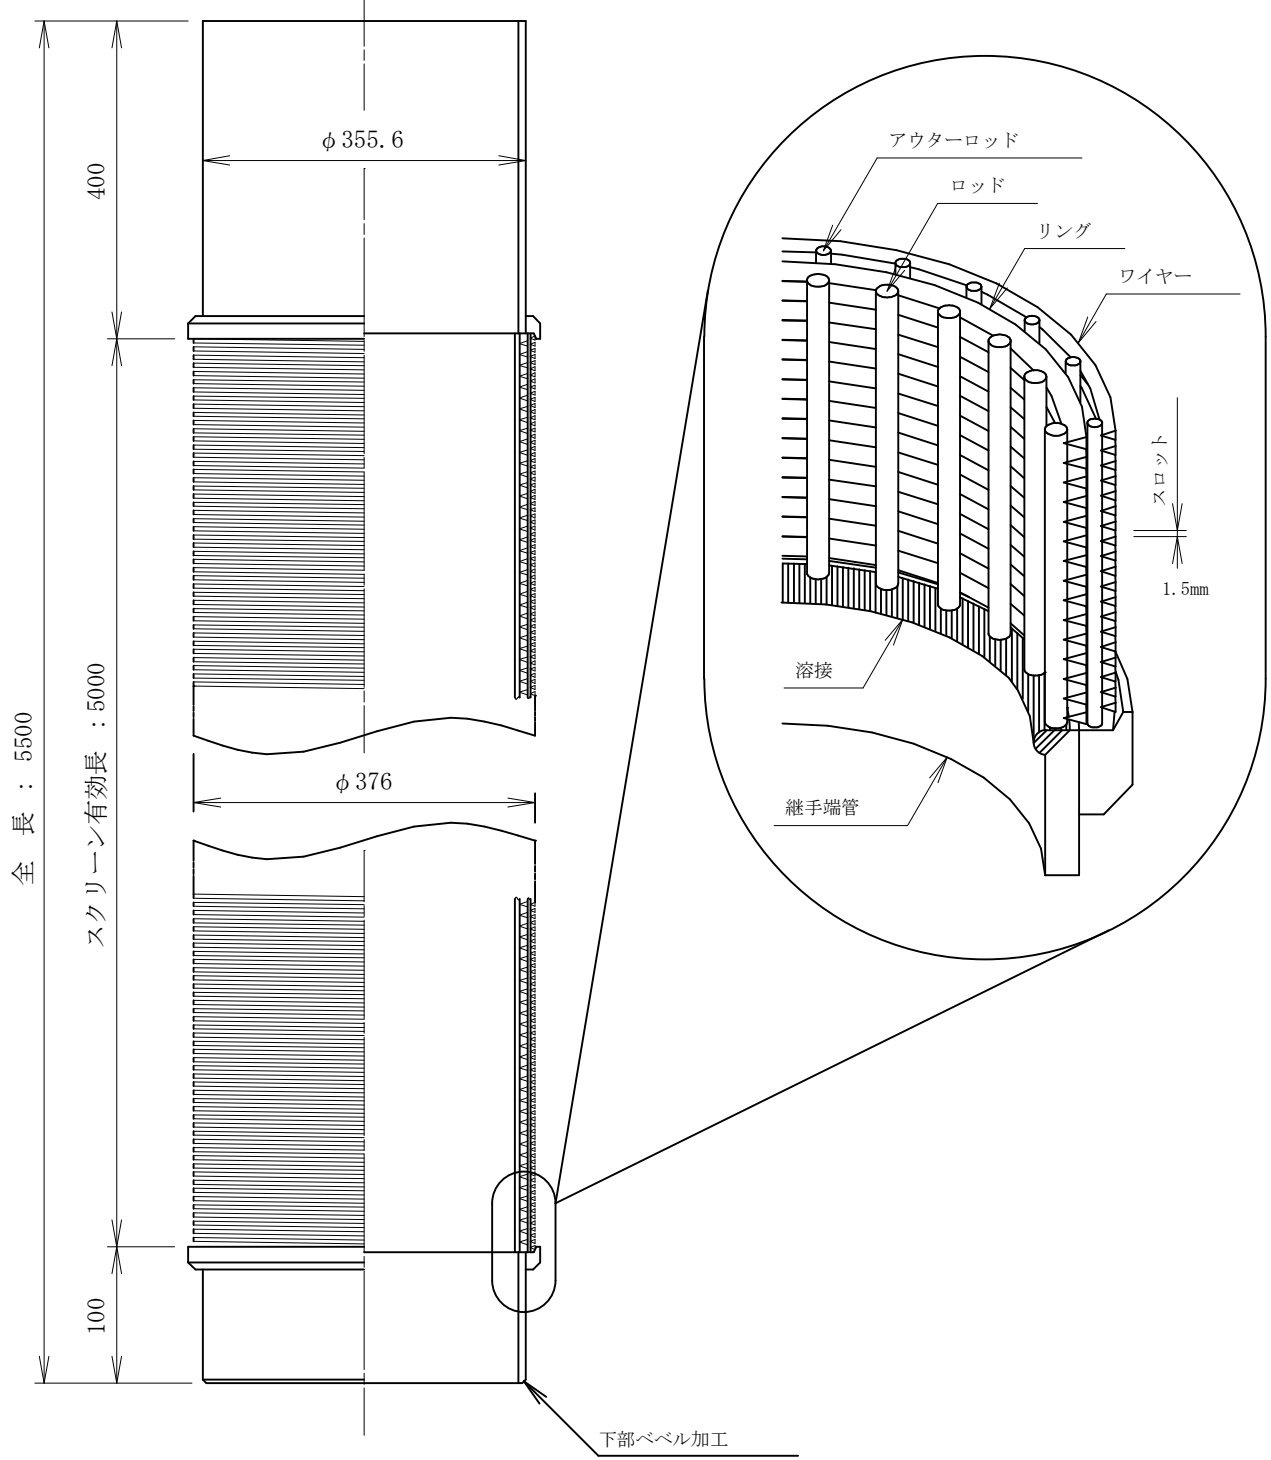


令和8年度	
工事番号	工水第1号
工 事 名	工業用水道3号井戸増設工事
施工箇所	五所川原市大字毘沙門字上熊石1-184外内地内
配管敷設平面図 配管敷設展開図	縮尺 FREE
図面番号	7葉中4
五所川原市 水道課 浄水管理室	
青 森 県	

配管敷設平面図

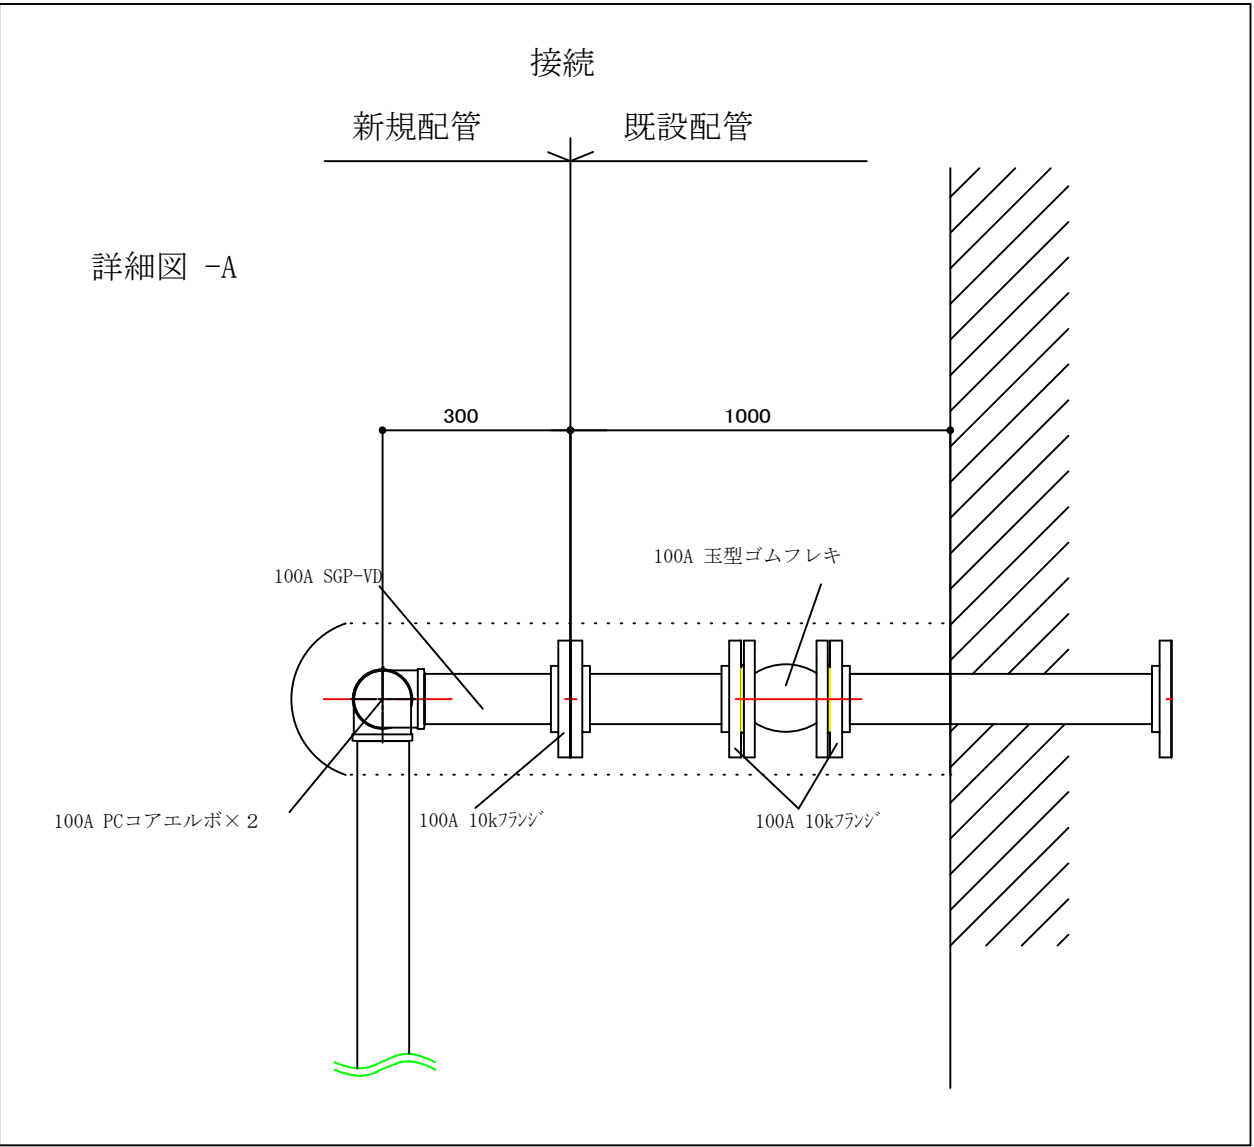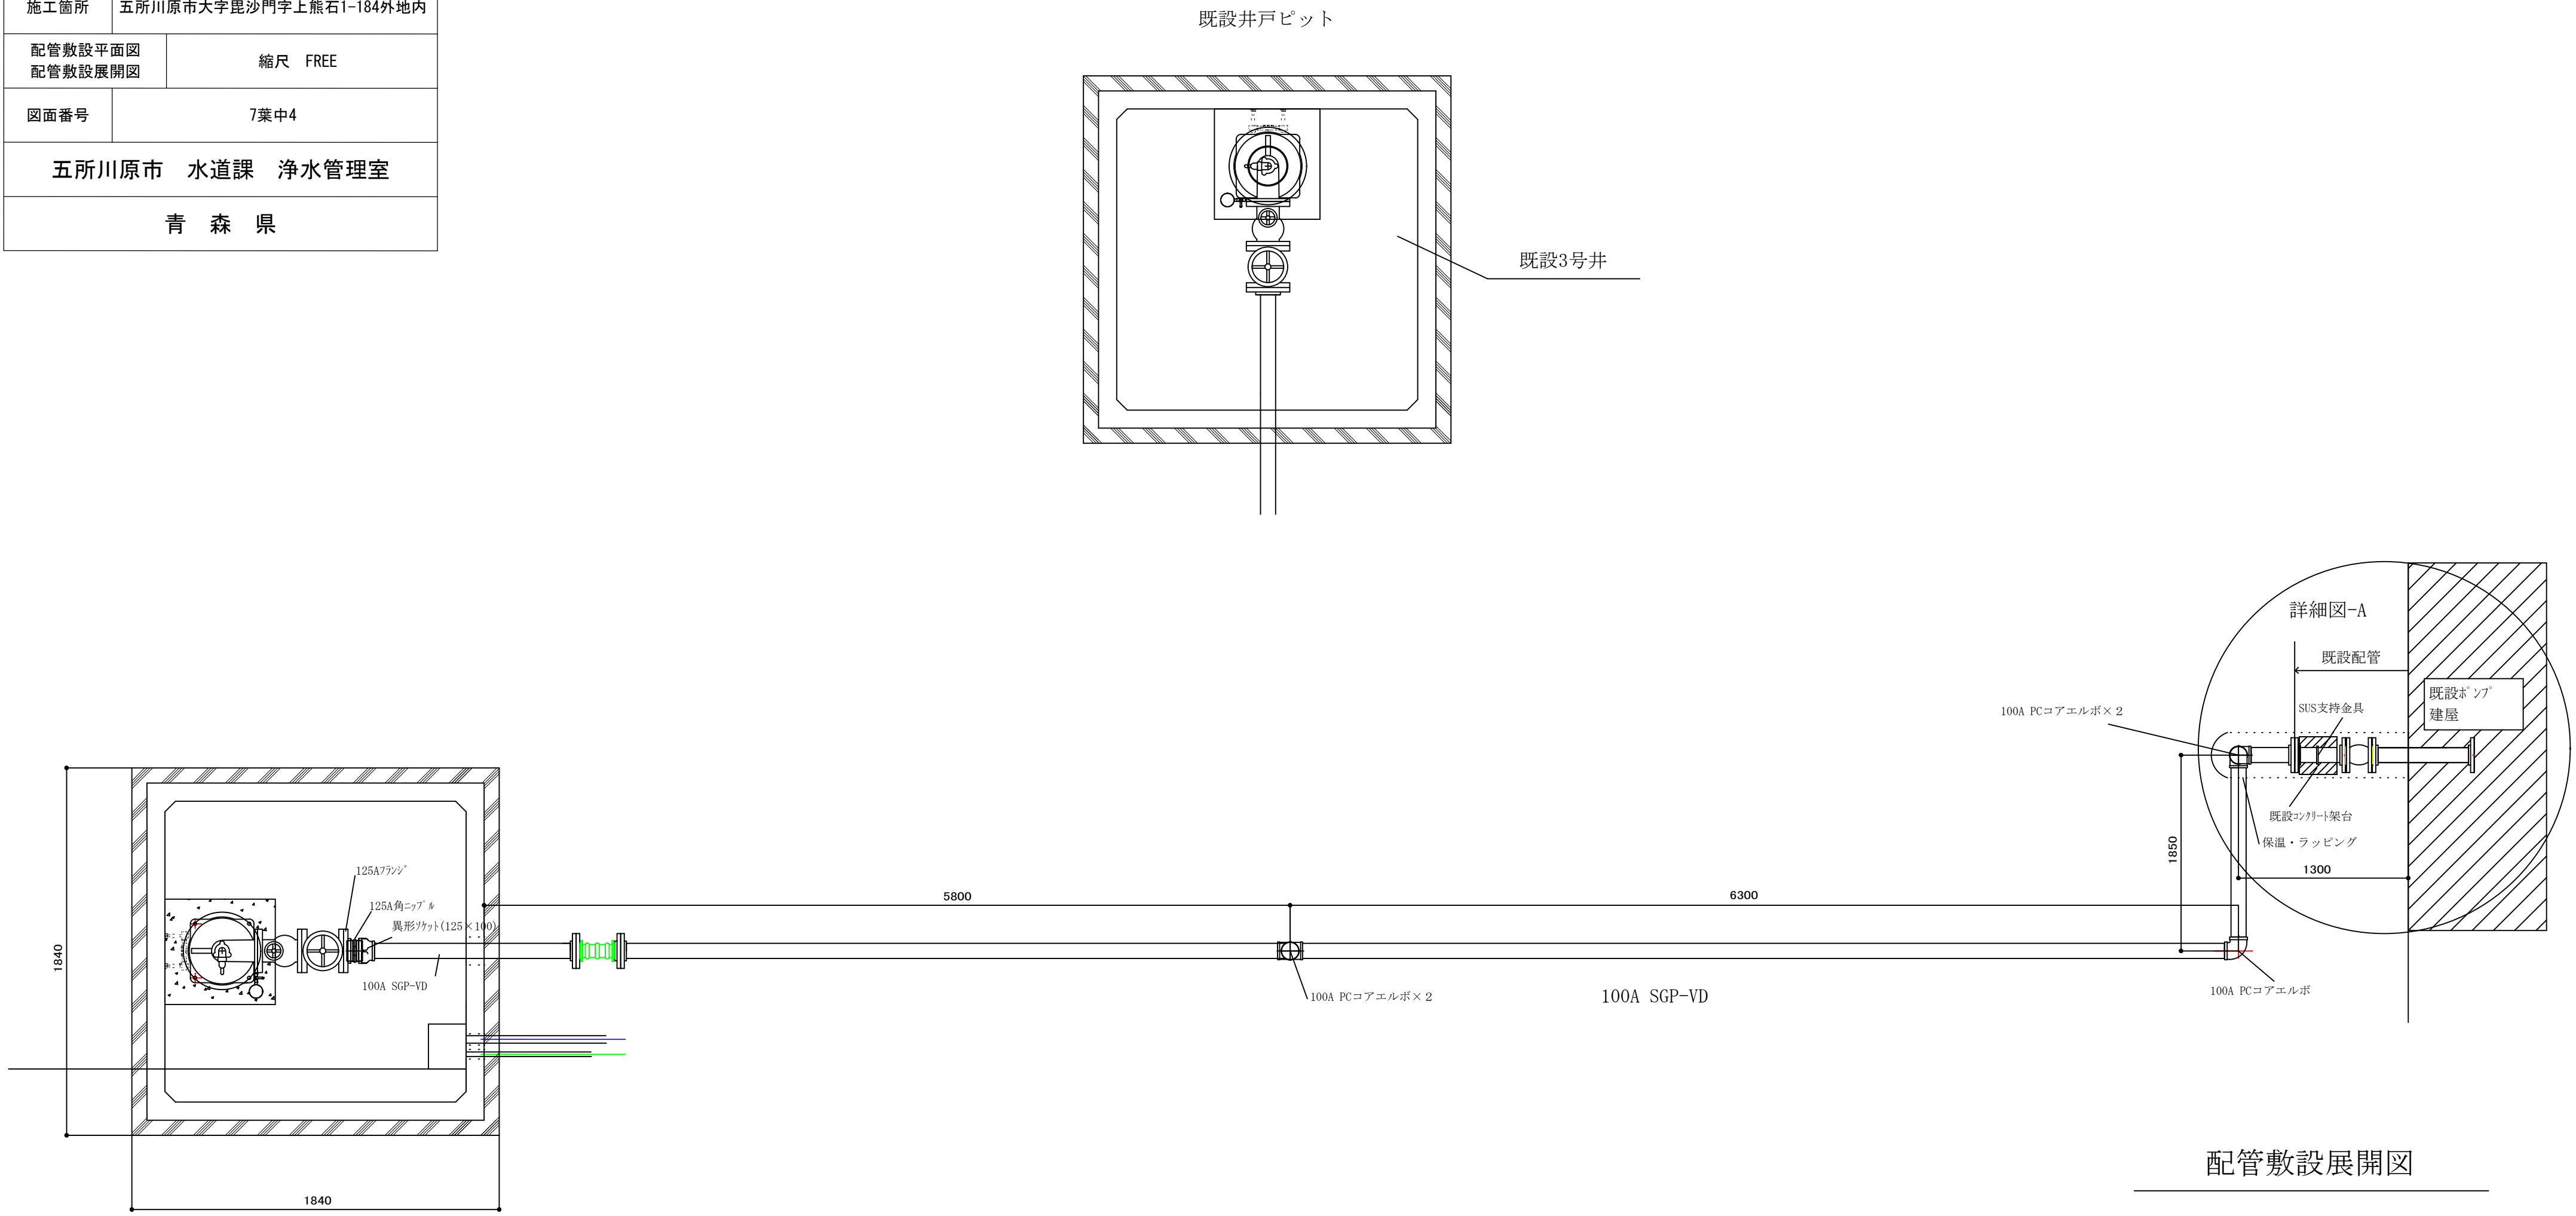


配管敷設展開図

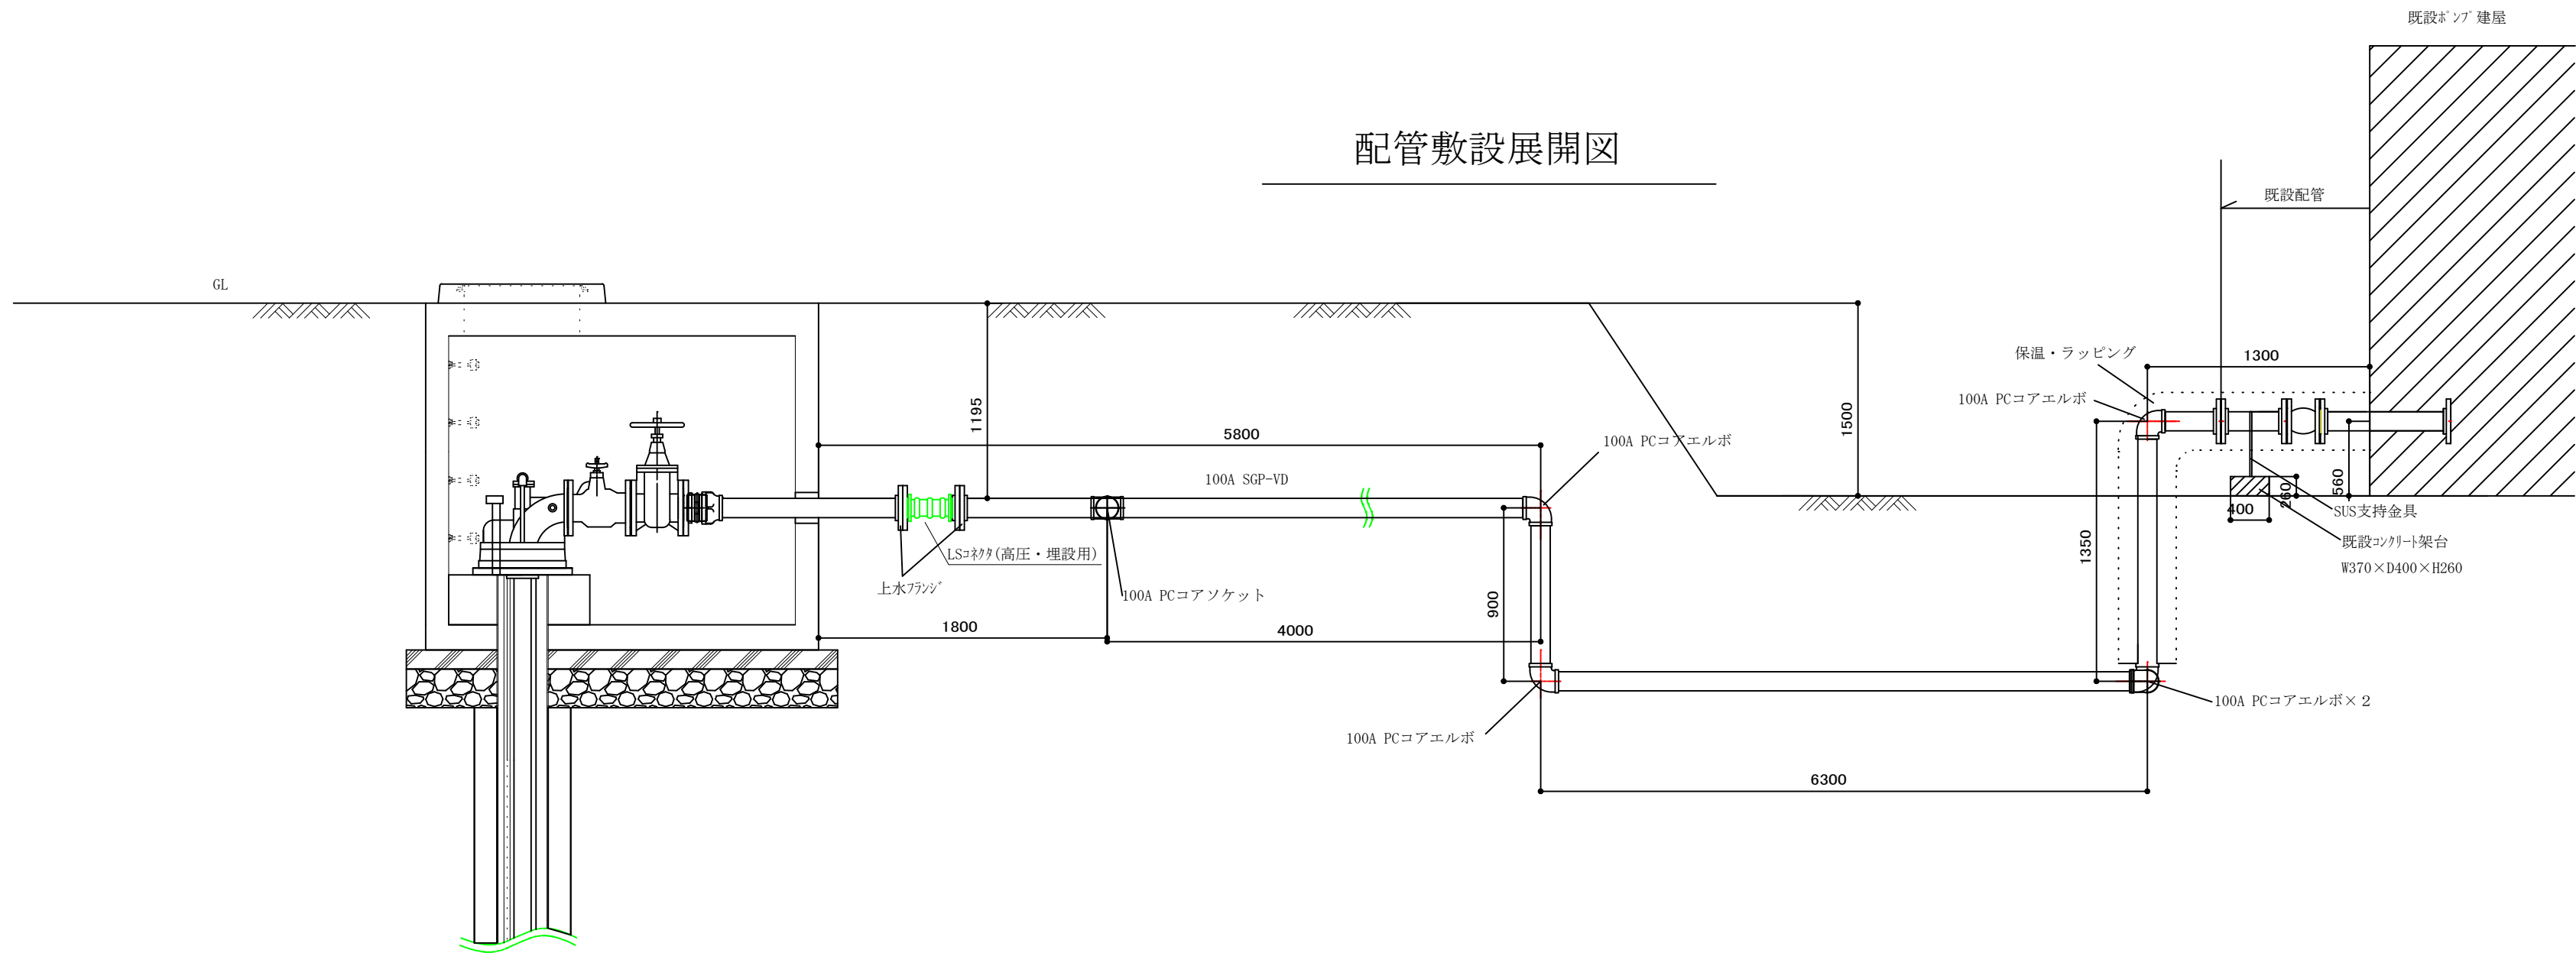


令和8年度	
工事番号	工水第1号
工 事 名	工業用水道3号井戸増設工事
施工箇所	五所川原市大字毘沙門字上熊石1-184外地内
電気配線図	縮尺 FREE
図面番号	7葉中5
五所川原市 水道課 浄水管理室	
青 森 県	

既設3号井

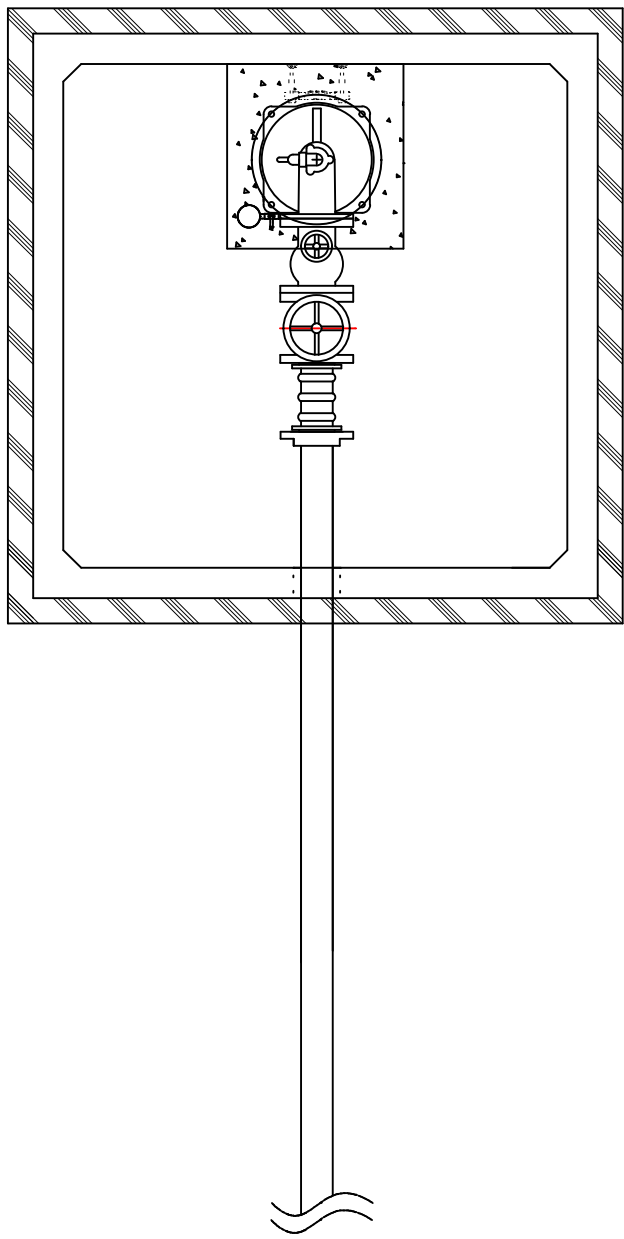

電気配線図 S=free

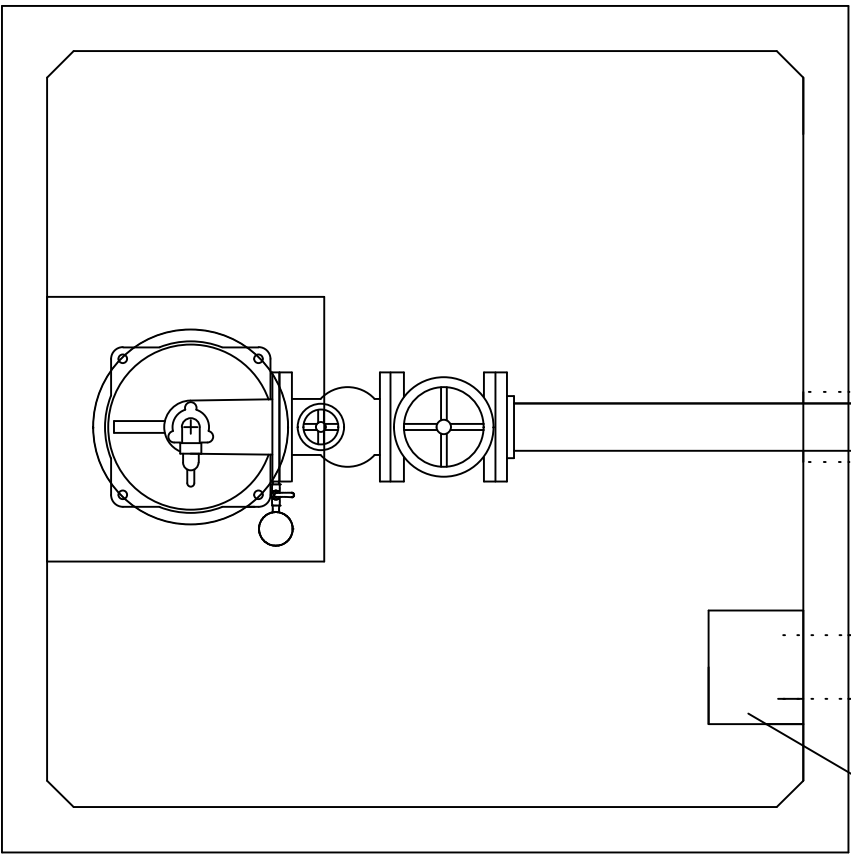

詳細図-1


FEP65 ×1本
EM-CET 22sq 2本

FEP40×1本
水位計専用ケーブル
EM-CEES 2sq-6c 1本

制御ケーブル
EM-CEES 2sq-2c 2本

SUSプルボックス
300×300×300

新設3号井

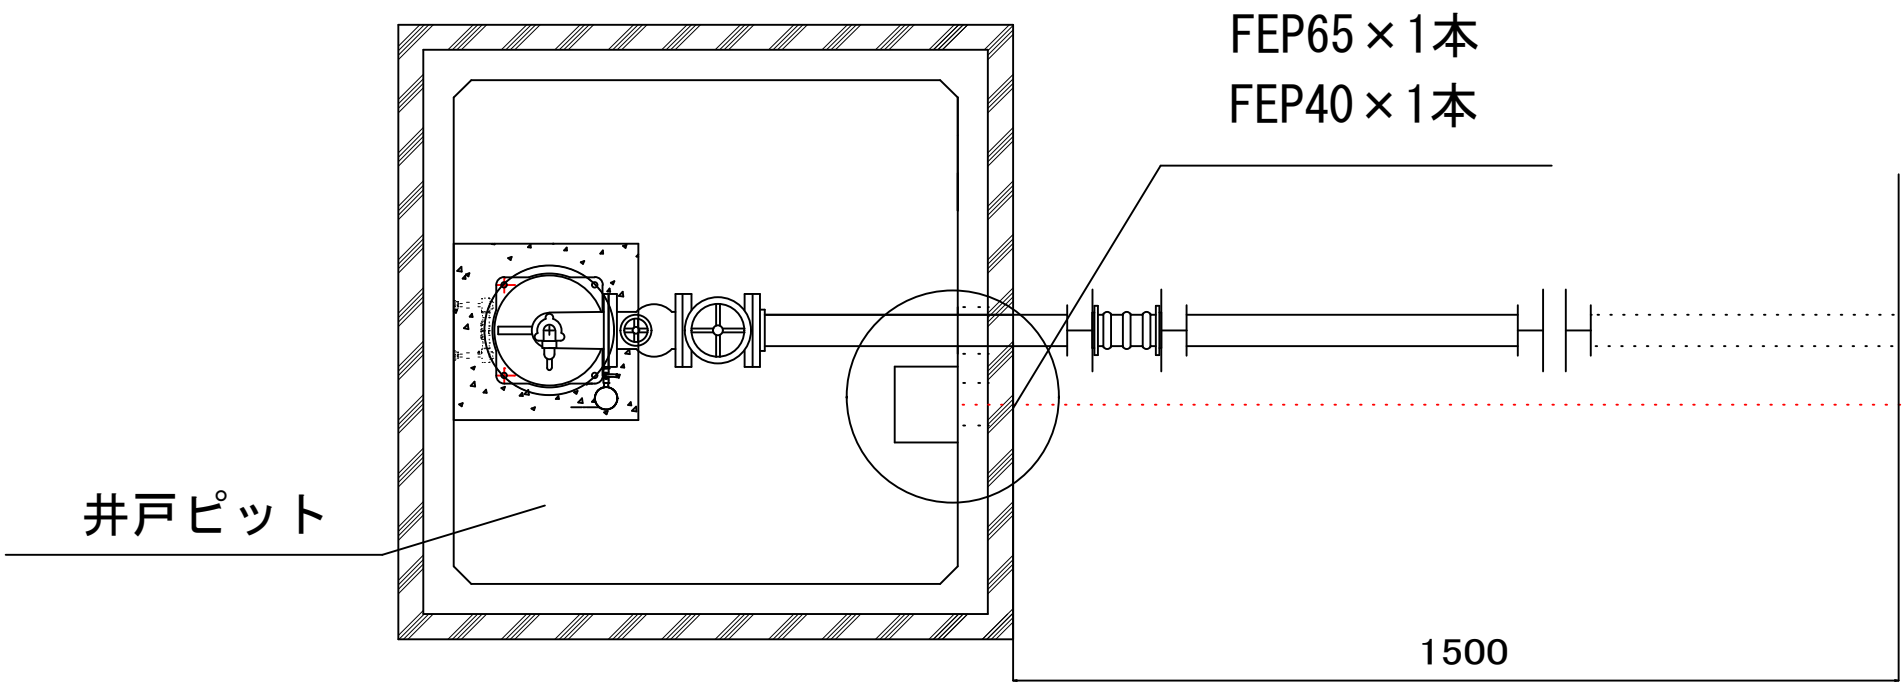

FEP65×1本
FEP40×1本

新設配管

各ケーブルはプルボックスへ


既設プルボックス

この付近にて
既設FEPに接続
(φ65, φ40)


「既設ポンプ室」

令和8年度	
工事番号	工水第1号
工 事 名	工業用水道3号井戸増設工事
施工箇所	五所川原市大字毘沙門字上熊石1-184外地内
降り口すき取り図	縮尺 FREE
図面番号	7葉中6
五所川原市 水道課 浄水管理室	
青 森 県	

降り口すき取り図

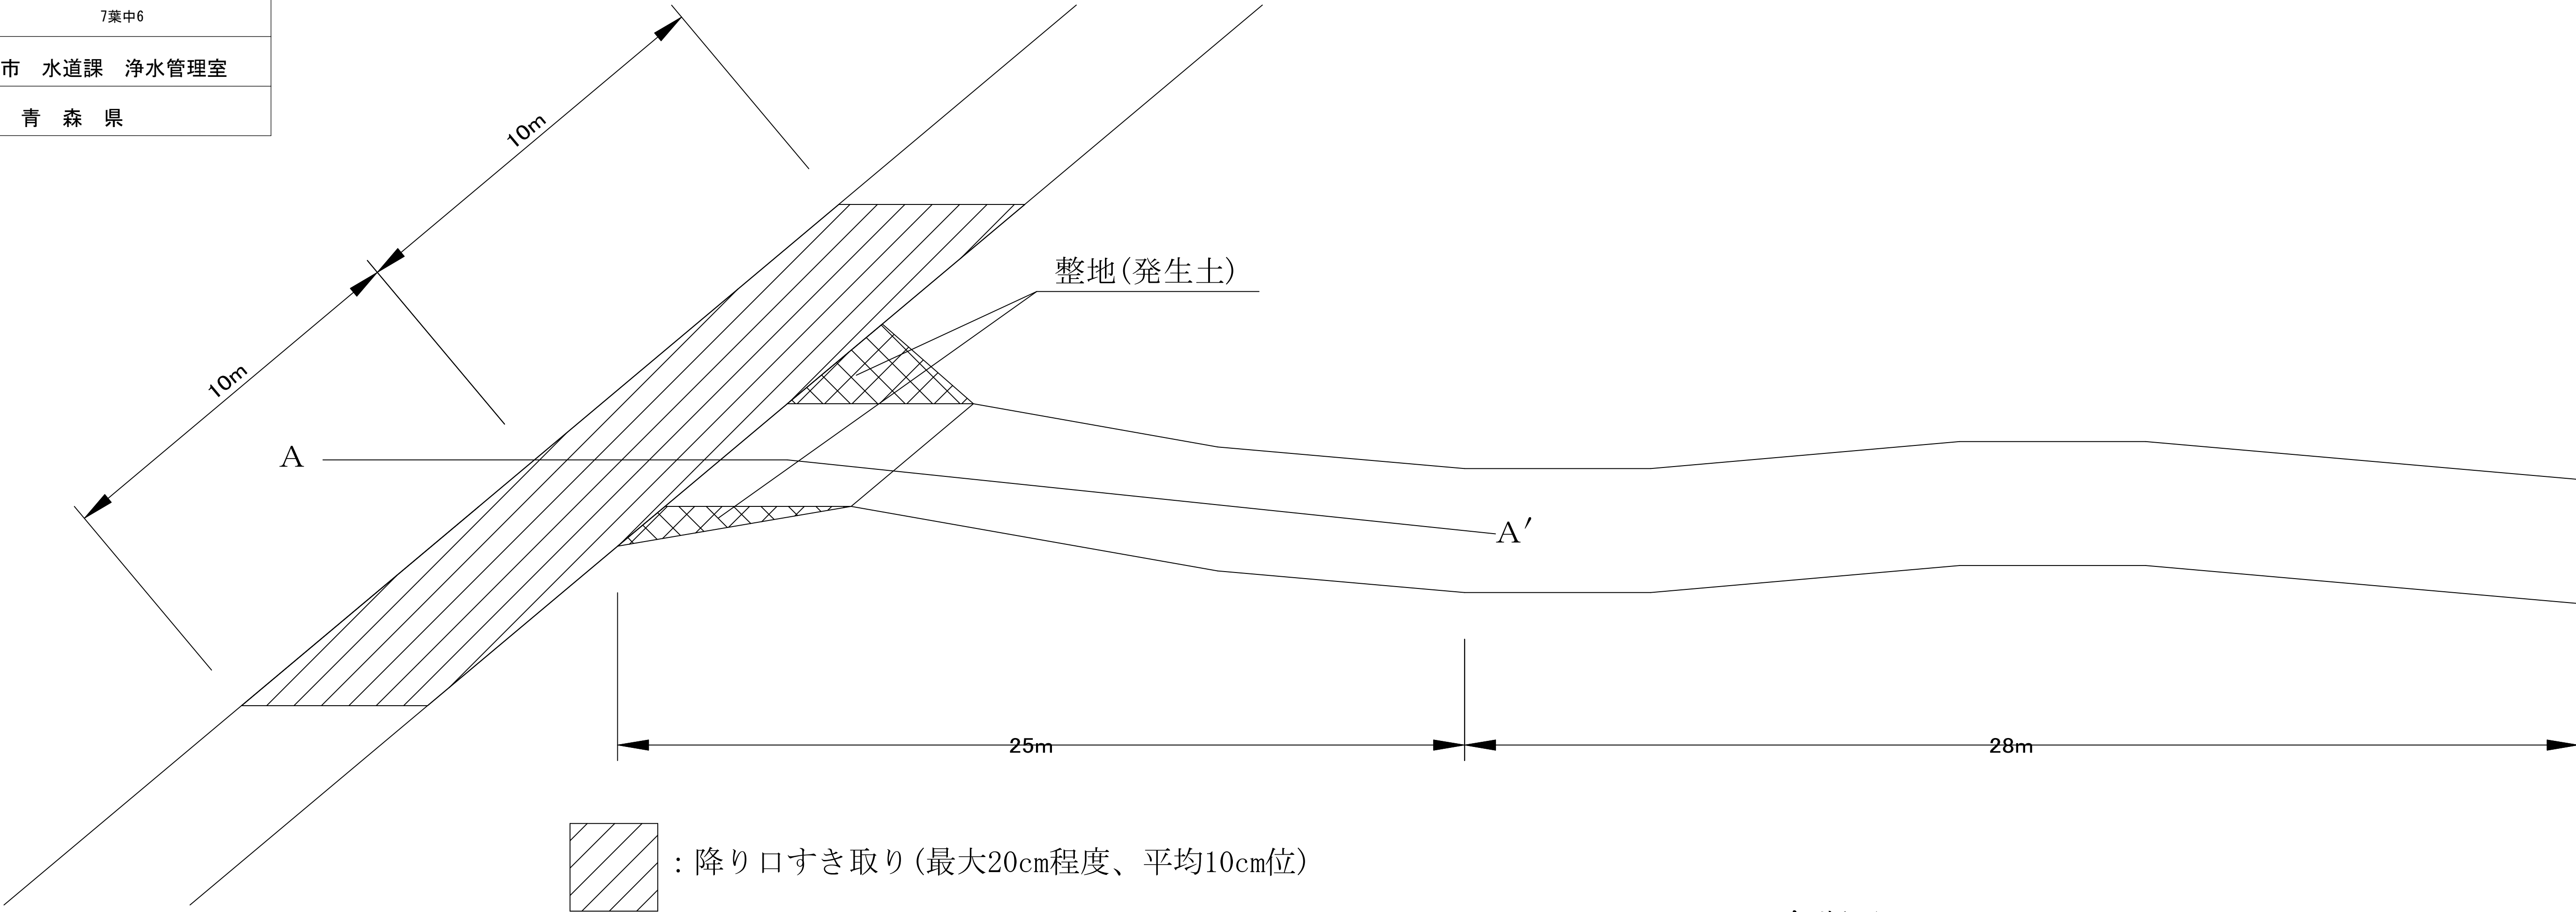

A-A' 断面

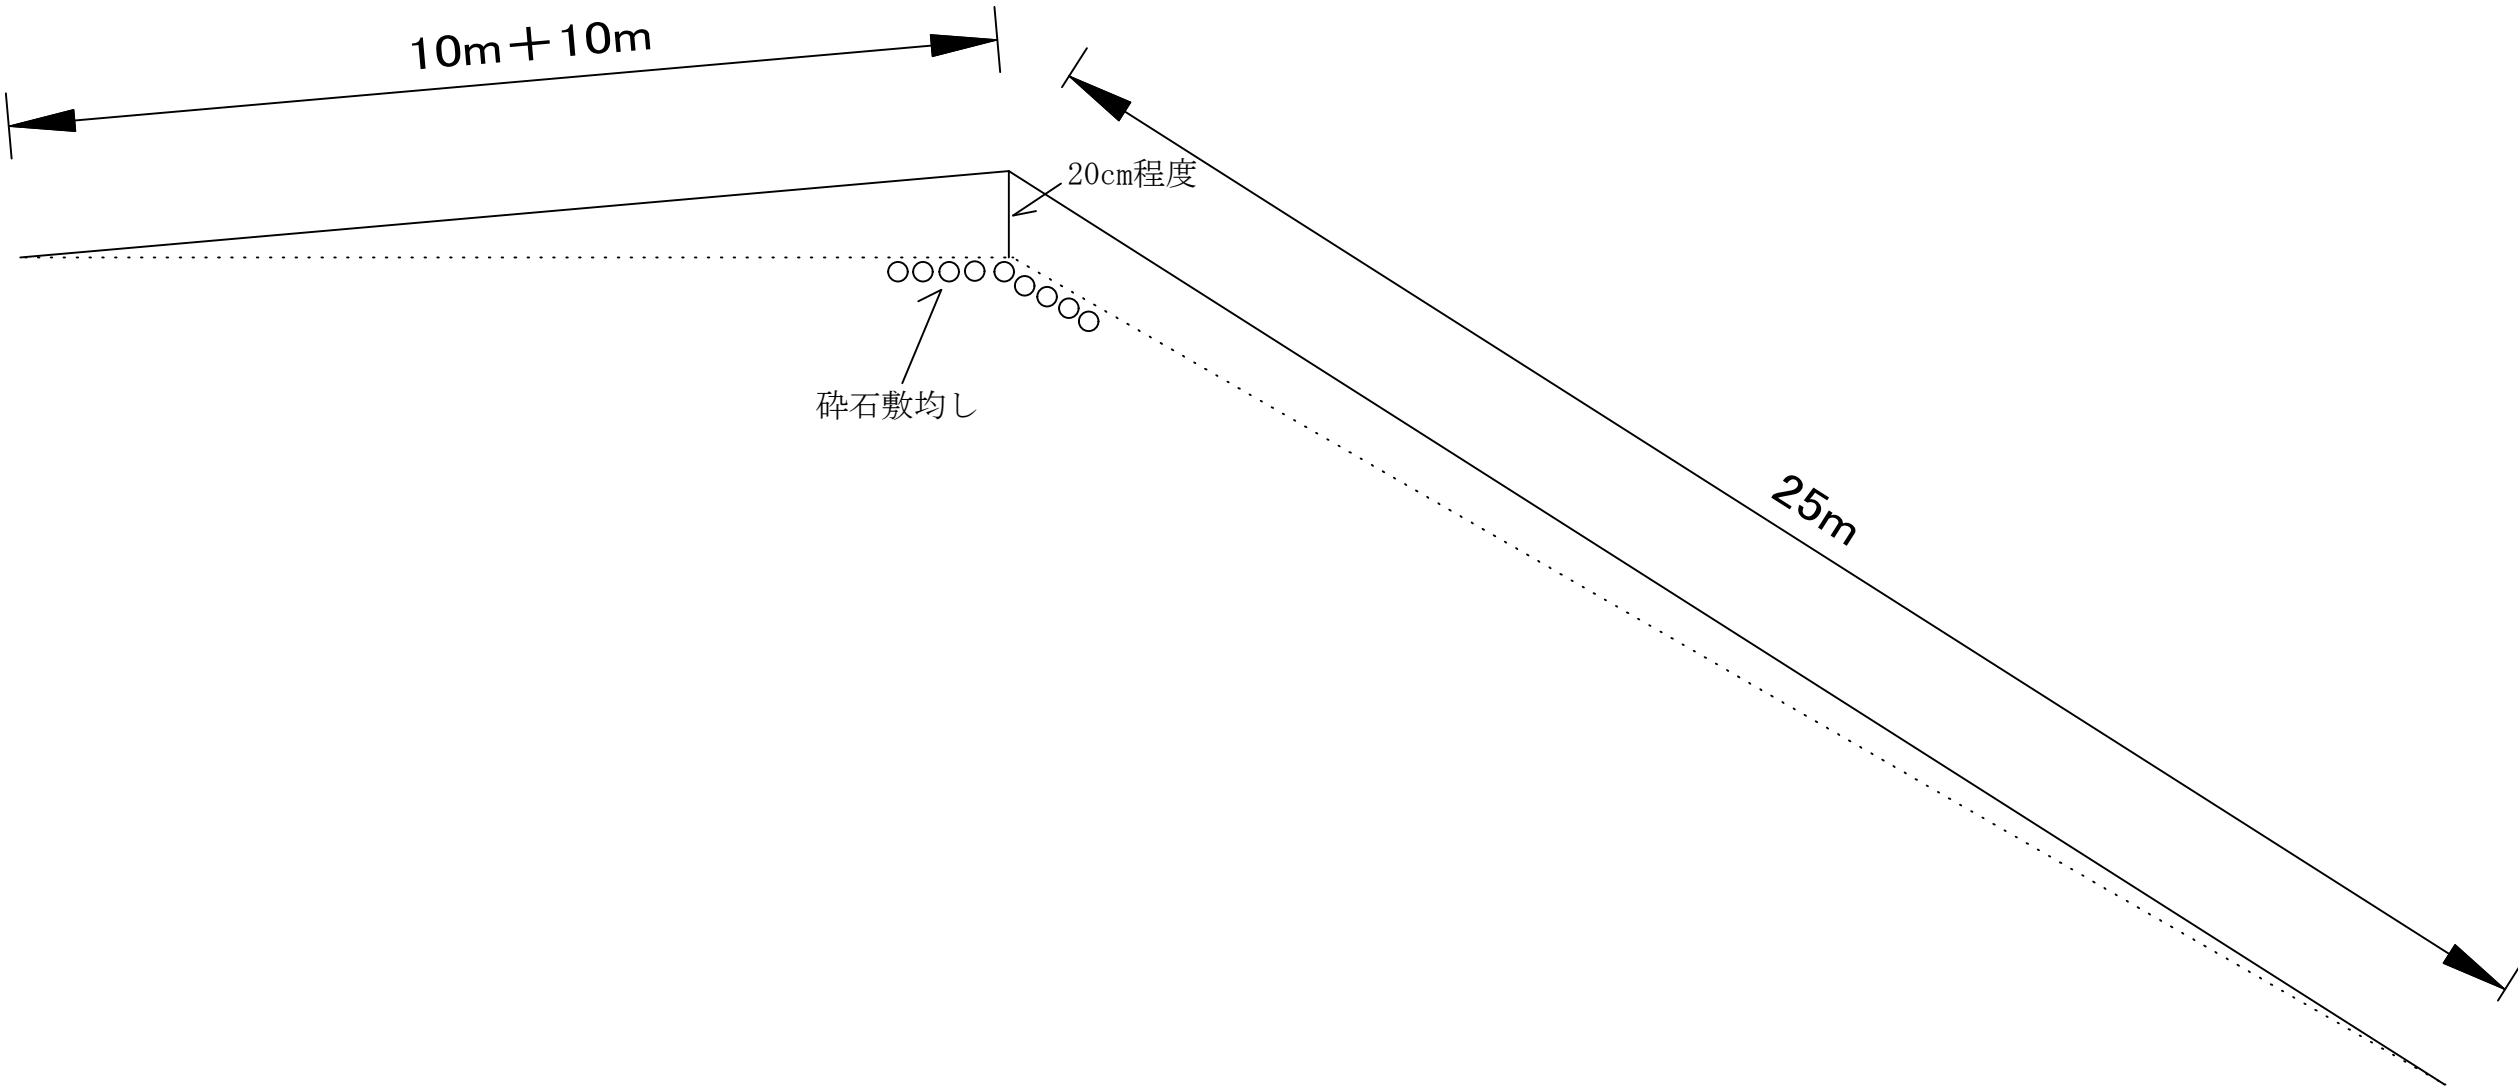

令和8年度	
工事番号	工水第1号
工 事 名	工業用水道3号井戸増設工事
施工箇所	五所川原市大字毘沙門字上熊石1-184外地利
作業ヤード造成図	縮尺 FREE
図面番号	7葉中7
五所川原市 水道課 浄水管理室	
青 森 県	

作業ヤード造成図

