


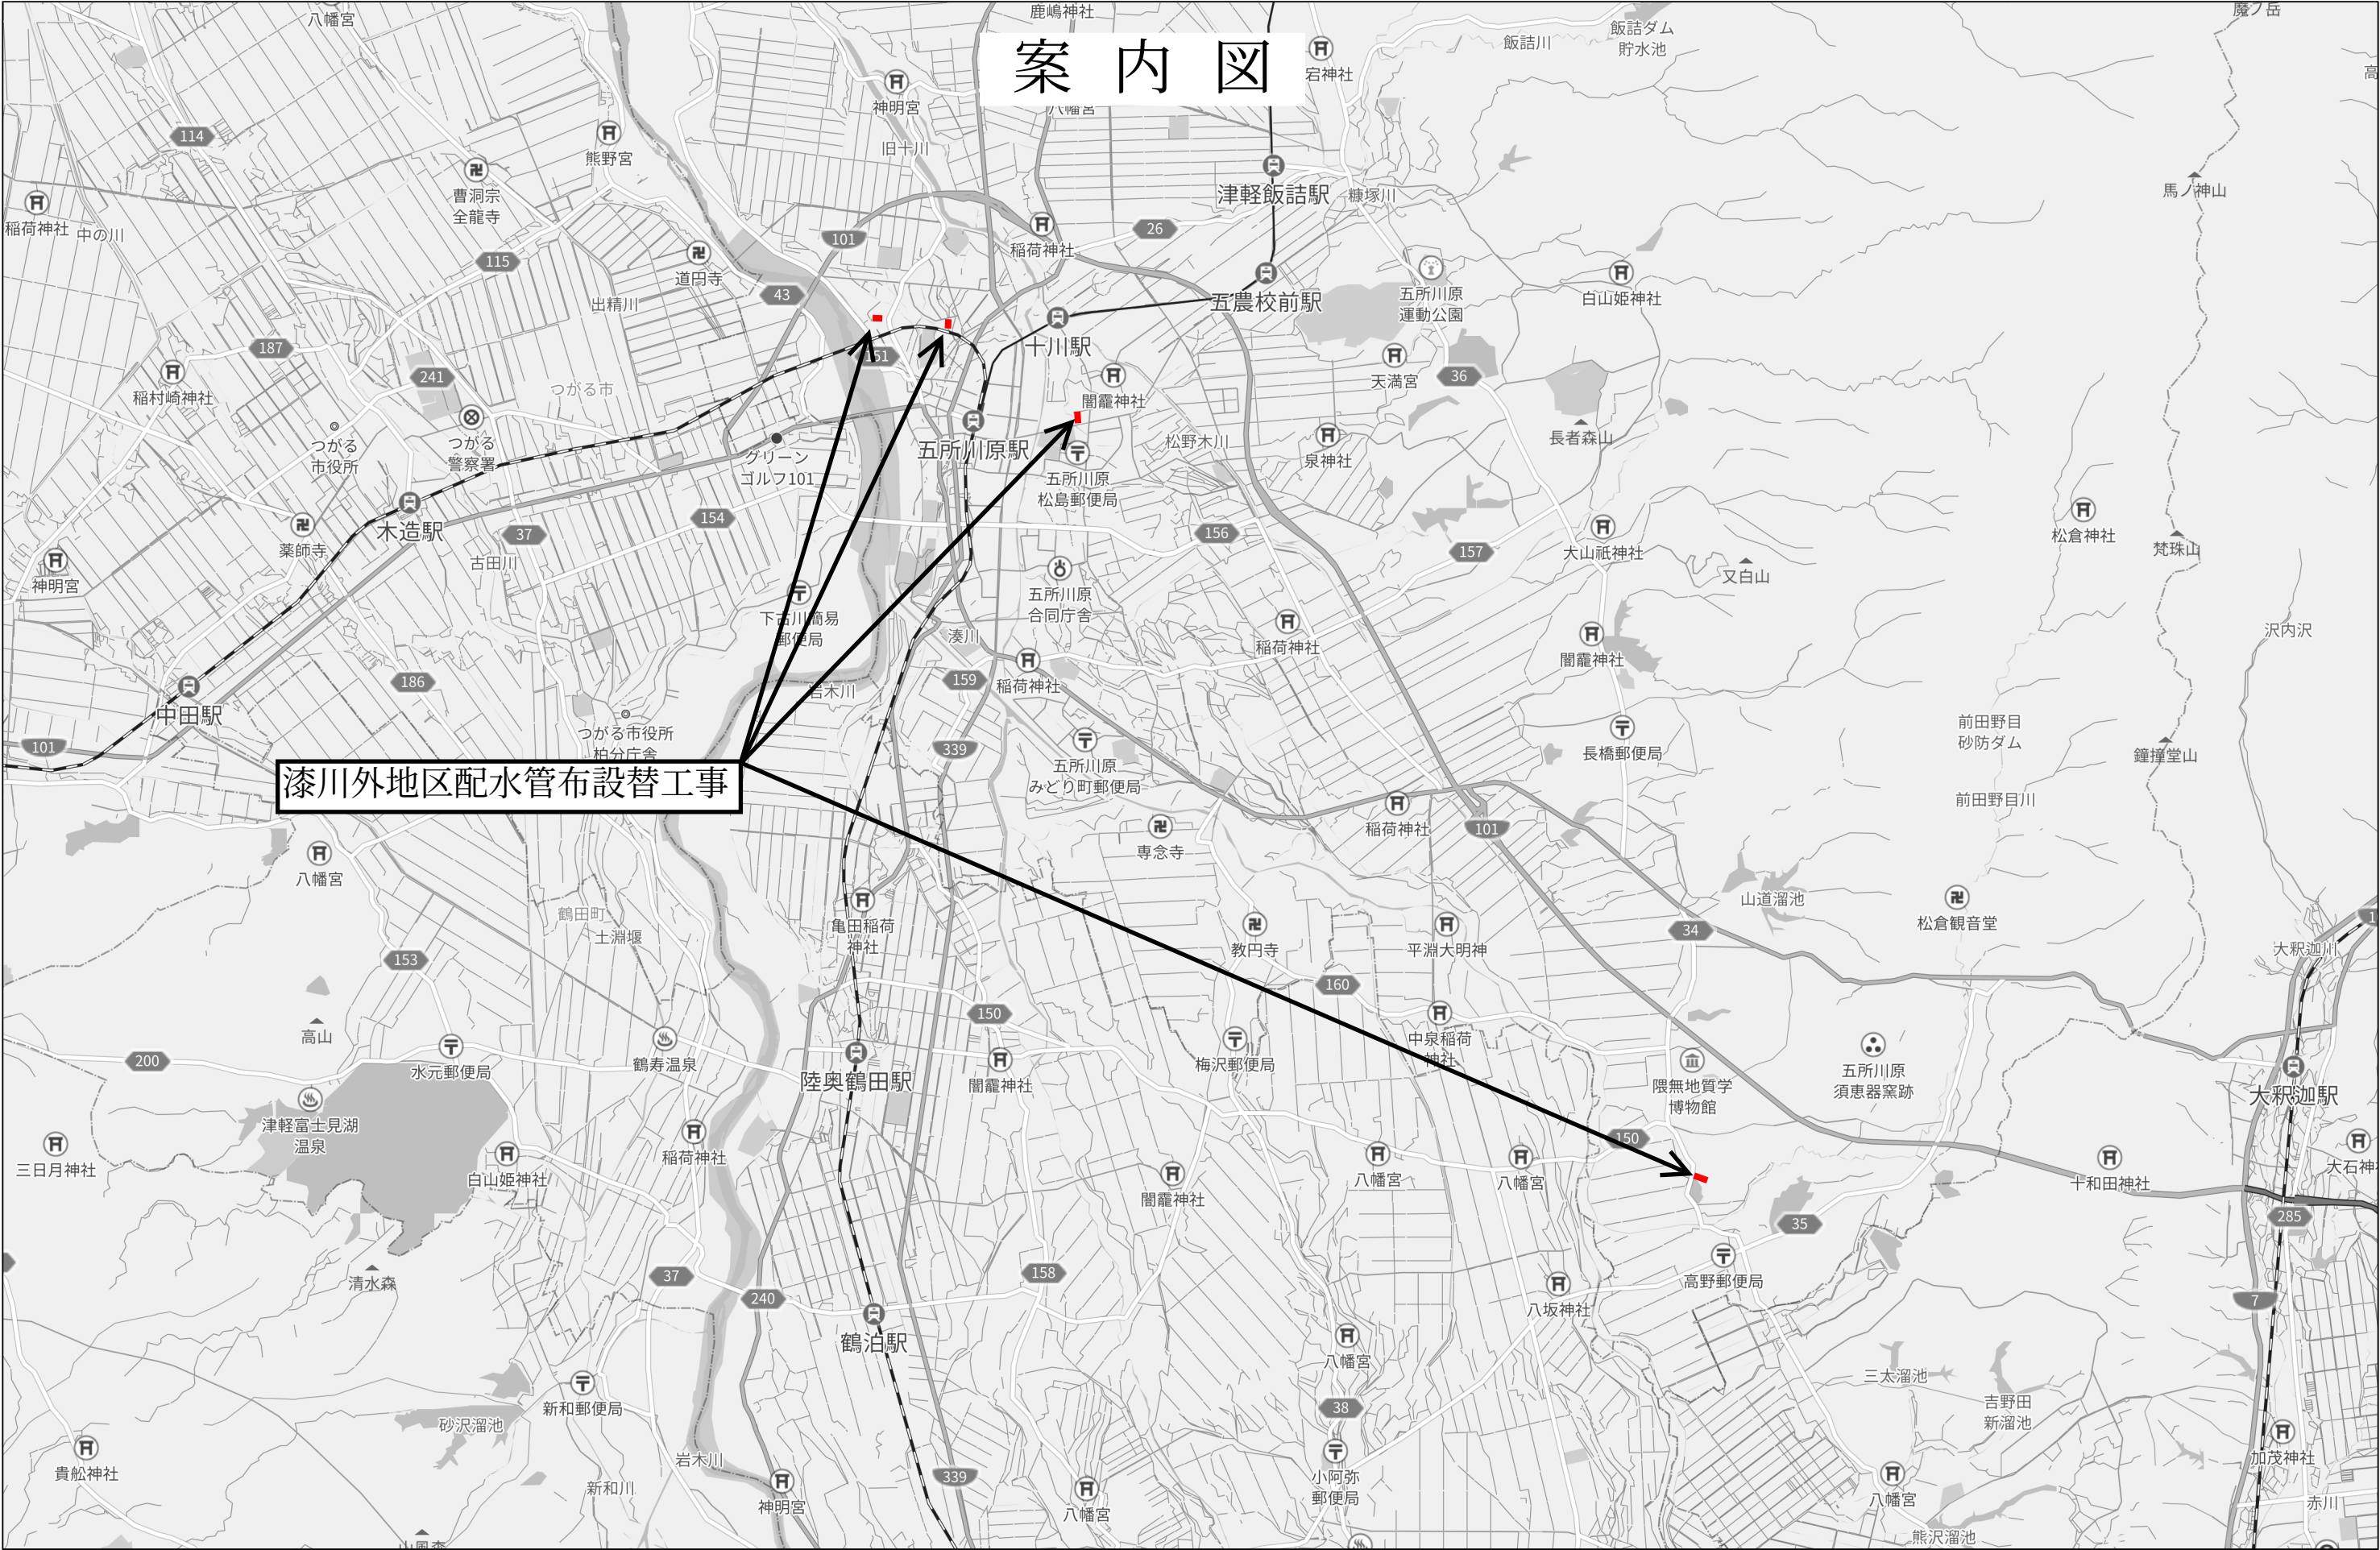

工事名	令和8年度 上水第3号 漆川外地区配水管布設替工事		
図面 種別	平面図1		
縮尺	1:100		
図面 番号	NO. 1 / 6	月	

五所川原市上下水道部水道課

平面図



工事名	令和8年度 土木第3号 深川外地区配水管布設替工事		
図面 種別	平面図2		
縮尺	1:100		
図面 番号	NO. 2 / 6	月 日	
五所川原市上下水道部水道課			

平面図


配水管(2) 工事延長L=79.2m(管布設延長L=79.2m)DP=0.85m

市道 PPφ50 ソケット2個 エルボ2個

配水管(2) 土工断面① L=79.2m W=0.6m



排泥管 土工断面② L=1.0m W=0.6m

排泥管 寸法 詳細図

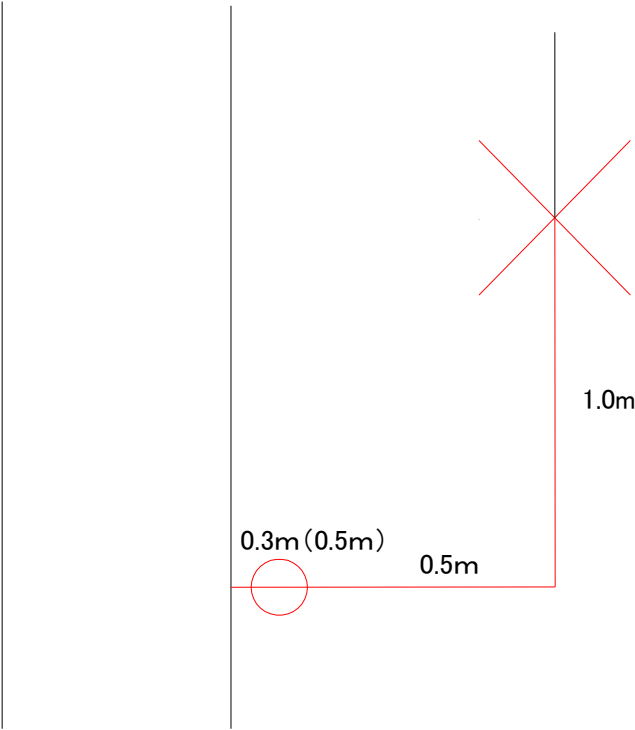

工事名	令和8年度 上水第3号 漆川外地区配水管布設替工事		
図面 種別	平面図3		
縮尺	1:150		
図面 番号	NO. 3 / 6	月	日
五所川原市上下水道部水道課			

平面図

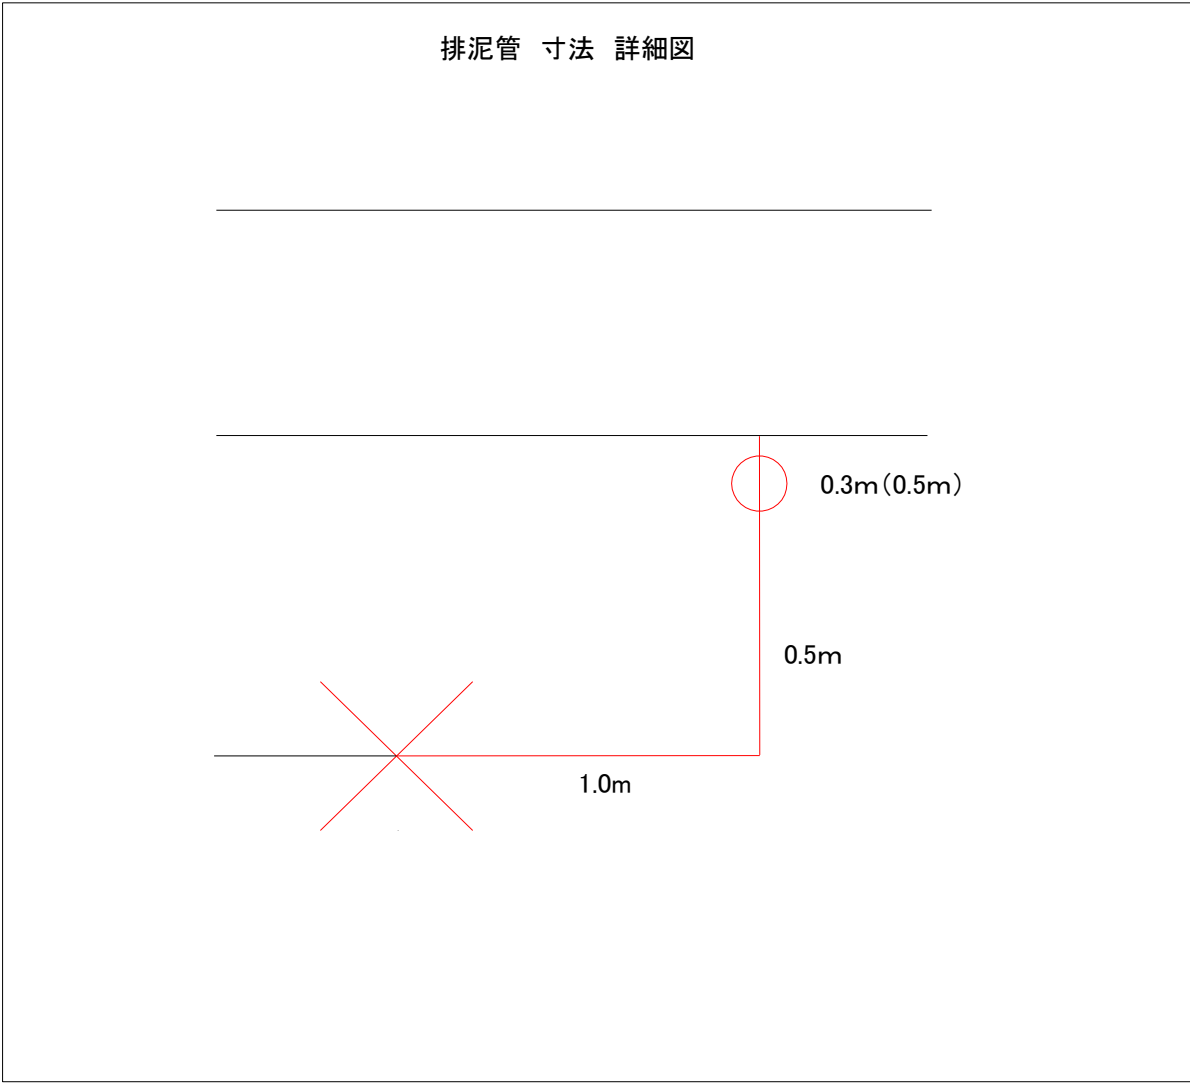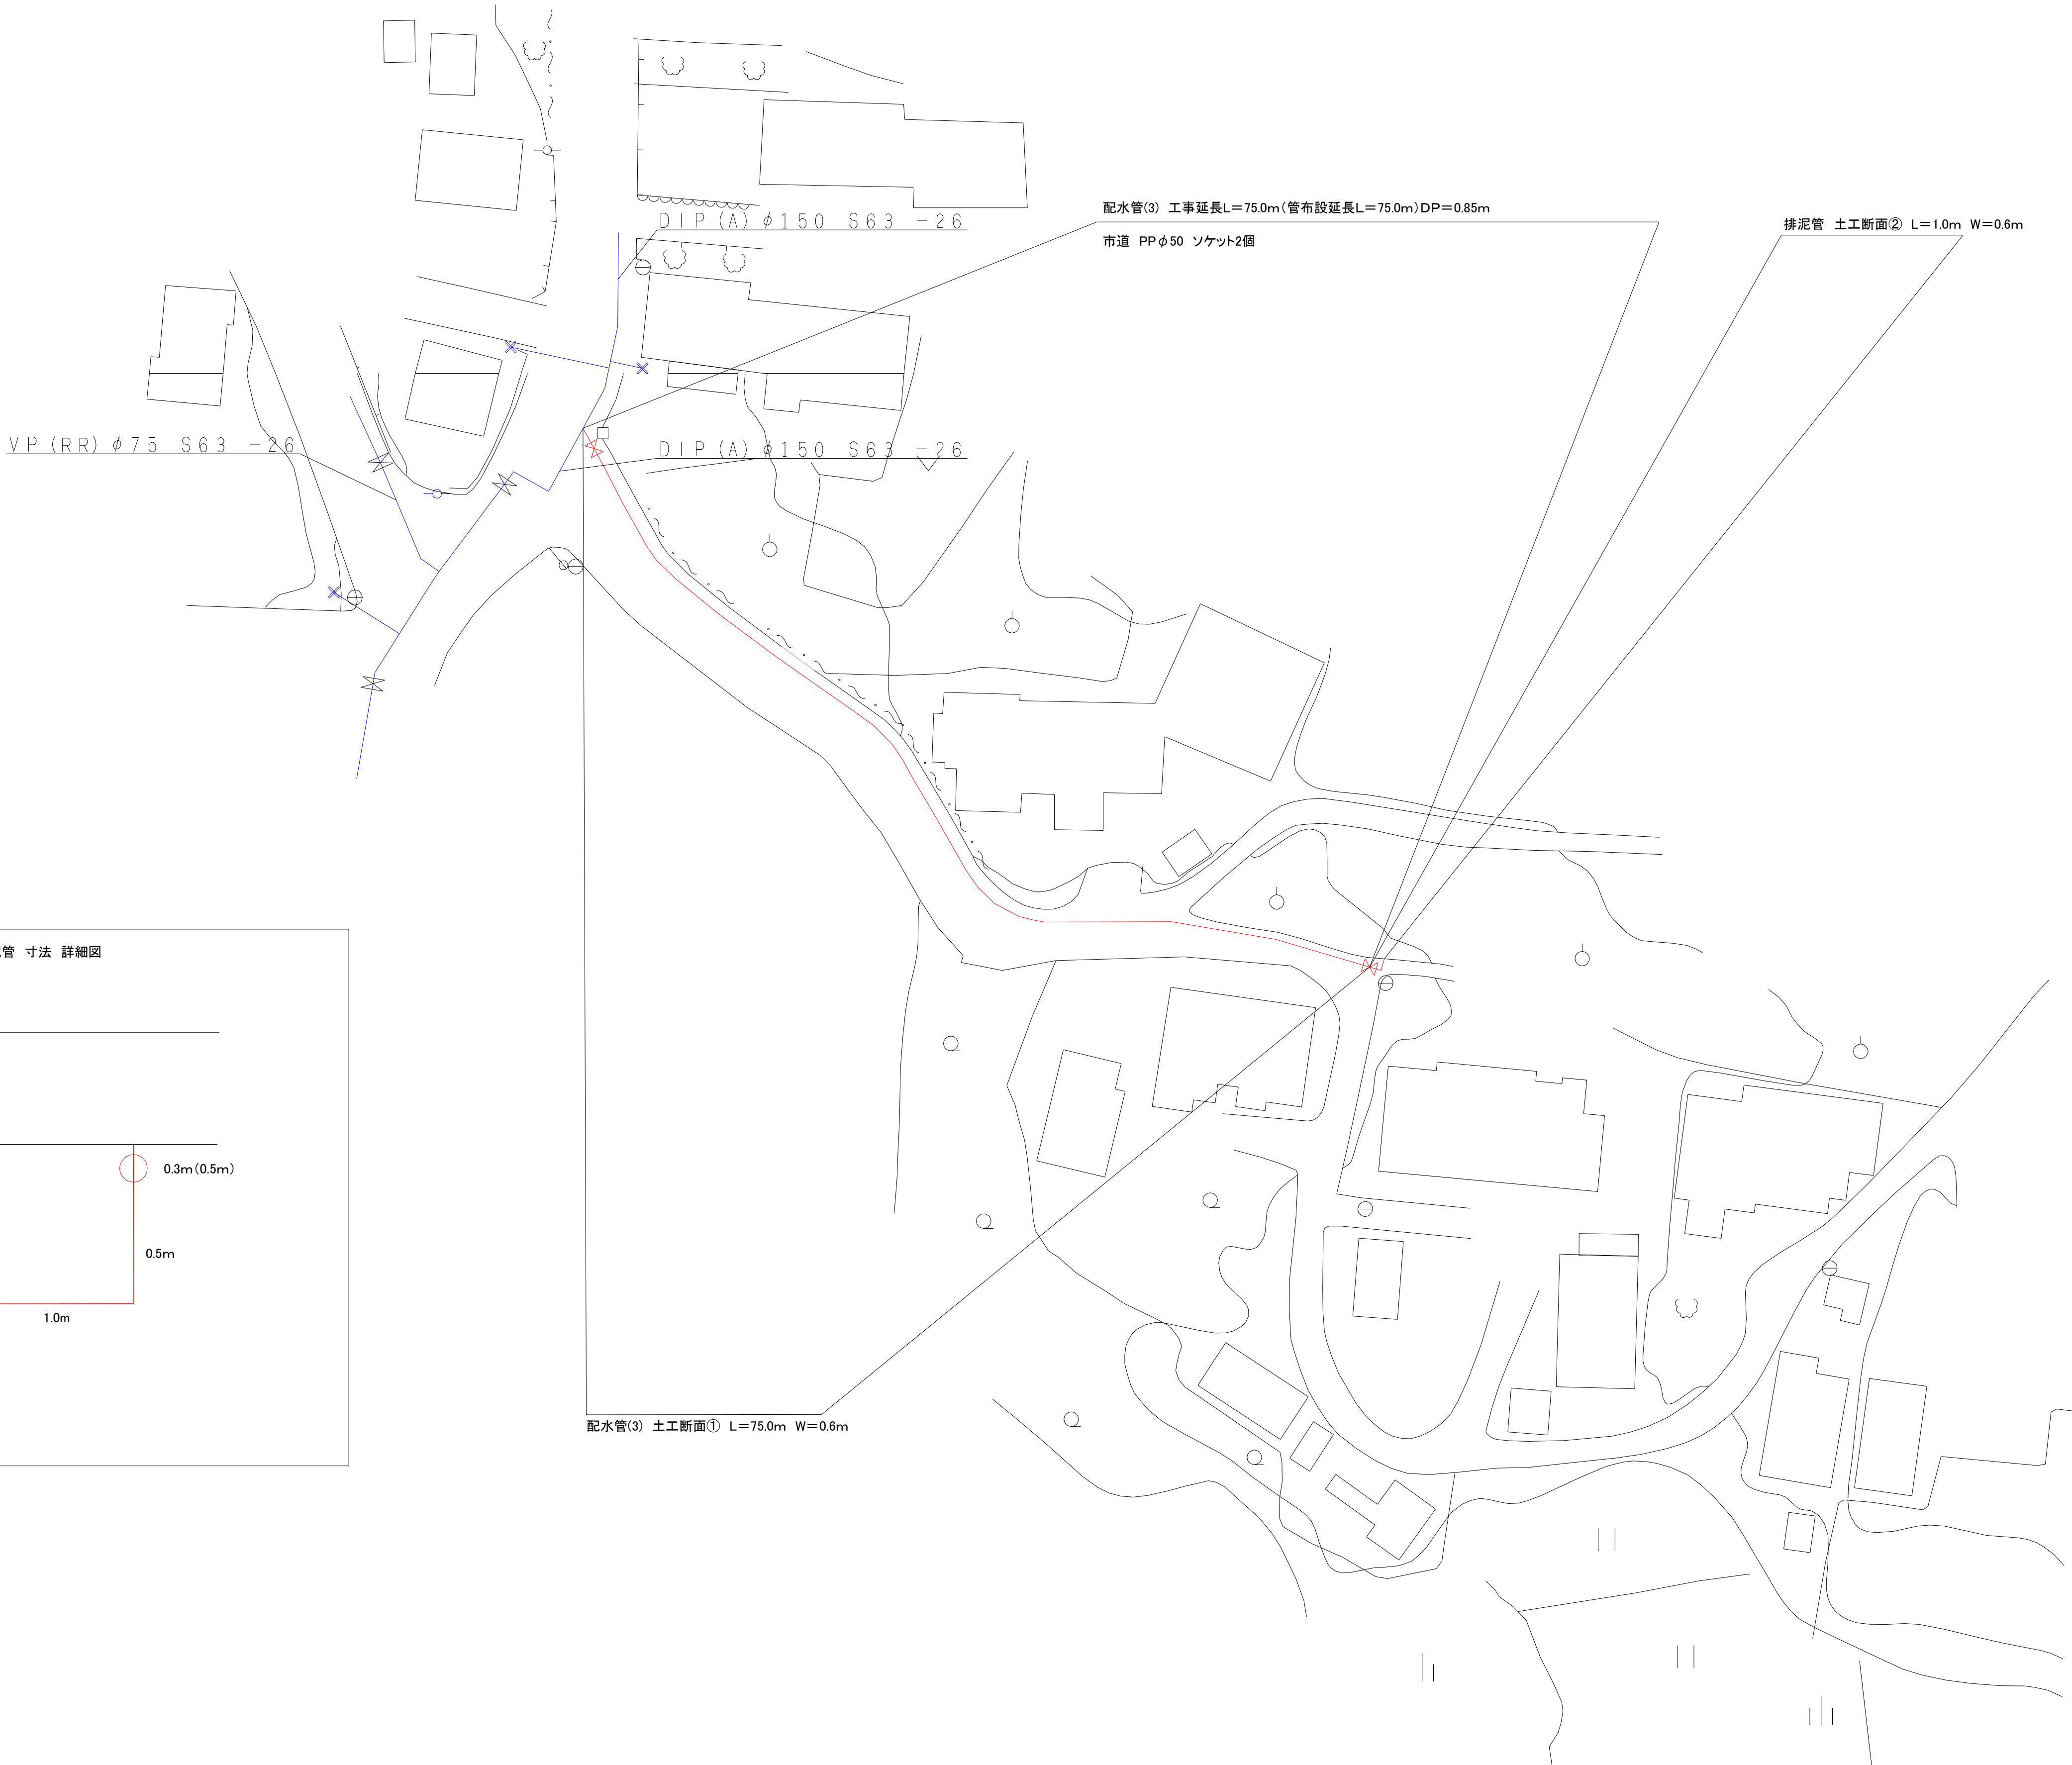

配水管(3) 土工断面① L=75.0m W=0.6m

工事名

令和8年度
上水第3号
漆川外地区配水管布設替工事

図面
種別

給水管平面図1

縮尺

1:200



図面
番号

NO. 4 / 6

月

日


五所川原市上下水道部水道課

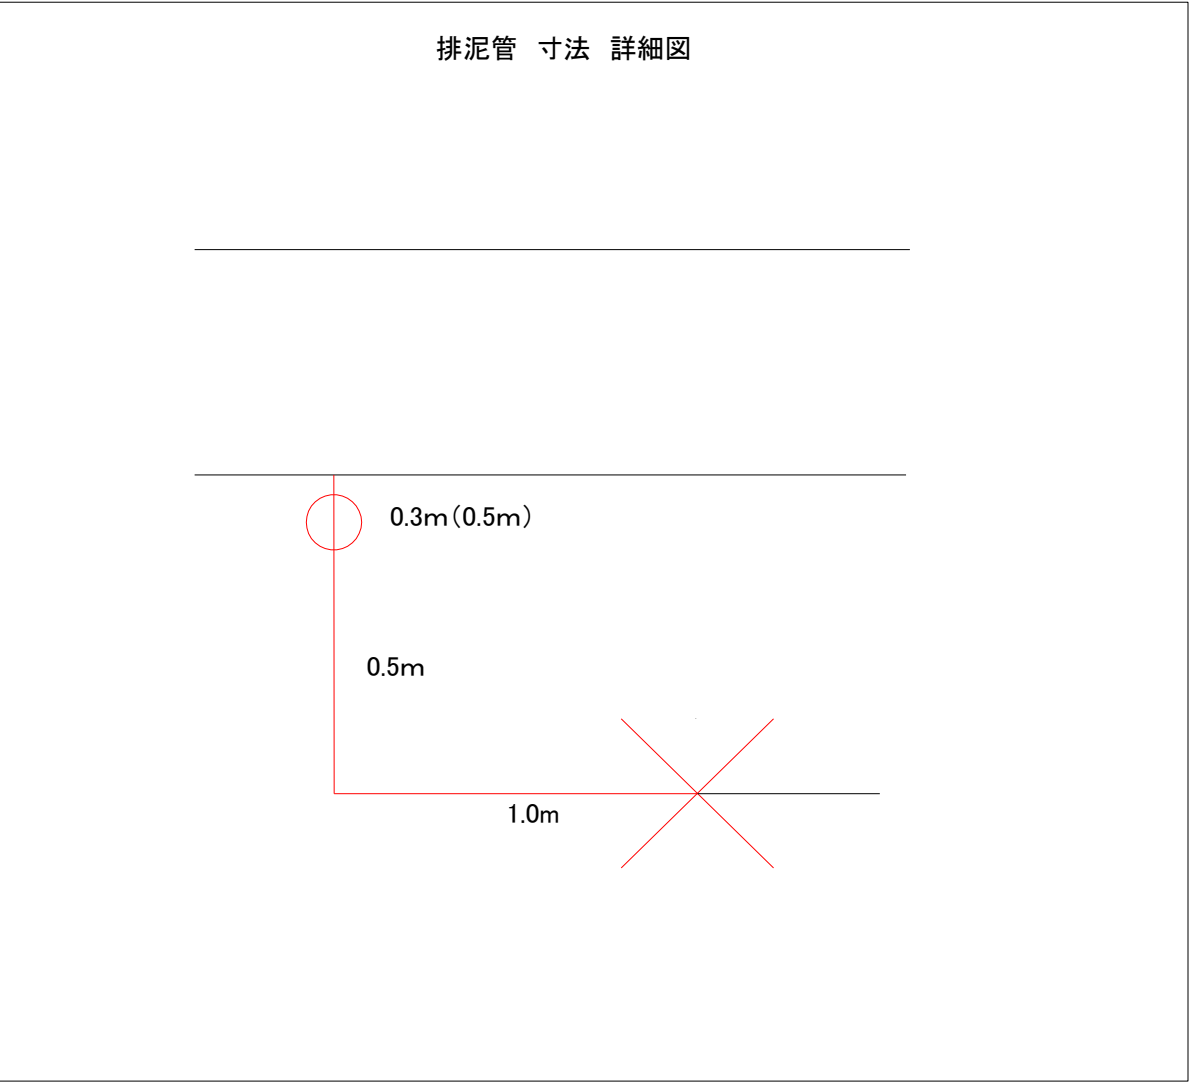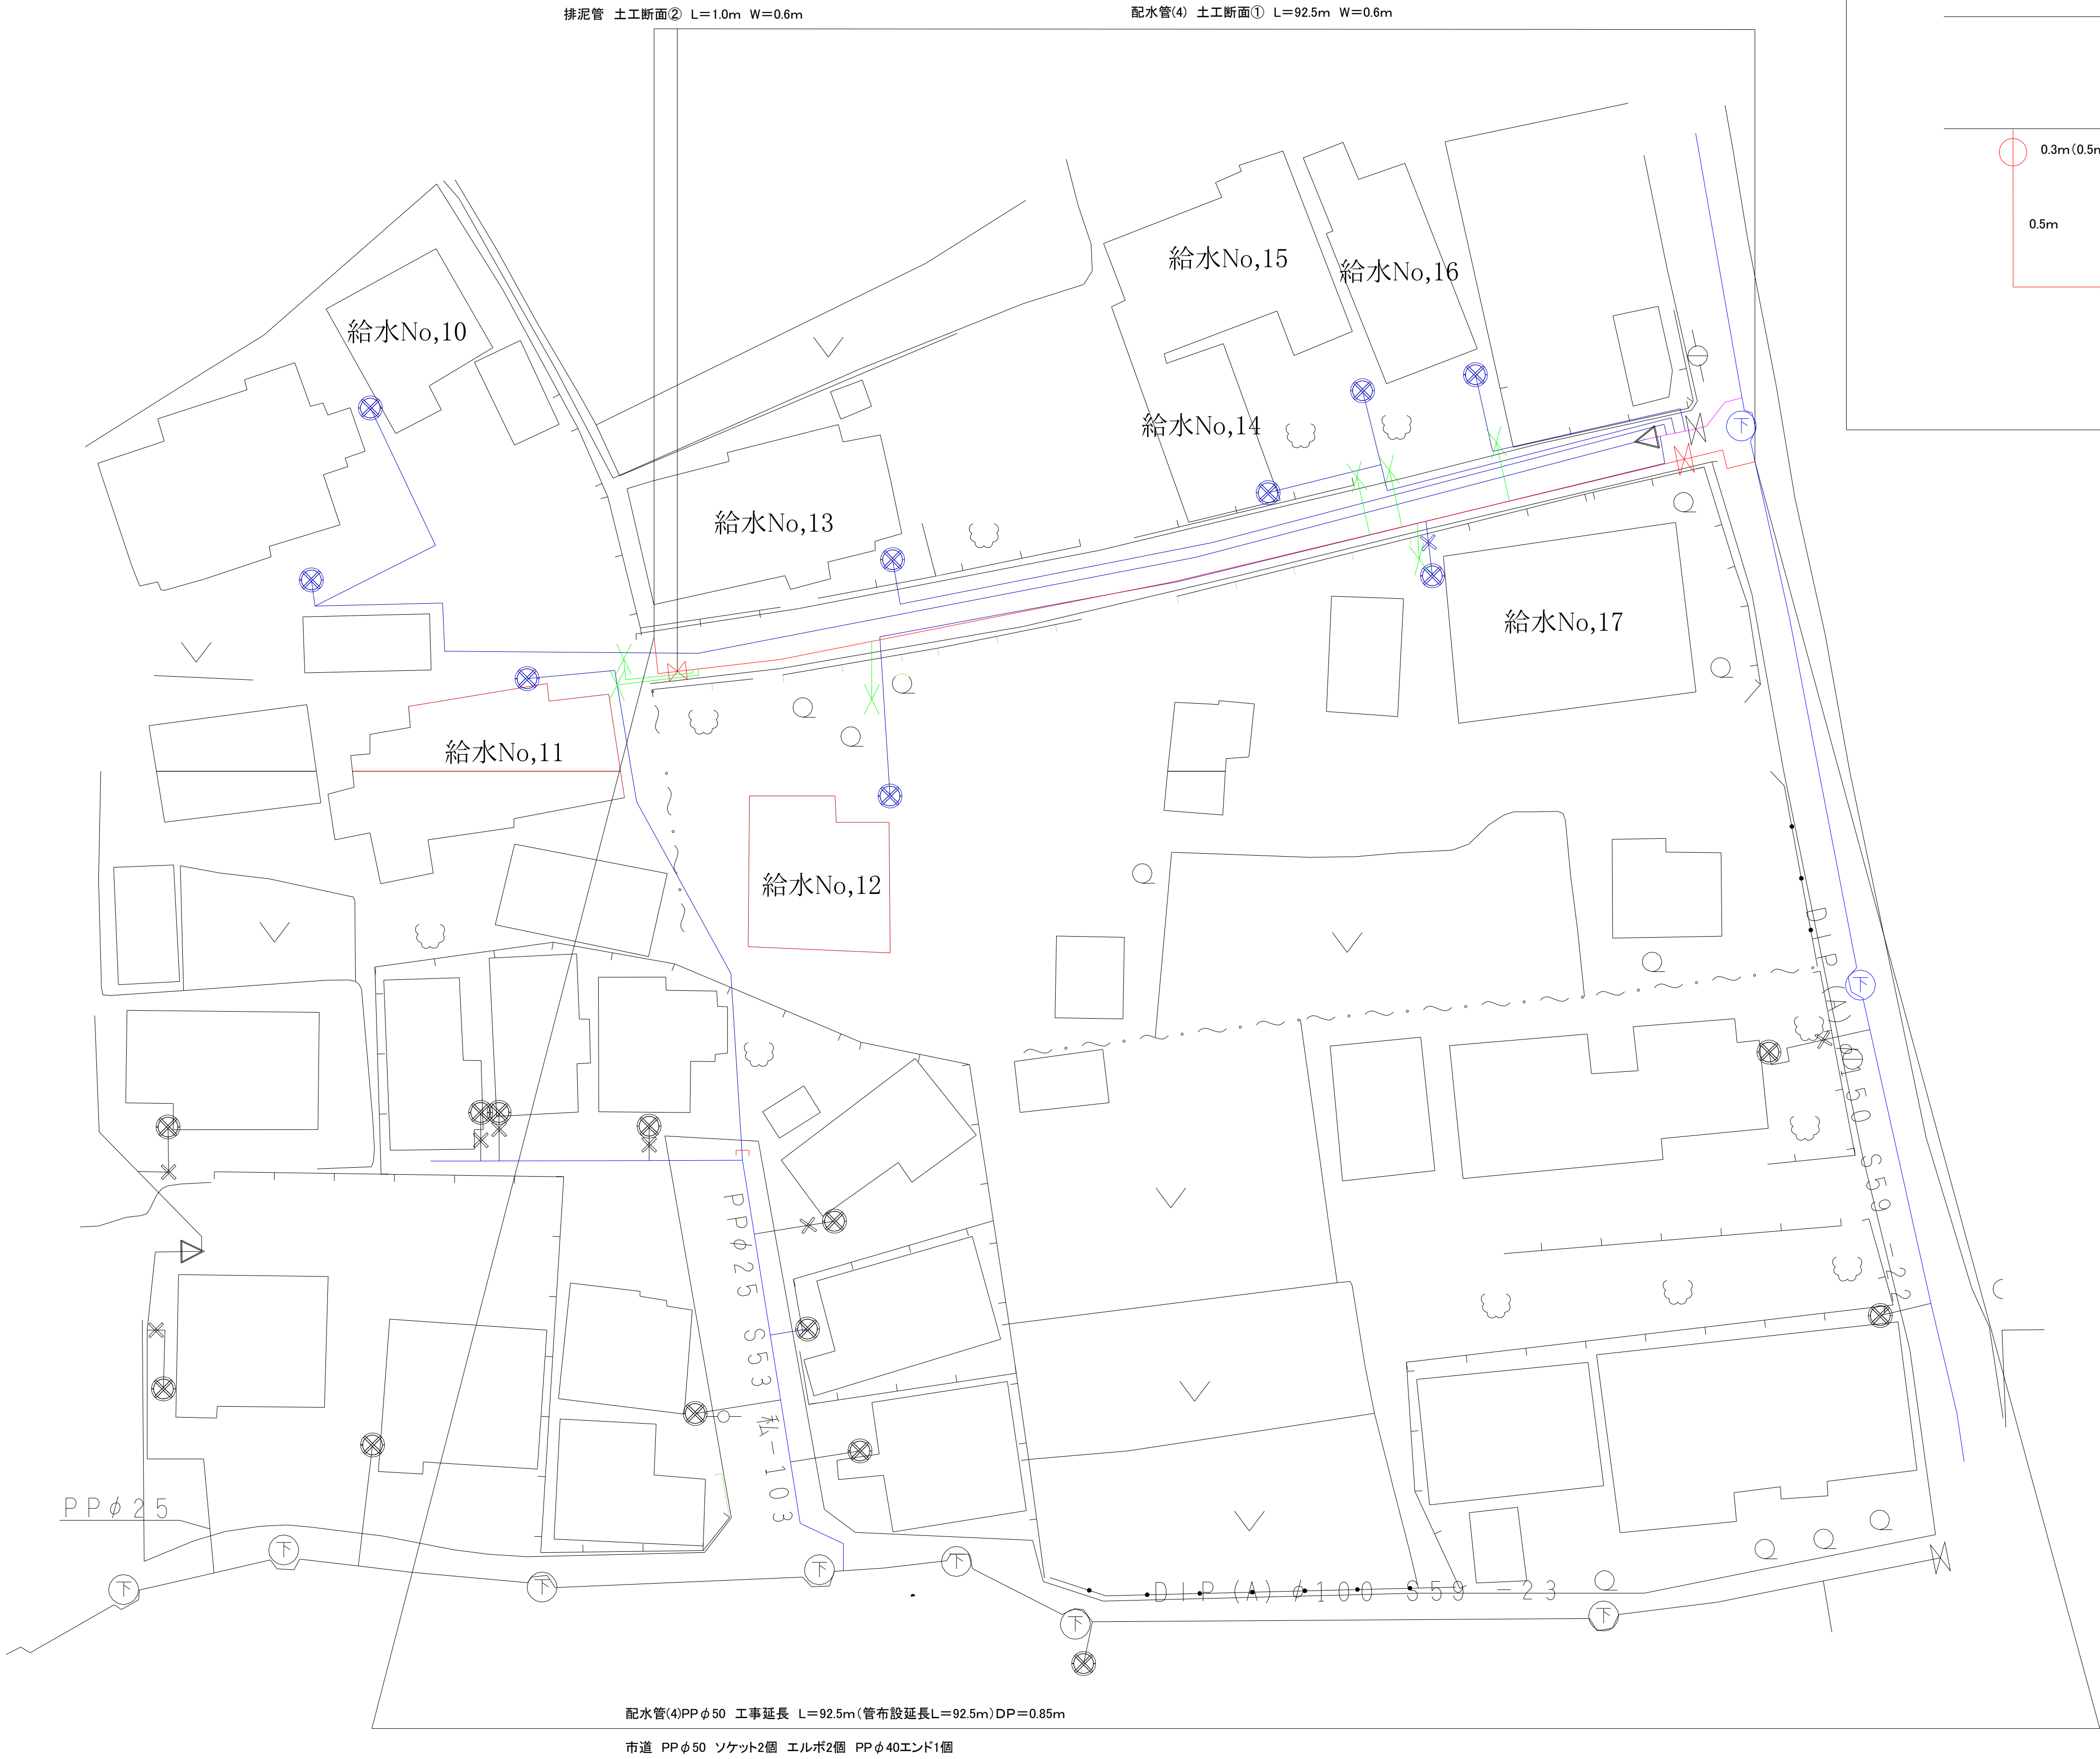

工事名	令和8年度 上水第3号 漆川外地区配水管布設替工事			
図面 種別	土工標準図・復旧標準図			
縮尺	free			
図面 番号	NO. 5 / 6	月 日		
五所川原市上下水道部水道課				

土工標準図・復旧標準図 S=Free

市道舗装道

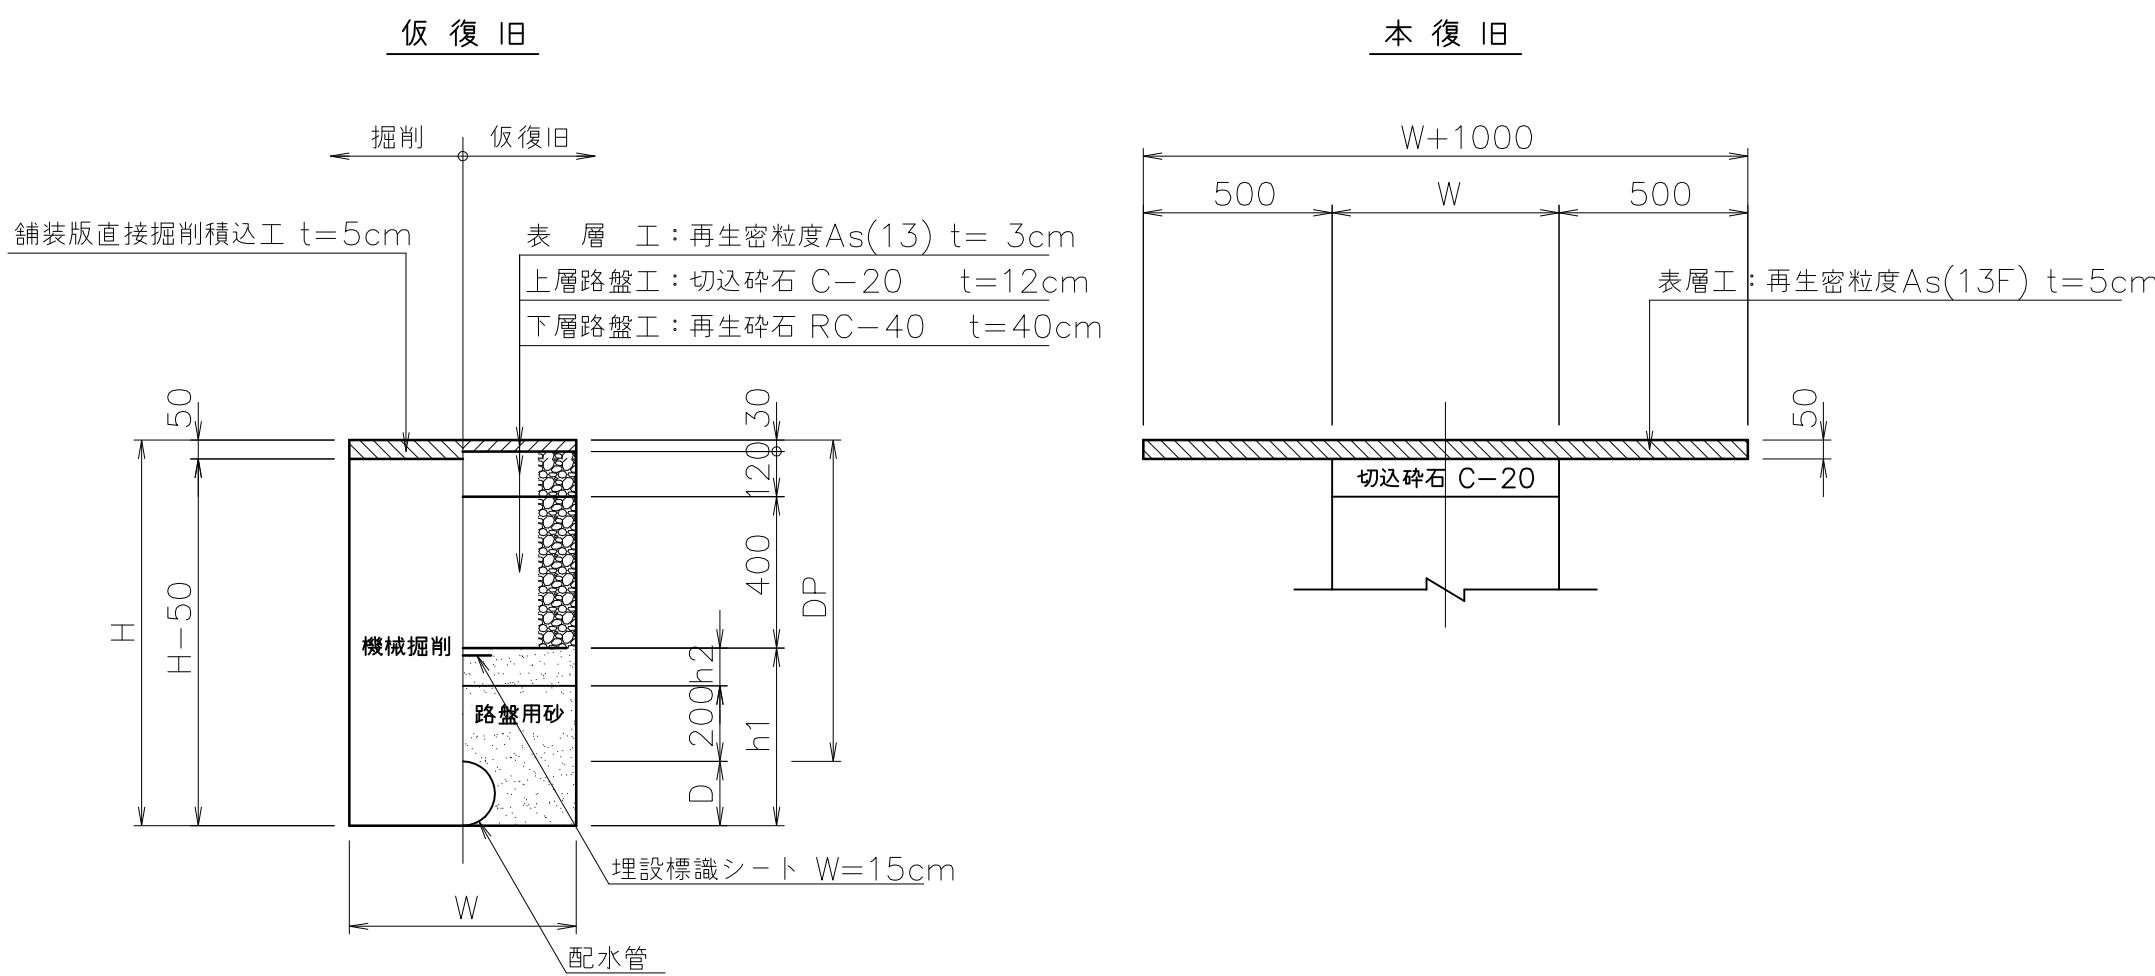

(単位：mm)


番号	管種	口径	D	DP	H	H-50	h1	h2	W
①	PP	φ50	60	850	910	860	360	100	600

※埋設標識シート W=15cmは、管種によって使い分けをすること。
管種 PP,VP・・・ポリエチレン製アルミ箔入り 2倍折込


工事名	令和8年度 上水第3号 摩川外地区配水管布設替工事		
図 種 別	土工標準図・復旧標準図		
縮 尺	free		
図 面 番 号	NO. 6 / 6	月	
五所川原市上下水道部水道課			

給水管土工標準図・復旧標準図 S=Free


市道舗装道

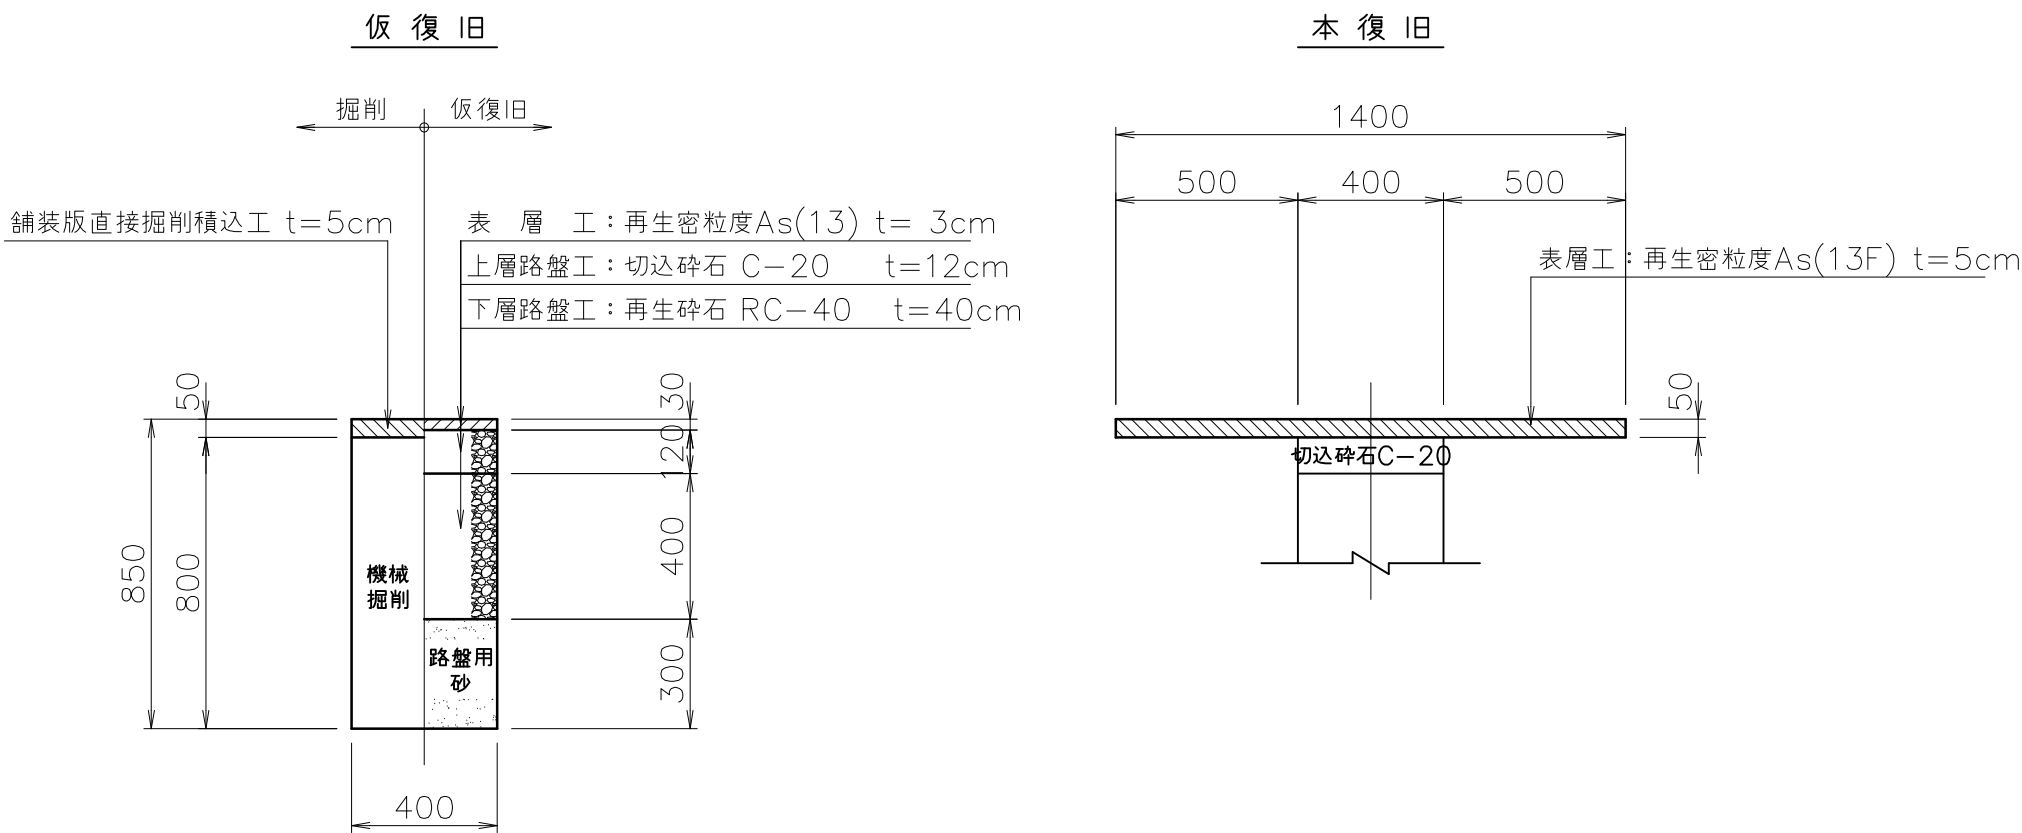


宅地(As)

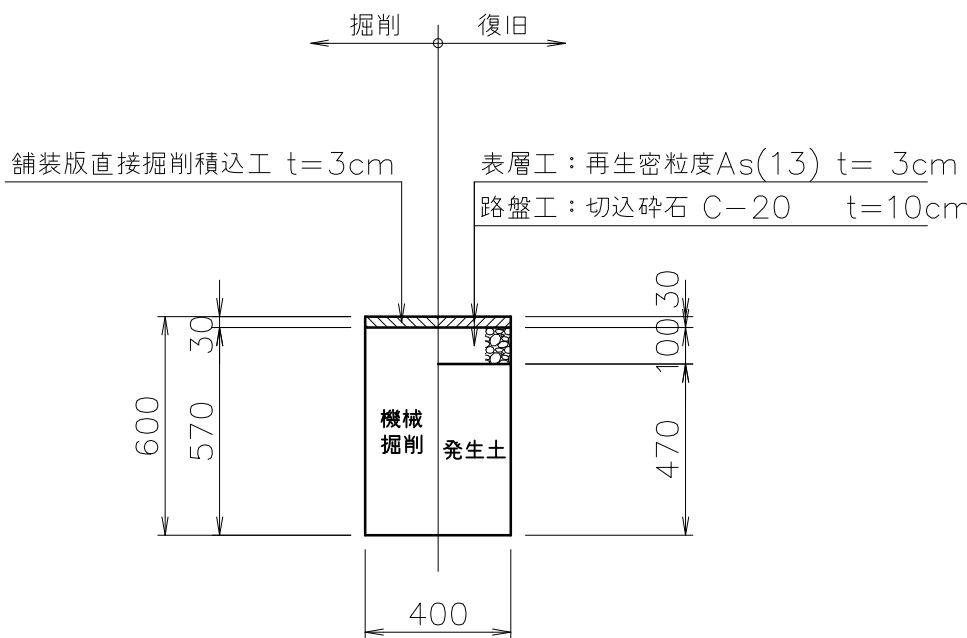


宅地(Co)

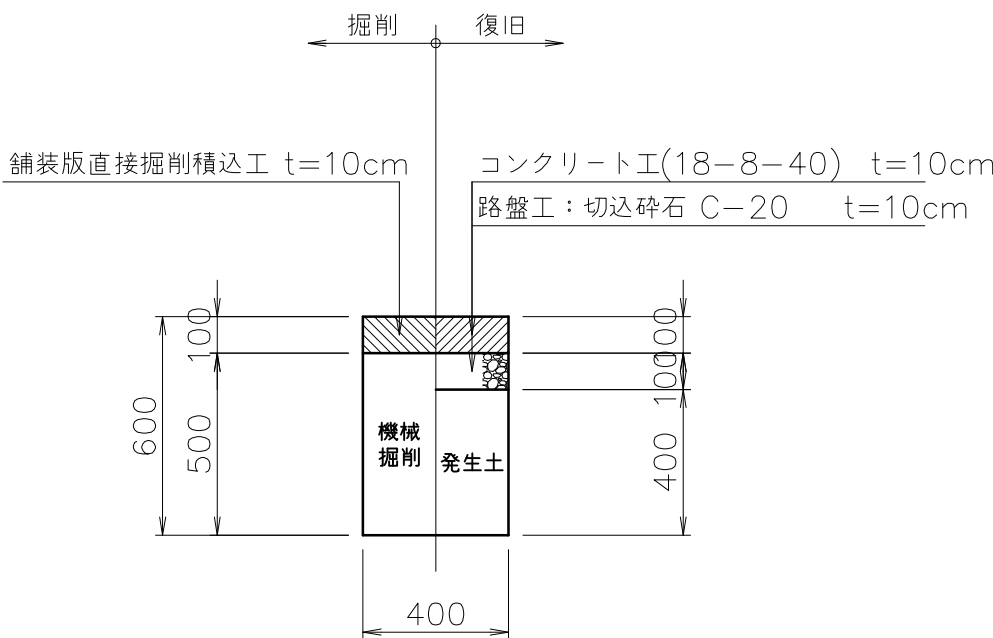

宅地(G)

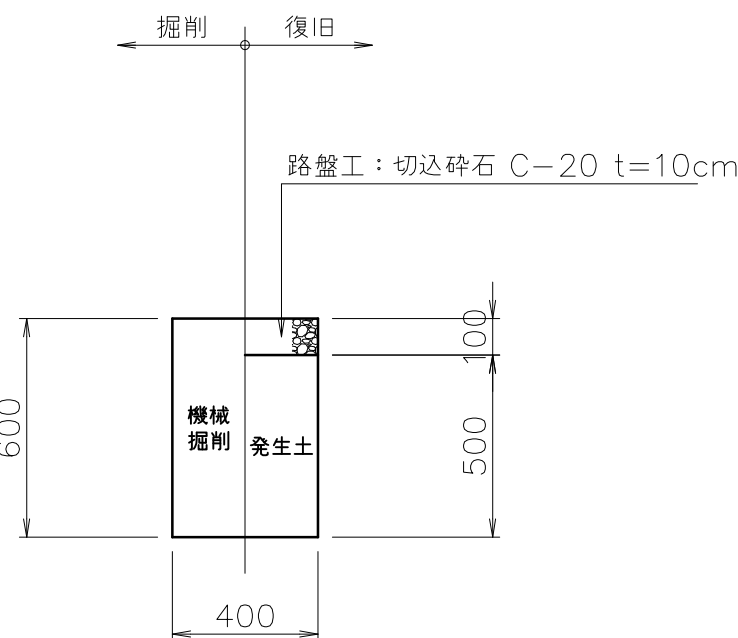

宅地(土)

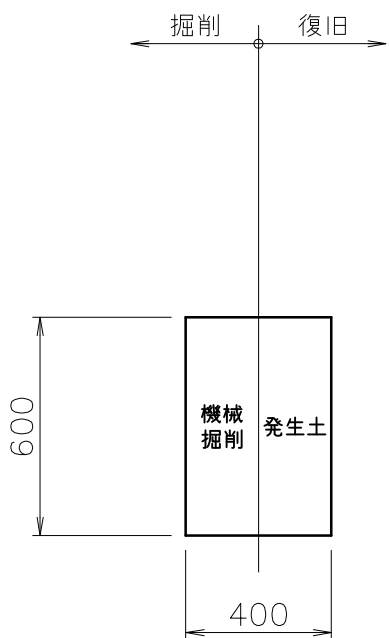

給水管接続標準図 S=Free

